




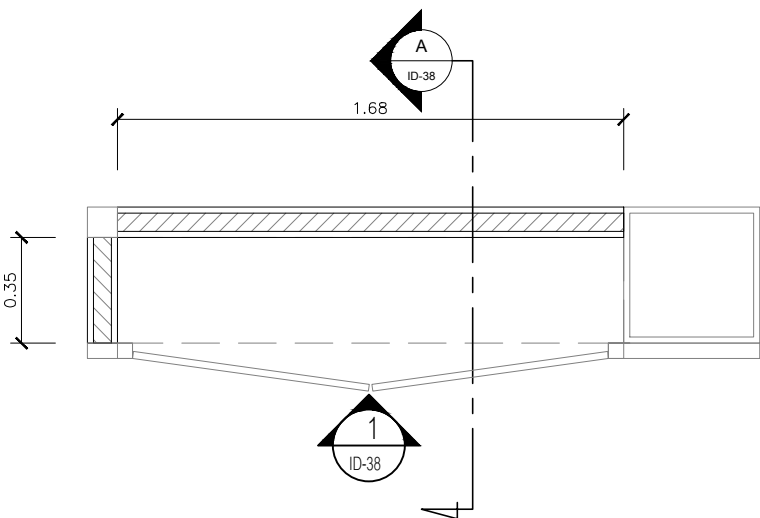


แปลน B-18
SCALE 1:25

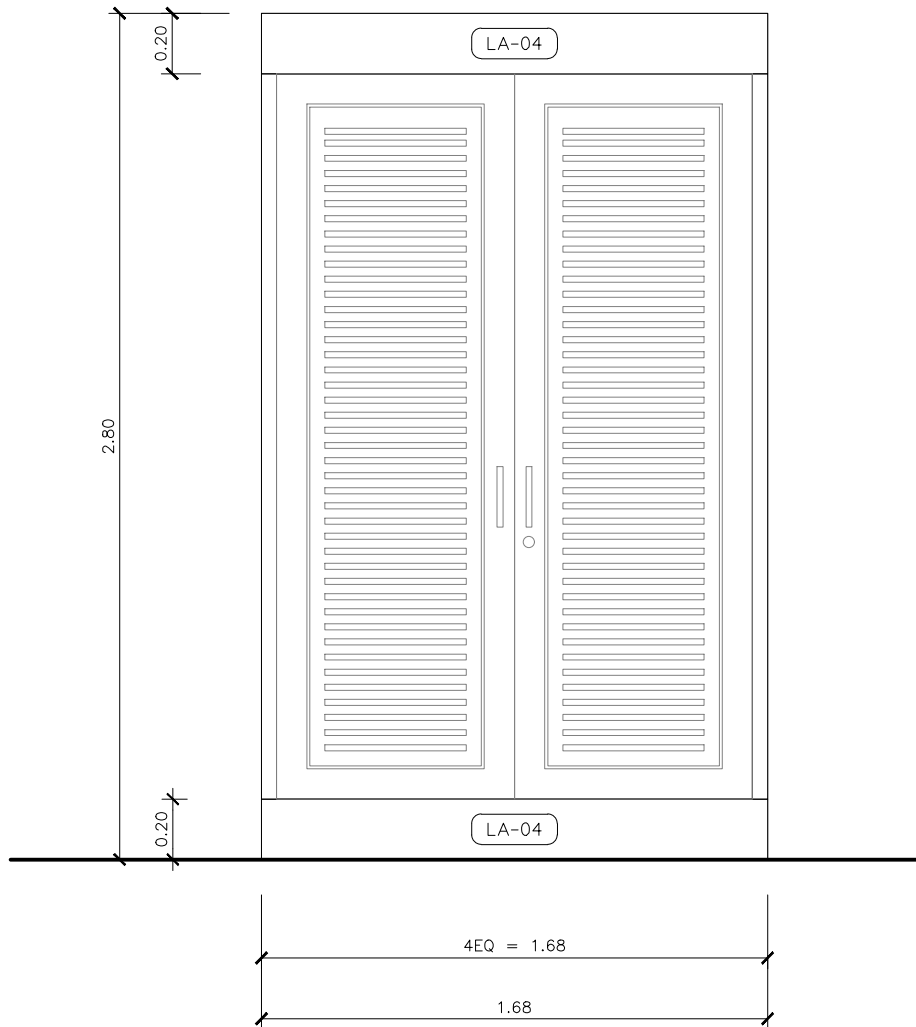

รูปด้านบานปิดเฟอร์นิเจอร์ B-18
SCALE 1:25

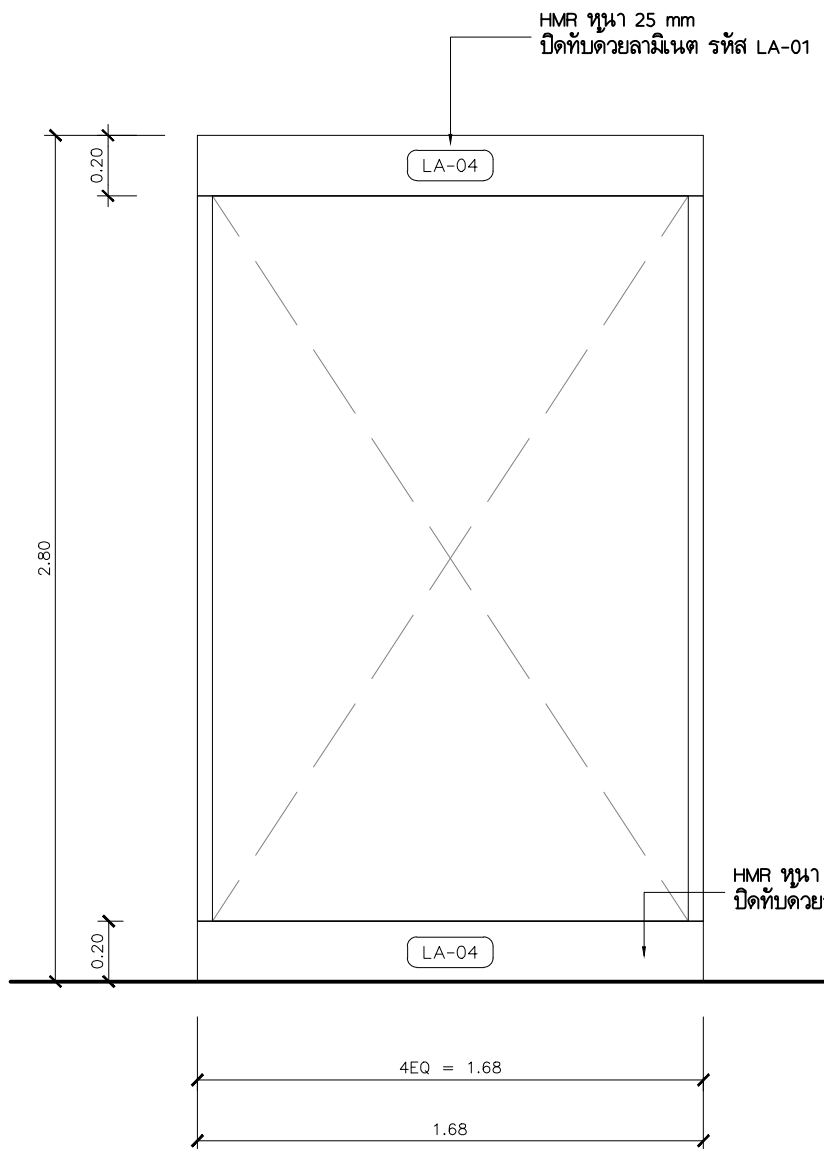


รูปด้านบานเปิดเฟอร์นิเจอร์ B-18
SCALE 1:25

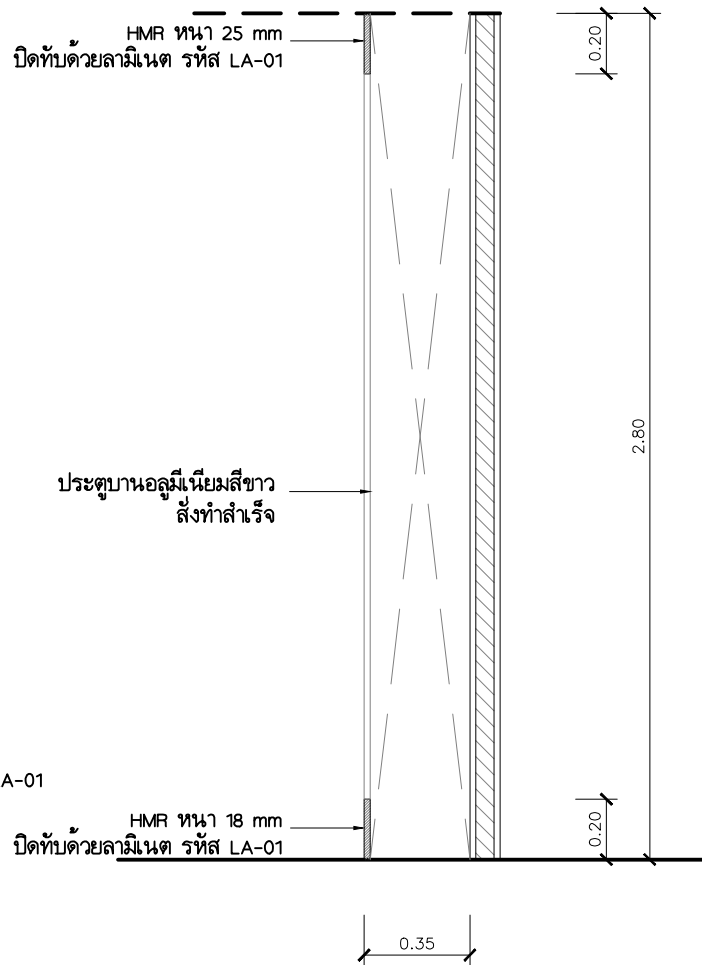


รูปตัด A แสดงเฟอร์นิเจอร์ B-18
SCALE 1:25

รายละเอียดวัสดุปิดผิวเฟอร์นิเจอร์			
สัญลักษณ์	วัสดุ	สี	ผู้ผลิต - จำหน่าย
LA-01	ลามิเนต	สีขาว ภายนอก	ระบุภายหลัง
LA-02	ลามิเนต	สีเทา	ระบุภายหลัง
LA-03	ลามิเนต	สีฟ้า	ระบุภายหลัง
LA-04	ลามิเนต	สีขาว (สำหรับภายในตู้)	ระบุภายหลัง
LA-05	ลามิเนต	ลายหินอ่อน	ระบุภายหลัง
LA-06	เซรามิกลามิเนต	สีเทาอ่อน	ระบุภายหลัง


PROJECT. ปรับปรุงห้องจ่ายผู้ป่วยในและคลังน้ำเกลือ บริเวณชั้น ๑ อาคารเภสัชกรรม LOCATION. 7 ถนน ปทุมธานี - ลาดหลุมแก้ว ตำบล บางปรอก อำเภอ เมืองปทุมธานี 12000 OWNER. โรงพยาบาลปทุมธานี	ARCHITECT. ทัศน สุทธิกุล ๒-๕๑ 17101	DRAWING TITLE. แบบขยายเฟอร์นิเจอร์ B-18	GENERAL NOTES: DO NOT SCALE THIS DRAWING. USE FIGURED DIMENSIONS ONLY. 1:1000-1:10000 1:1000-1:10000 REVISION. No. Description. Date. DRAWING NO. ID-38 DRAWING SHEET. 40	
	INTERIOR. ทัศน สุทธิกุล ๒-๕๑ 17101	DRAW BY. ทัศน สุทธิกุล ๒-๕๑ 17101		SCALE. 1:25
	STRUCTURAL ENGINEER. นิพนธ์ สายบัวงาม ๒๓.32442	APPROVE BY. ทัศน สุทธิกุล ๒-๕๑ 17101		DATE. 06 / 06 / 2566

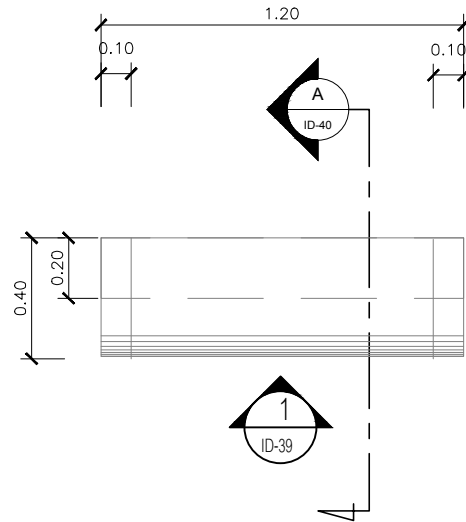

แปลน B-19
SCALE 1:25

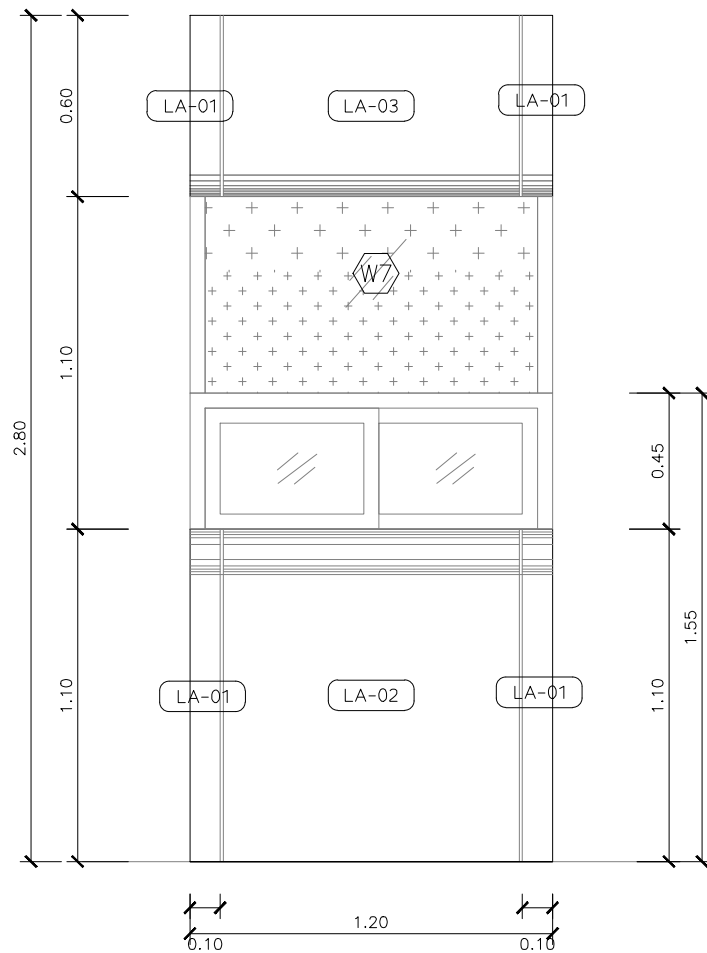

รูปด้านบานปิดเฟอร์นิเจอร์ B-19
SCALE 1:25

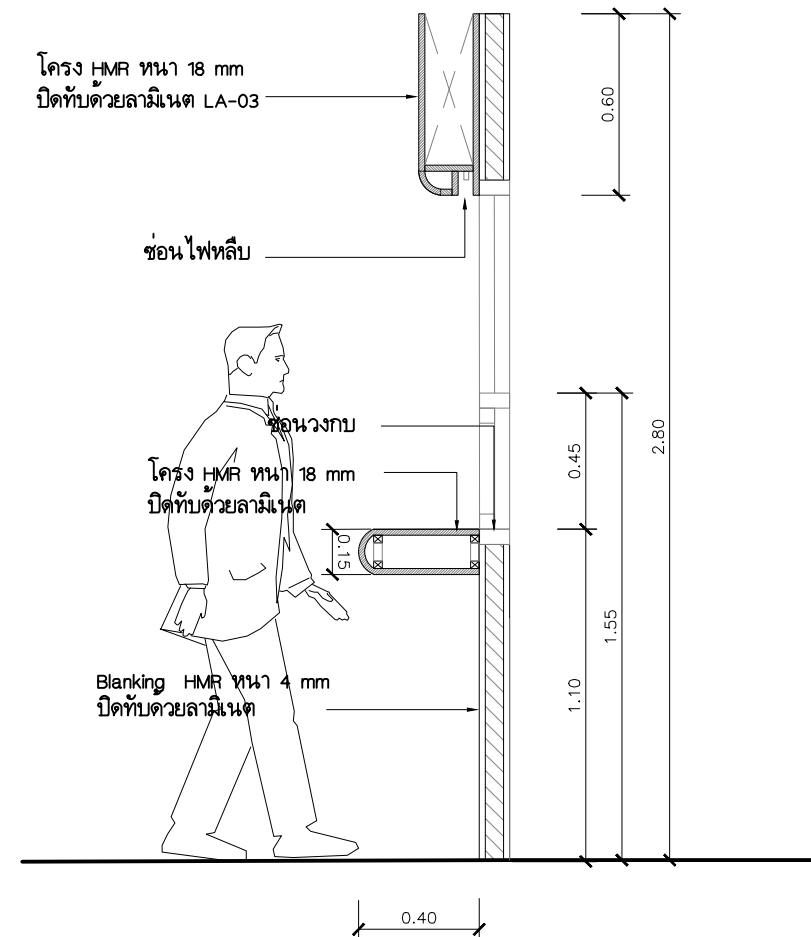

รูปตัด A แสดงเฟอร์นิเจอร์ B-19
SCALE 1:25


รายละเอียดวัสดุเฟอร์นิเจอร์			
สัญลักษณ์	วัสดุ	สี	ผู้ผลิต - จำหน่าย
LA-01	ลามิเนต	สีขาว ภายนอก	ระบุภายหลัง
LA-02	ลามิเนต	สีเทา	ระบุภายหลัง
LA-03	ลามิเนต	สีฟ้า	ระบุภายหลัง
LA-04	ลามิเนต	สีขาว (สำหรับภายในตู้)	ระบุภายหลัง
LA-05	ลามิเนต	ลายหินอ่อน	ระบุภายหลัง
LA-06	เซรามิกลามิเนต	สีเทาอ่อน	ระบุภายหลัง

PROJECT.	ปรับปรุงห้องจ่ายยาผู้ป่วยในและคลังน้ำเกลือ บริเวณชั้น ๑ อาคารเภสัชกรรม
LOCATION.	7 ถนน ปทุมธานี - ลาดหลุมแก้ว ตำบล บางปรอก อำเภอ ปทุมธานี 12000
OWNER.	โรงพยาบาลปทุมธานี


ARCHITECT.	ทศพร สุทธิกุล	ภ-สถ 17101
INTERIOR.		
STRUCTURAL ENGINEER.		
MECHANICAL ENGINEER.	นิพนธ์ สายบัวงาม	ภก.32442
ELECTRICAL ENGINEER.	สุทธิพันธ์ ปานดำ	ภท.160852
SANITARY ENGINEER.		

DRAWING TITLE.	แบบขยายเฟอร์นิเจอร์ B-19
DRAW BY.	
APPROVE BY.	
DATE.	06 / 06 / 2566


GENERAL NOTES:			DO NOT SCALE THIS DRAWING. USE FIGURED DIMENSIONS ONLY. ไม่ต้องใช้ค่าที่วัดได้ ไม่ต้องใช้ค่าที่วัดได้		SCALE: 1:25	
REVISION.			No.	Description.	Date.	

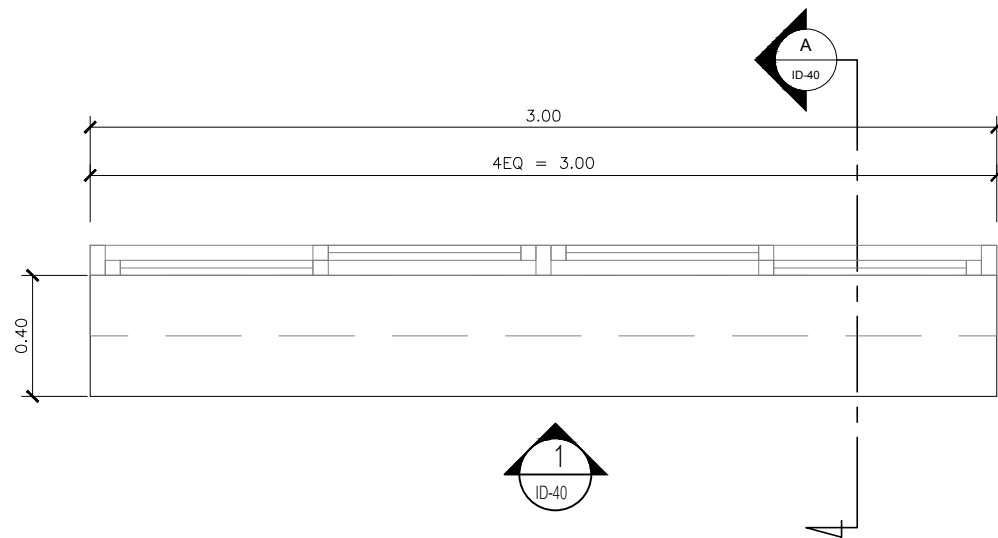

แปลน B-20
SCALE 1:25

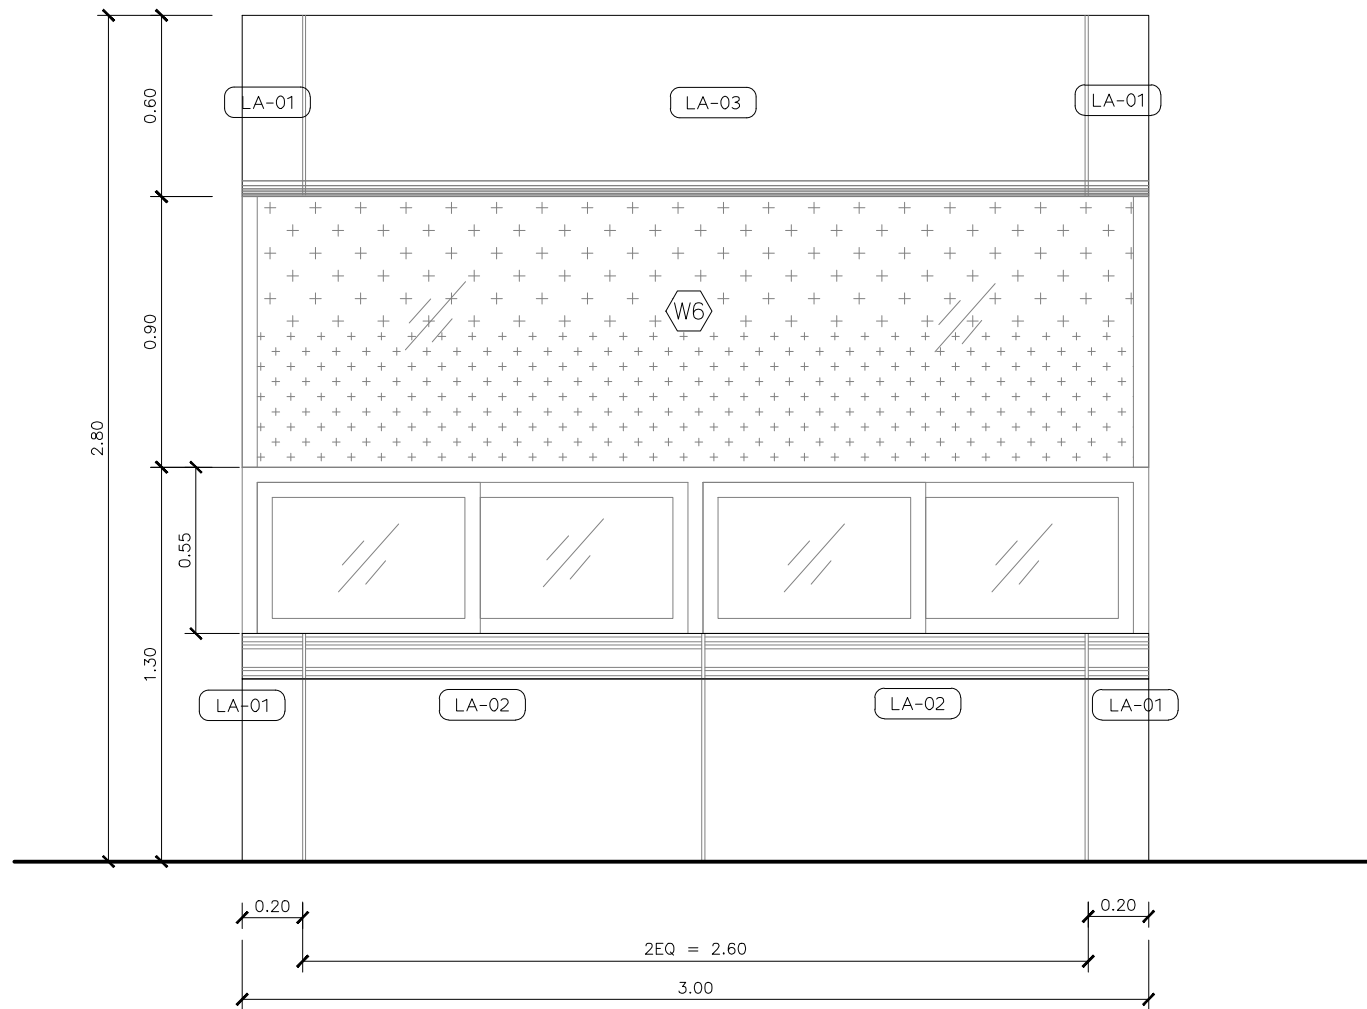


รูปด้านบานปิดเฟอร์นิเจอร์ B-20
SCALE 1:25

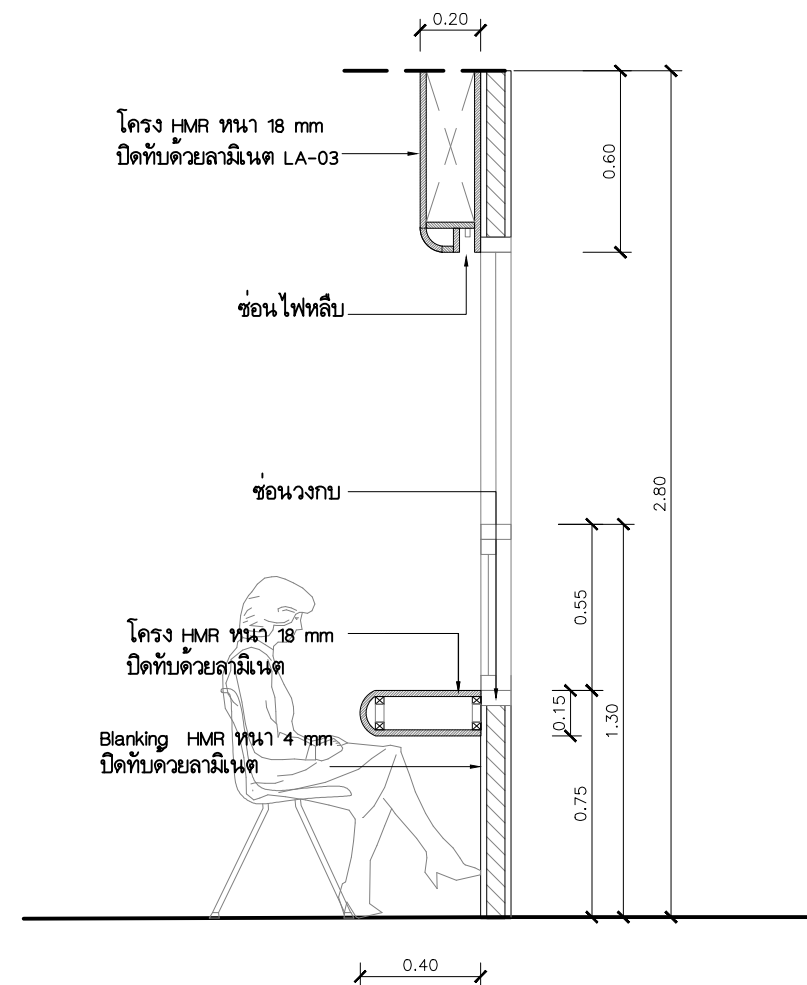

รูปตัด A แสดงเฟอร์นิเจอร์ B-20
SCALE 1:25


รายละเอียดวัสดุปิดผิวเฟอร์นิเจอร์			
สัญลักษณ์	วัสดุ	สี	ผู้ผลิต - จำหน่าย
LA-01	ลามิเนต	สีขาว ภายนอก	ระบุภายหลัง
LA-02	ลามิเนต	สีเทา	ระบุภายหลัง
LA-03	ลามิเนต	สีฟ้า	ระบุภายหลัง
LA-04	ลามิเนต	สีขาว (สำหรับภายในตู้)	ระบุภายหลัง
LA-05	ลามิเนต	ลายหินอ่อน	ระบุภายหลัง
LA-06	เซรามิกลามิเนต	สีเทาอ่อน	ระบุภายหลัง

	PROJECT. ปรับปรุงห้องจ่ายยาผู้ป่วยในและคลังน้ำเกลือ บริเวณชั้น ๑ อาคารเภสัชกรรม	ARCHITECT. ทิศิฐ สุทธิกุล ปร-สถ 17101	DRAWING TITLE. แบบขยายเฟอร์นิเจอร์ B-20	GENERAL NOTES: DO NOT SCALE THIS DRAWING. USE FIGURED DIMENSIONS ONLY. ห้ามใช้ขนาดเส้นนี้ในการสร้างแบบ	SCALE. 1:25
	LOCATION. 7 ถนน ปทุมธานี - ลาดหลุมแก้ว ตำบล บางปรอก อำเภอ เมืองปทุมธานี 12000	INTERIOR. นิพนธ์ สายบัวงาม ภก.32442			
	OWNER. โรงพยาบาลปทุมธานี	MECHANICAL ENGINEER. สุทธิพันธ์ ปานดำ ภท.160852			
		ELECTRICAL ENGINEER. SANITARY ENGINEER.			
			DRAW BY.	REVISION.	DRAWING NO. ID-40
			APPROVE BY.		
			DATE. 06 / 06 / 2566		DRAWING SHEET. 42

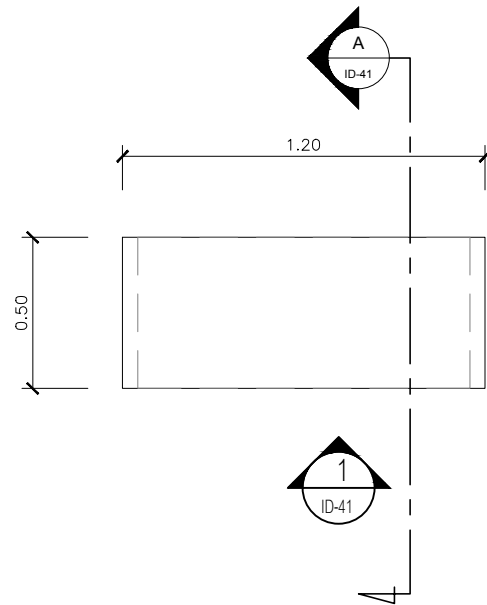


แปลน B-21
SCALE 1:25


รายละเอียดวัสดุปิดผิวเฟอร์นิเจอร์			
สัญลักษณ์	วัสดุ	สี	ผู้ผลิต - จำนวน
LA-01	ลามิเนต	สีขาว ภายนอก	ระบุภายหลัง
LA-02	ลามิเนต	สีเทา	ระบุภายหลัง
LA-03	ลามิเนต	สีฟ้า	ระบุภายหลัง
LA-04	ลามิเนต	สีขาว (สำหรับภายในตู้)	ระบุภายหลัง
LA-05	ลามิเนต	ลายหินอ่อน	ระบุภายหลัง
LA-06	เซรามิกลามิเนต	สีเทาอ่อน	ระบุภายหลัง

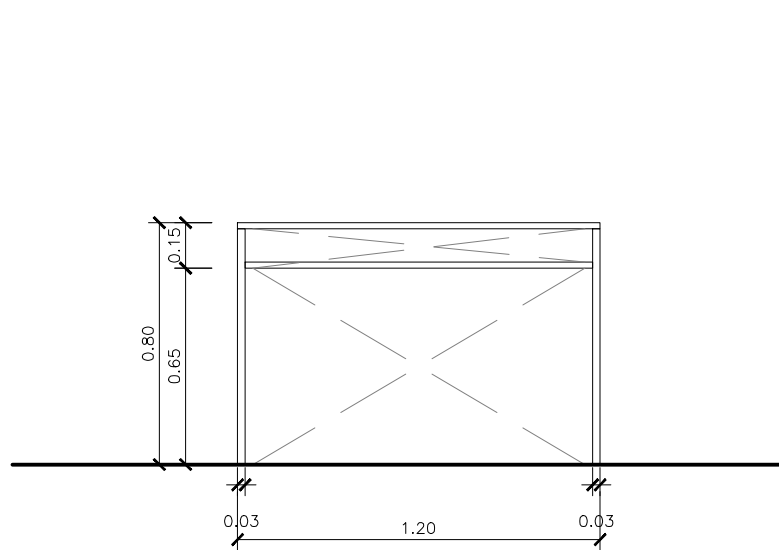

รูปด้านบานปิดเฟอร์นิเจอร์ B-21
SCALE 1:25


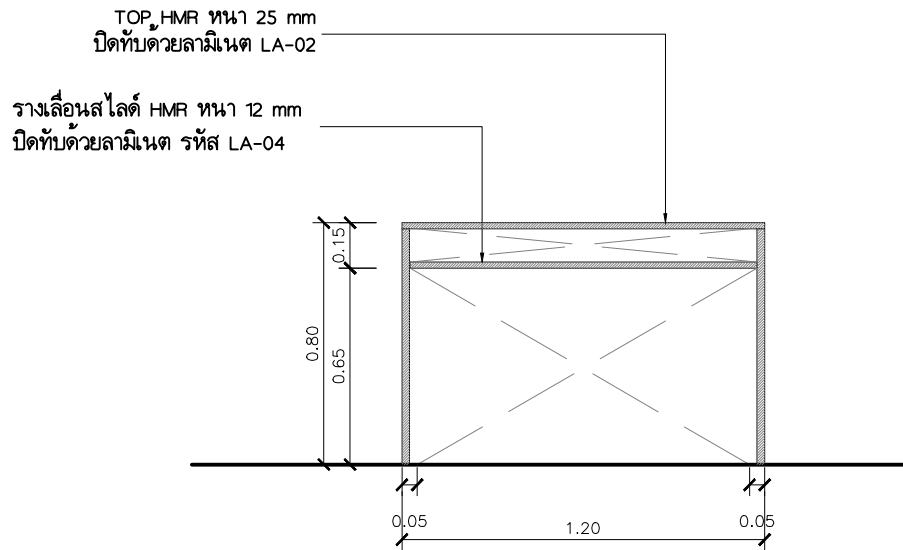


รูปด้านบานเปิดเฟอร์นิเจอร์ B-21
SCALE 1:25

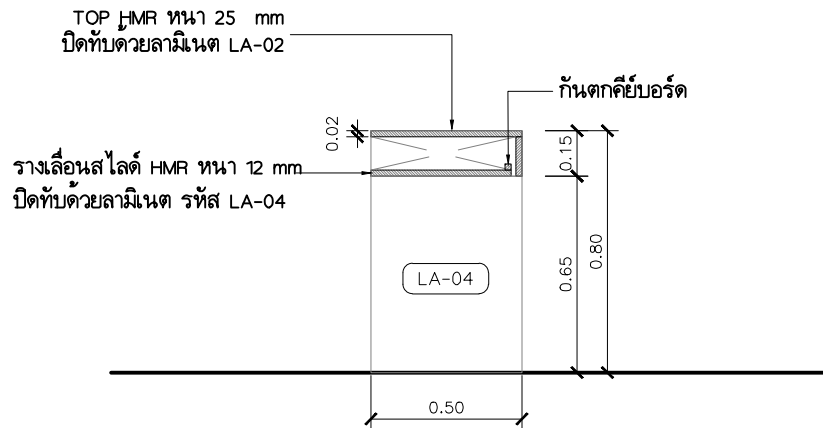

รูปตัด A แสดงเฟอร์นิเจอร์ B-21
SCALE 1:25

PROJECT. ปรับปรุงห้องจ่ายยาผู้ป่วยในและคลังน้ำเกลือ บริเวณชั้น ๑ อาคารเภสัชกรรม	ARCHITECT. ทิศกษ สุทธิกุล ๒-๕๑ 17101	DRAWING TITLE. แบบขยายเฟอร์นิเจอร์ B-21	GENERAL NOTES: DO NOT SCALE THIS DRAWING. USE FIGURED DIMENSIONS ONLY. 1:25	SCALE. 1:25
LOCATION. 7 ถนน ปทุมธานี - ลาดหลุมแก้ว ตำบล บางปรอก อำเภอ ปทุมธานี 12000	INTERIOR. นพพร สายกิจงาม ๒๓.32442	DRAW BY. ทิศกษ สุทธิกุล	REVISION. No. Description. Date.	DRAWING NO. ID- 41
OWNER. โรงพยาบาลปทุมธานี	ELECTRICAL ENGINEER. สุทธิพันธ์ ปานดำ ๒๓.160852	APPROVE BY. ทิศกษ สุทธิกุล		DRAWING SHEET. 43
	SANITARY ENGINEER.	DATE. 06 / 06 / 2566		

  

รายประกอบแบบวัสดุปิดผิวเฟอร์นิเจอร์			
สัญลักษณ์	วัสดุ	สี	ผู้ผลิต - จำนวน
LA-01	ลามิเนต	สีขาว ภายนอก	ระบุภายหลัง
LA-02	ลามิเนต	สีเทา	ระบุภายหลัง
LA-03	ลามิเนต	สีฟ้า	ระบุภายหลัง
LA-04	ลามิเนต	สีขาว (สำหรับภายในตู้)	ระบุภายหลัง
LA-05	ลามิเนต	ลายหินอ่อน	ระบุภายหลัง
LA-06	เซรามิกลามิเนต	สีเทาอ่อน	ระบุภายหลัง



PROJECT.	ปรับปรุงห้องจ่ายยาผู้ป่วยในและคลังน้ำเกลือ บริเวณชั้น ๑ อาคารเมดิคัลทาวเวอร์
LOCATION.	7 ถนน ปทุมธานี – ลาดหลุมแก้ว ตำบล บางปรอก อำเภอ เมืองปทุมธานี ปทุมธานี 12000
OWNER.	โรงพยาบาลปทุมธานี

ARCH+TECT.	พิสิฐ สุทธกุล	ภ-สถ 17101	
INTERIOR.			
STRUCTURAL ENGINEER.			
MECHANICAL ENGINEER.	นิพนธ์ สายกิจงาม	ภก.32442	
ELECTRICAL ENGINEER.	สุทธสิริพันธ์ ปานคำ	ภกฟ.60852	
SANITARY ENGINEER.			

DRAWING TITLE. แบบขยายเฟอร์นิเจอร์ B-22


DRAW BY. _____

APPROVE BY. _____


DATE. 06 / 06 / 2566

GENERAL NOTES: 	DO NOT SCALE THIS DRAWING. USE FIGURED DIMENSIONS ONLY. THIS IS A PRELIMINARY DRAWING															
REVISION: 	<table style="width: 100%; border-collapse: collapse;"> <tr> <th style="width: 10%;">No.</th> <th style="width: 60%;">Description.</th> <th style="width: 30%;">Date.</th> </tr> <tr><td> </td><td> </td><td> </td></tr> <tr><td> </td><td> </td><td> </td></tr> <tr><td> </td><td> </td><td> </td></tr> <tr><td> </td><td> </td><td> </td></tr> </table>	No.	Description.	Date.												
No.	Description.	Date.														


SCALE: 1:25	
DRAWING NO.	DRAWING SHEET.
ID-42	44

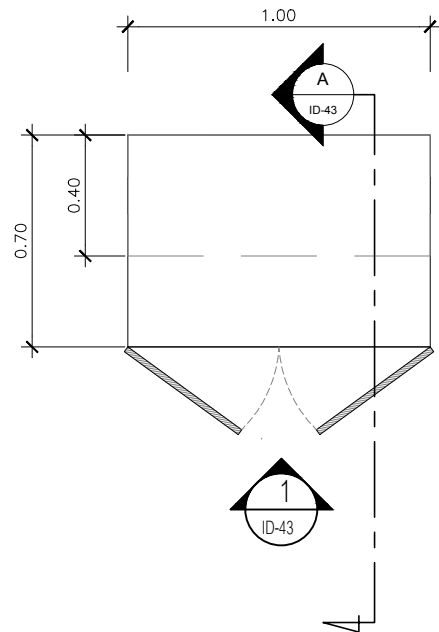

แปลน B-23
SCALE 1:25

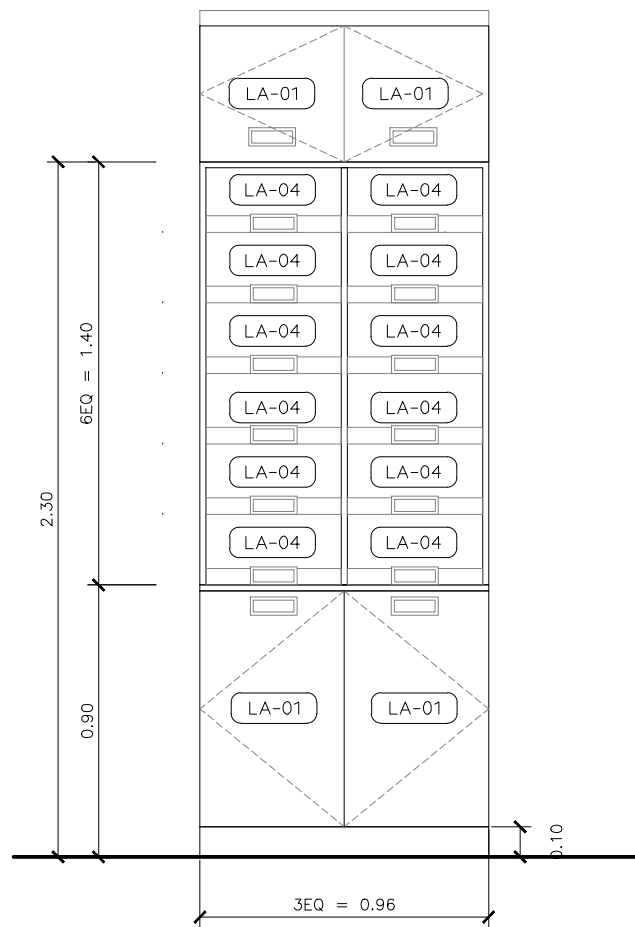


รูปด้านบานปิดเฟอร์นิเจอร์ B-23
SCALE 1:25

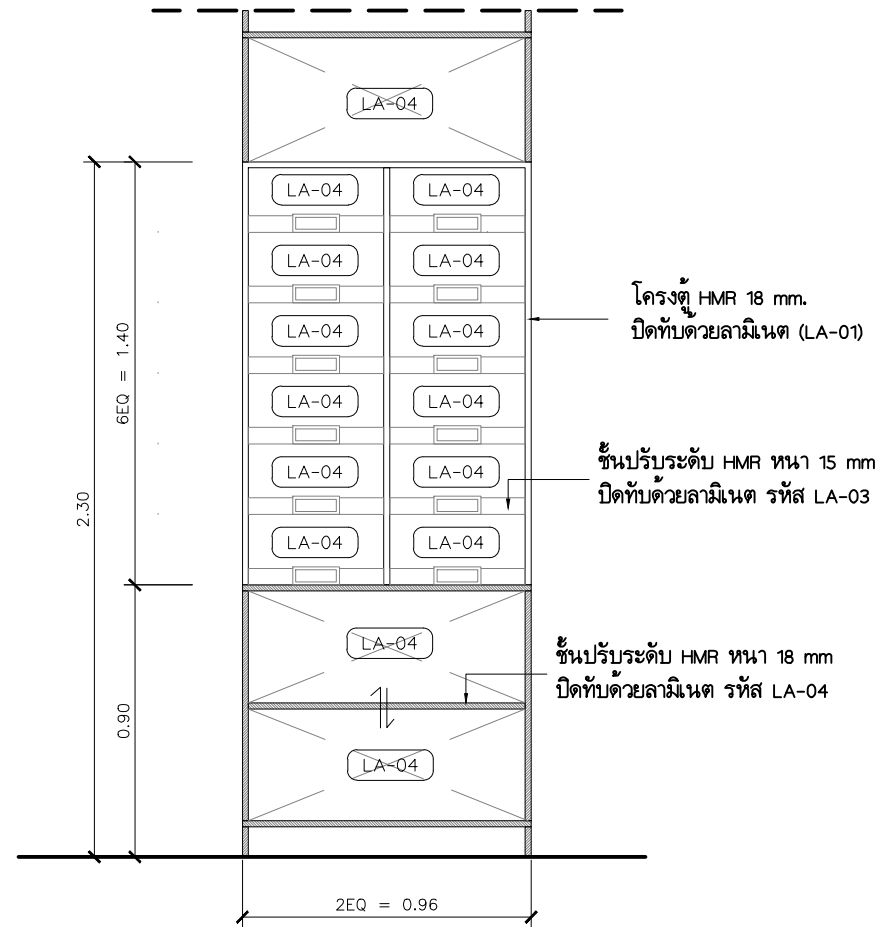


รูปด้านบานเปิดเฟอร์นิเจอร์ B-23
SCALE 1:25

รายละเอียดวัสดุเฟอร์นิเจอร์			
สัญลักษณ์	วัสดุ	สี	ผู้ผลิต - จำหน่าย
LA-01	ลามิเนต	สีขาว ภายนอก	ระบุภายหลัง
LA-02	ลามิเนต	สีเทา	ระบุภายหลัง
LA-03	ลามิเนต	สีฟ้า	ระบุภายหลัง
LA-04	ลามิเนต	สีขาว (สำหรับภายในตู้)	ระบุภายหลัง
LA-05	ลามิเนต	ลายหินอ่อน	ระบุภายหลัง
LA-06	เซรามิกลามิเนต	สีเทาอ่อน	ระบุภายหลัง

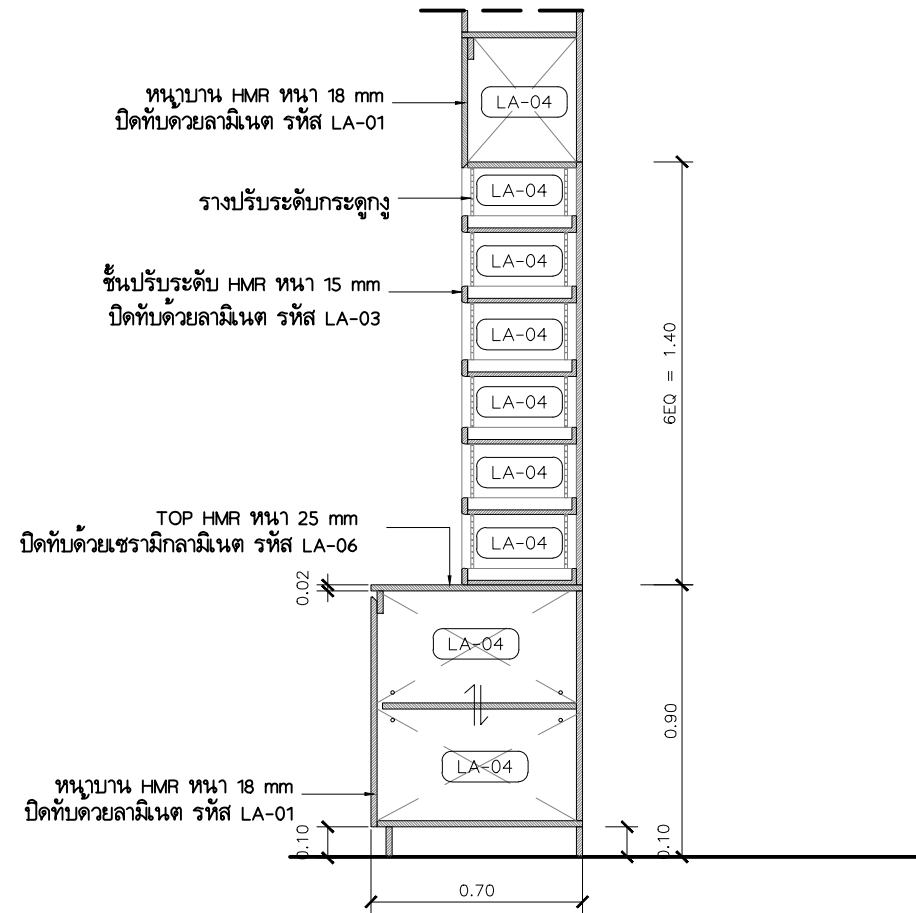


รูปตัด A แสดงเฟอร์นิเจอร์ B-23
SCALE 1:25

PROJECT. ปรับปรุงห้องจ่ายยาผู้ป่วยในและคลังน้ำเกลือ บริเวณชั้น ๑ อาคารเภสัชกรรม	ARCHITECT. ธิพิศ สุทธิกุล ๒-๕๑ 17101	DRAWING TITLE. แบบขยายเฟอร์นิเจอร์ B-23	GENERAL NOTES: DO NOT SCALE THIS DRAWING. USE FIGURED DIMENSIONS ONLY. 1:25	SCALE. 1:25
LOCATION. 7 ถนน ปทุมธานี - ลาดหลุมแก้ว ตำบล บางปรอก อำเภอ ปทุมธานี 12000	INTERIOR. ธิพิศ สุทธิกุล ๒-๕๑ 17101	DRAW BY. ธิพิศ สุทธิกุล ๒-๕๑ 17101	REVISION. No. Description. Date.	DRAWING NO. ID-43
OWNER. โรงพยาบาลปทุมธานี	STRUCTURAL ENGINEER. นิพนธ์ สายบัวงาม ๒๓.32442	APPROVE BY. ธิพิศ สุทธิกุล ๒-๕๑ 17101		DRAWING SHEET. 45
	MECHANICAL ENGINEER. สุทธิพันธ์ ปานดำ ๒๓.๓๒๕๕๒	DATE. 06 / 06 / 2566		
	ELECTRICAL ENGINEER.			
	SANITARY ENGINEER.			

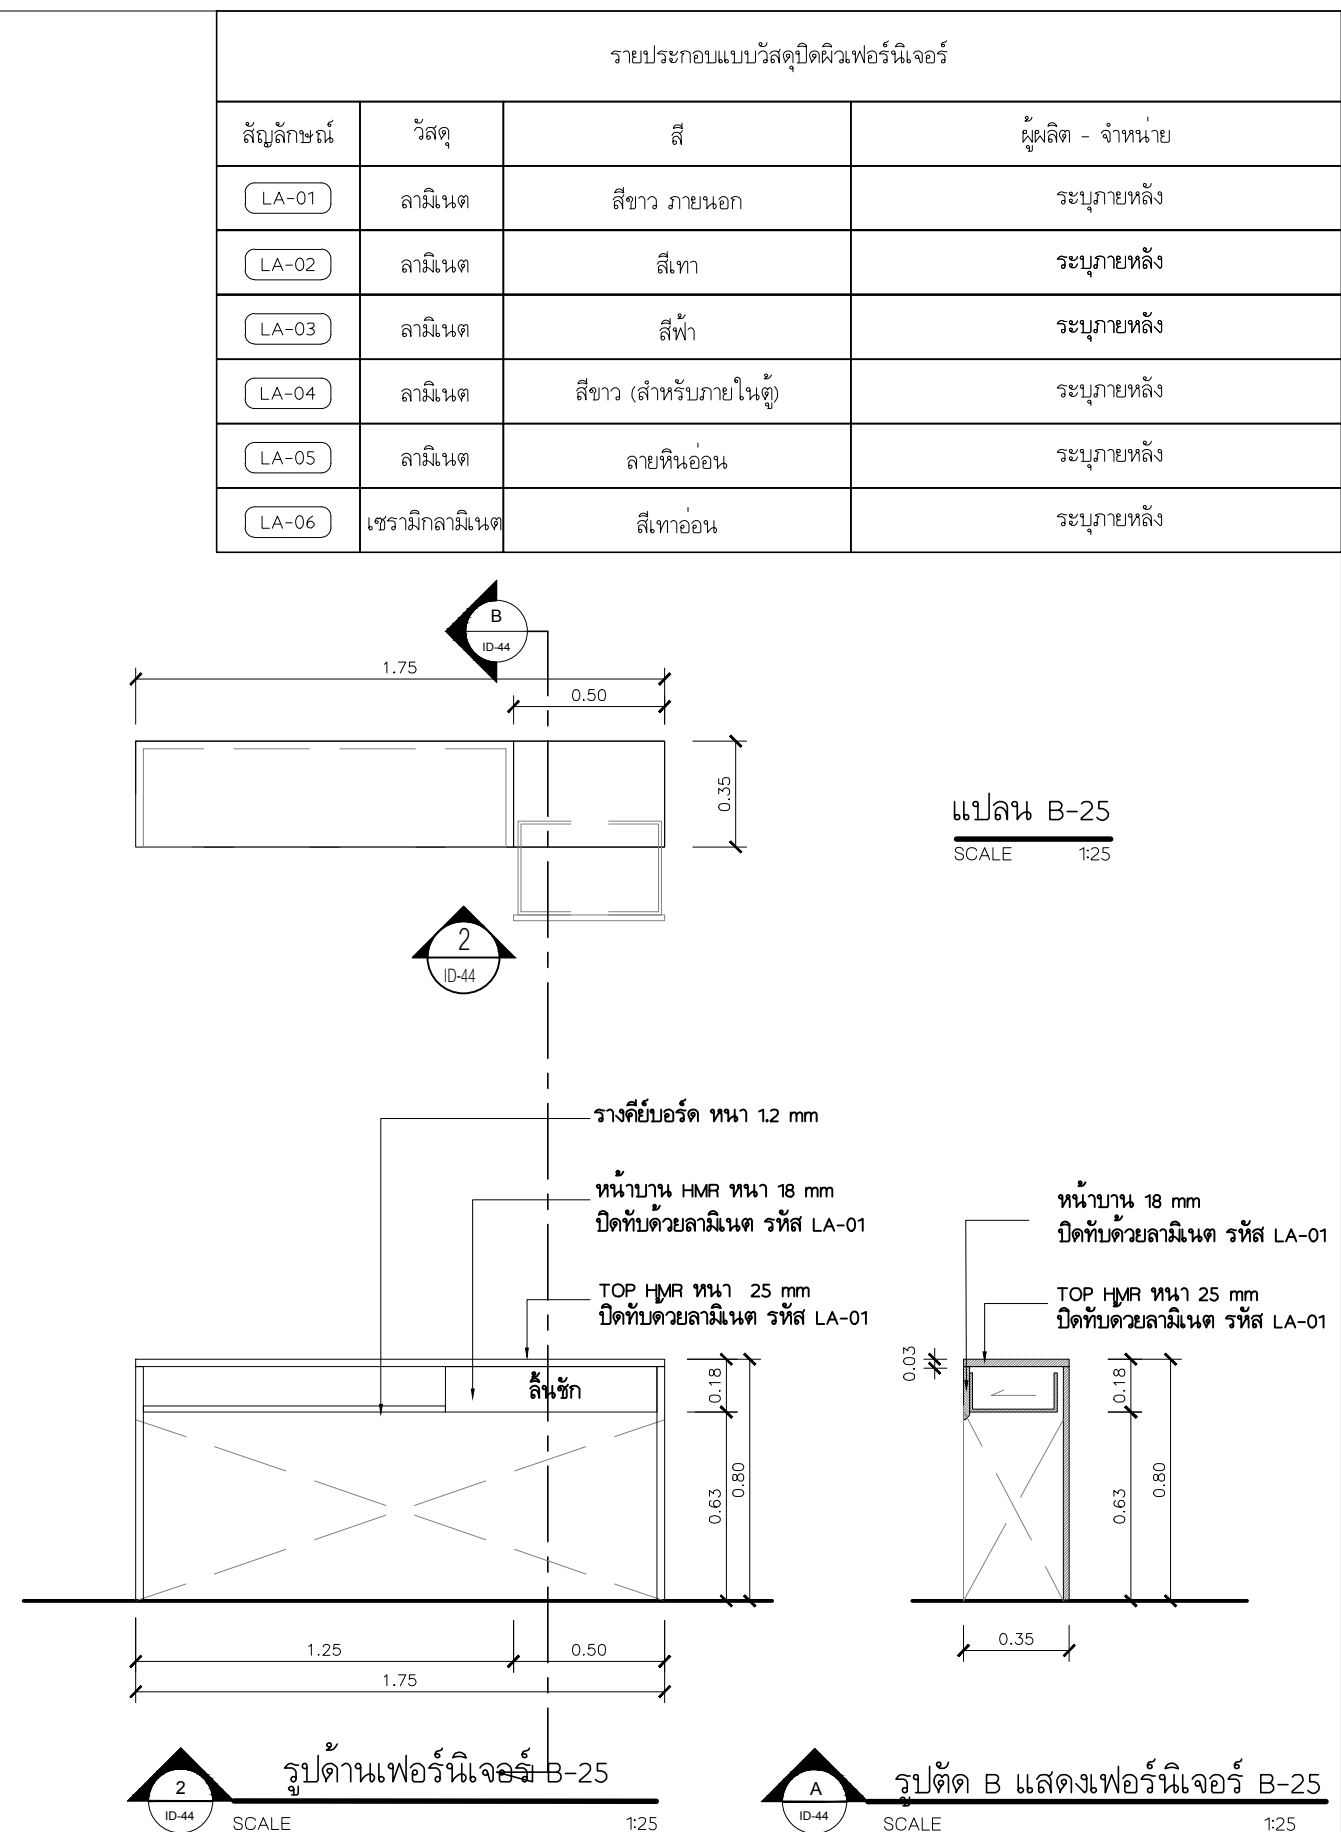


รายประกอบแบบวัสดุปิดผิวเฟอร์นิเจอร์			
สัญลักษณ์	วัสดุ	สี	ผู้ผลิต - จำนวน
LA-01	ลามิเนต	สีขาว ภายนอก	ระบุภายหลัง
LA-02	ลามิเนต	สีเทา	ระบุภายหลัง
LA-03	ลามิเนต	สีฟ้า	ระบุภายหลัง
LA-04	ลามิเนต	สีขาว (สำหรับภายในตู้)	ระบุภายหลัง
LA-05	ลามิเนต	ลายหินอ่อน	ระบุภายหลัง
LA-06	เซรามิกลามิเนต	สีเทาอ่อน	ระบุภายหลัง

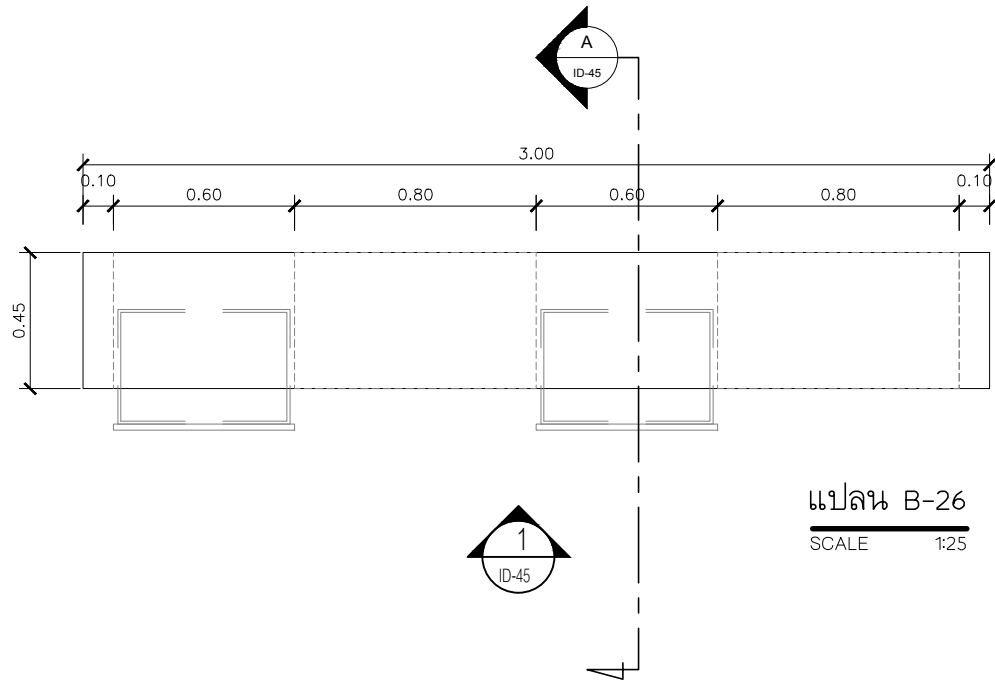


แปลน B-26
SCALE 1:25


รายละเอียดวัสดุปิดผิวเฟอร์นิเจอร์			
สัญลักษณ์	วัสดุ	สี	ผู้ผลิต - จำหน่าย
LA-01	ลามิเนต	สีขาว ภายนอก	ระบุภายหลัง
LA-02	ลามิเนต	สีเทา	ระบุภายหลัง
LA-03	ลามิเนต	สีฟ้า	ระบุภายหลัง
LA-04	ลามิเนต	สีขาว (สำหรับภายในตู้)	ระบุภายหลัง
LA-05	ลามิเนต	ลายหินอ่อน	ระบุภายหลัง
LA-06	เซรามิกลามิเนต	สีเทาอ่อน	ระบุภายหลัง

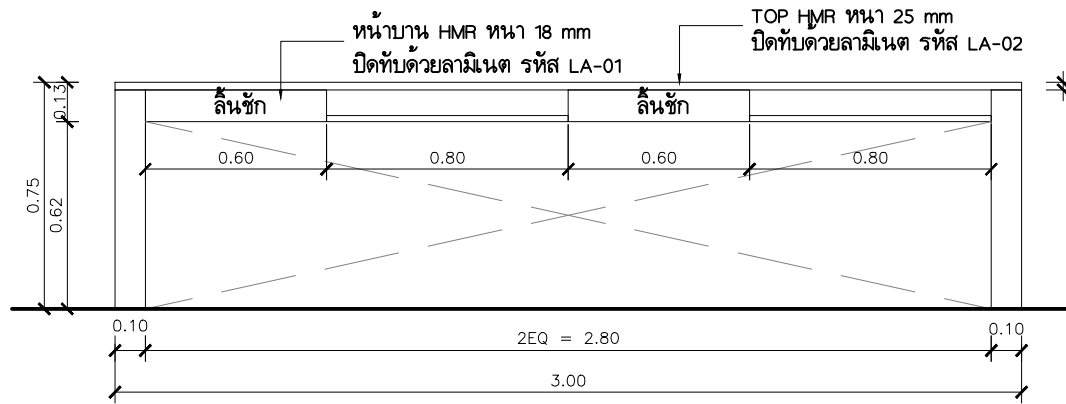

รูปด้านเฟอร์นิเจอร์ B-26
SCALE 1:25

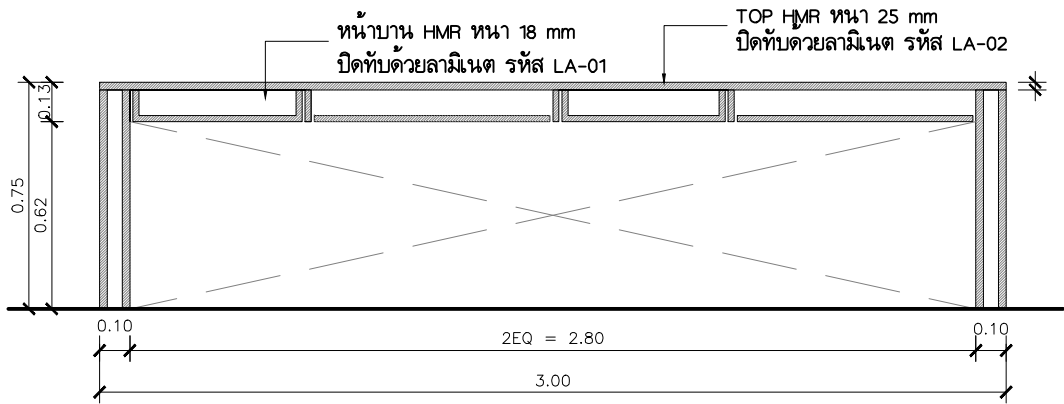

รูปด้านเฟอร์นิเจอร์ B-26
SCALE 1:25

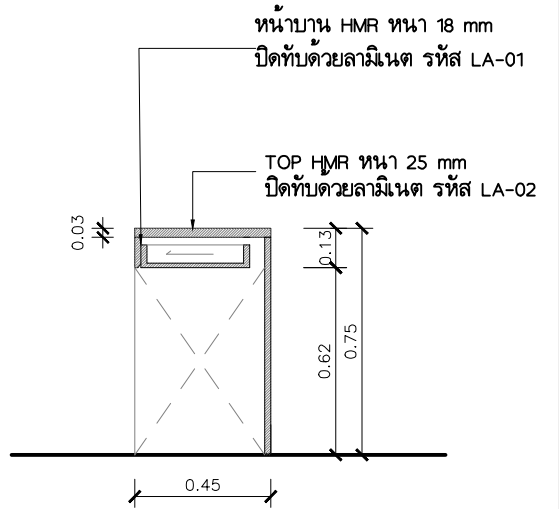

รูปตัด A แสดงเฟอร์นิเจอร์ B-26
SCALE 1:25


PROJECT. <u>ปรับปรุงห้องจ่ายผู้ป่วยในและคลังน้ำเกลือ บริเวณชั้น ๑ อาคารเภสัชกรรม</u> LOCATION. <u>7 ถนน ปทุมธานี - ลาดหลุมแก้ว ตำบล บางปรอก อำเภอ เมืองปทุมธานี ปทุมธานี 12000</u> OWNER. <u>โรงพยาบาลปทุมธานี</u>	ARCHITECT. <u>ทิพย์ สุทธกุล</u> <u>ภ-สถ 17101</u> INTERIOR. STRUCTURAL ENGINEER. MECHANICAL ENGINEER. <u>นิพนธ์ สายบัวงาม</u> <u>ภก.32442</u> ELECTRICAL ENGINEER. <u>สุทธิพันธ์ ปานดำ</u> <u>ภทศ.60852</u> SANITARY ENGINEER.	DRAWING TITLE. <u>แบบขยายเฟอร์นิเจอร์ B-26</u> DRAW BY. APPROVE BY. DATE. <u>06 / 06 / 2566</u>	GENERAL NOTES: <u>DO NOT SCALE THIS DRAWING. USE FIGURED DIMENSIONS ONLY.</u> REVISION. <table><tr><th>No.</th><th>Description.</th><th>Date.</th></tr><tr><td> </td><td> </td><td> </td></tr><tr><td> </td><td> </td><td> </td></tr><tr><td> </td><td> </td><td> </td></tr></table>	No.	Description.	Date.										SCALE. 1:25 DRAWING NO. <u>ID-45</u> DRAWING SHEET. <u>47</u>
	No.	Description.	Date.													



Technical drawings of the B-27 Perforated Panel. The left drawing shows a side elevation with dimensions: height 0.85, width 2.40 (4EQ), and a 0.10 base offset. It labels the top HMR (25 mm) and side HMR (18 mm) with LA-03 and LA-01. The right drawing shows a front elevation with dimensions: height 0.85, width 2.40 (4EQ), and a 0.10 base offset. It labels the top HMR (25 mm) and side HMR (18 mm) with LA-01 and LA-04. A detail view on the right shows the panel's profile with dimensions 0.25 and 0.30, and labels for the top HMR (25 mm) and side HMR (18 mm) with LA-01 and LA-04. A scale bar at the bottom indicates 1:25.

PROJECT.	ปรับปรุงห้องจ่ายยาผู้ป่วยในและคลังน้ำเกลือ บริเวณชั้น ๑ อาคารเภสัชกรรม	ARCHITECT.	พิภพ สุทธกุล	ภ-สถ 17101		DRAWING TITLE.	แบบขยายเฟอร์นิเจอร์ B-27	GENERAL NOTES:	DO NOT SCALE THIS DRAWING. USE FIGURED DIMENSIONS ONLY. <i>อย่าวัดจากภาพ. ใช้ตัวเลขระบุขนาด</i>	SCALE: 1:25																			
LOCATION.	7 ถนน ปทุมธานี - ลาดหลุมแก้ว ตำบล บางปรอก อำเภอ ปทุมธานี 12000	INTERIOR.				DRAW BY.		REVISION.	<table border="1"> <thead> <tr> <th>No.</th> <th>Description.</th> <th>Date.</th> </tr> </thead> <tbody> <tr><td> </td><td> </td><td> </td></tr> <tr><td> </td><td> </td><td> </td></tr> <tr><td> </td><td> </td><td> </td></tr> <tr><td> </td><td> </td><td> </td></tr> </tbody> </table>	No.	Description.	Date.													<table border="1"> <thead> <tr> <th>DRAWING NO.</th> <th>DRAWING SHEET.</th> </tr> </thead> <tbody> <tr> <td>ID- 46</td> <td>48</td> </tr> </tbody> </table>	DRAWING NO.	DRAWING SHEET.	ID- 46	48
No.	Description.	Date.																											
DRAWING NO.	DRAWING SHEET.																												
ID- 46	48																												
OWNER.	โรงพยาบาลปทุมธานี	STRUCTURAL ENGINEER.				APPROVE BY.																							
		MECHANICAL ENGINEER.	นิพนธ์ สายบัวงาม	ภท.32442		DATE.	06 / 06 / 2566																						
		ELECTRICAL ENGINEER.	สุทธิพันธ์ ปั่นคำ	ภท.60852																									
		SANITARY ENGINEER.																											

ระบบแสงสว่าง			ระบบอินเตอร์เน็ต			ระบบแจ้งเหตุเพลิงไหม้															
สัญลักษณ์	รายละเอียดวัสดุ	ยี่ห้อตัวอย่างวัสดุ				สัญลักษณ์	รายละเอียดวัสดุ	ยี่ห้อตัวอย่างวัสดุ													
D1	LED PANEL 24W 1700LM 6500K (8") กลม	LAMPTAN หรือเทียบเท่า				FCP	ตู้แจ้งเตือนเพลิงไหม้ FCP. FIRE ALARM CONTROL PANEL	ของเดิม													
D2	LED PANEL 21W 1400LM 6500K (7") กลม	LAMPTAN หรือเทียบเท่า				Ann.	ตัวรับคอมพิวเตอร์ CAT6 ติดผนัง	ของเดิม													
D3	LED PANEL 17W 1200LM 6500K (6") กลม	LAMPTAN หรือเทียบเท่า				S	ตัวตรวจจับควัน Smoke Detector	CEMEN หรือเทียบเท่า													
---	LED STRIP LIGHT 14.4W. 24V	LOCAL	C	ตัวรับคอมพิวเตอร์ CAT6 ติดผนัง	PANASONIC หรือเทียบเท่า	B	ตัวแจ้งสัญญาณเสียง Alarm Bell	CEMEN หรือเทียบเท่า													
EXIT SIGN LIGHT SIDE 1 LED Strip Lamp 1x10W 3.6V-1800 mAh. รุ่น EXB303SVCE-10ED		MAX BRIGHT หรือเทียบเท่า	ACCESS POINT จัดหาและจัดเตรียมโดยเจ้าของงาน		By OWNER	M	ตัวแจ้งเตือนด้วยมือ MANUAL STATION	CEMEN หรือเทียบเท่า													
Emergency Light LED 2 x 9W รุ่น CE230-9-220VDC		MAX BRIGHT หรือเทียบเท่า	Rack 6U Wall Mount จัดหาและจัดเตรียมโดยเจ้าของงาน		By OWNER	ระบบไฟฟ้าสำหรับเครื่องปรับอากาศและระบายอากาศ															
S , S2 S,2S,3S	สวิทช์ทางเดียว , สวิทช์สามทาง หน้ากากสวิทช์พลาสติก 1 ช่อง , 2 ช่อง , 3 ช่อง	PANASONIC หรือเทียบเท่า	ระบบอินเตอร์เน็ต			สัญลักษณ์	รายละเอียดวัสดุ	ยี่ห้อตัวอย่างวัสดุ													
ระบบเต้ารับไฟฟ้า			สัญลักษณ์	รายละเอียดวัสดุ	ยี่ห้อตัวอย่างวัสดุ	WIS-1	WATERPROOF ISOLATOR SWITCHES IP66 1P	SCHNEIDER หรือเทียบเท่า													
สัญลักษณ์	รายละเอียดวัสดุ	ยี่ห้อตัวอย่างวัสดุ	Telephone Cabinet (ผู้รับเหมาจัดหาเฉพาะ TC ไม่รวมอุปกรณ์ในตัว)		Link หรือเทียบเท่า	WIS-2	WATERPROOF ISOLATOR SWITCHES IP66 3P	SCHNEIDER หรือเทียบเท่า													
DB	Distribution Board	ของเดิม	ตัวรับโทรศัพท์ (RJ-11) ติดผนัง		PANASONIC หรือเทียบเท่า	SF	สวิทช์ทิ้งห้อย ทางเดียว	PANASONIC หรือเทียบเท่า													
LP	Load Center	ของเดิม	ระบบกล้องวงจรปิด			DRAWING No. DRAWING NAME															
ตัวรับไฟฟ้าคู่มีกราวด์ ติดผนังความสูงระบุตามแบบ		PANASONIC หรือเทียบเท่า				EE -01	สารบัญแบบและสัญลักษณ์														
Junction Box		Local				EE -02	แบบแปลนแสดงระบบไฟฟ้าแสงสว่าง แสงสว่างฉุกเฉินและป้ายหนีไฟ														
ระบบเสียงตามสายและควบคุมการเข้า-ออก						EE -03	แบบแปลนแสดงระบบเต้ารับไฟฟ้า														
สัญลักษณ์	รายละเอียดวัสดุ	ยี่ห้อตัวอย่างวัสดุ				EE -04	แบบแปลนแสดงระบบอินเตอร์เน็ตและโทรศัพท์														
ลำโพงติดเพดาน Ceiling Mount Speaker 6W 6"		TOA หรือเทียบเท่า				EE -05	แบบแปลนแสดงระบบกล้องวงจรปิด														
Volumn Control		TOA หรือเทียบเท่า	กล้องวงจรปิดชนิดโดม		Hikvision หรือ เทียบเท่า	EE -06	แบบแปลนแสดงระบบเสียงตามสายและควบคุมการเข้า-ออก														
ACCESS CONTROL (ประตูสวิงบานคู่)		HIP หรือเทียบเท่า	CCTV Monitor		Samsung หรือเทียบเท่า	EE -07	แบบแปลนแสดงระบบแจ้งเหตุเพลิงไหม้														
ACCESS CONTROL (ประตูสวิงบานเดี่ยว)		HIP หรือเทียบเท่า	Network Video Recorder		Link หรือเทียบเท่า	EE -08	แบบแปลนแสดงระบบไฟฟ้าสำหรับเครื่องปรับอากาศและระบายอากาศ														
			Rack 6U Wall Mount		Link หรือเทียบเท่า	EE -09	แบบแปลน Combine Ceiling														
						EE -10	ตัวอย่างรายละเอียดทั่วไป-1														
						EE -11	ตัวอย่างรายละเอียดทั่วไป-2														
PROJECT. ปรับปรุงห้องจ่ายยาผู้ป่วยในและคลังน้ำเกลือ บริเวณชั้น ๑ อาคารเภสัชกรรม			ARCHITECT. พิกิจ สุทธกุล ๒-๕๑ 17101			DRAWING TITLE. สารบัญแบบและสัญลักษณ์		GENERAL NOTES: DO NOT SCALE THIS DRAWING. USE FIGURED DIMENSIONS ONLY. ห้ามใช้แบบแปลนนี้เพื่อ วัตถุประสงค์อื่น													
LOCATION. 7 ถนน ปทุมธานี - ลาดหลุมแก้ว ตำบล บางปรอก อำเภอ เมืองปทุมธานี ปทุมธานี 12000			INTERIOR.			DRAW BY.		REVISION. <table><tr><th>No.</th><th>Description.</th><th>Date.</th></tr><tr><td> </td><td> </td><td> </td></tr><tr><td> </td><td> </td><td> </td></tr><tr><td> </td><td> </td><td> </td></tr></table>		No.	Description.	Date.									
No.	Description.	Date.																			
OWNER. โรงพยาบาลปทุมธานี			MECHANICAL ENGINEER. นิพนธ์ สายบัวงาม ๒๓.32442			APPROVE BY.		<table><tr><th>DRAWING NO.</th><th>DRAWING SHEET.</th></tr><tr><td>EE-01</td><td>50</td></tr></table>		DRAWING NO.	DRAWING SHEET.	EE-01	50								
DRAWING NO.	DRAWING SHEET.																				
EE-01	50																				
			ELECTRICAL ENGINEER. สุทธิพันธ์ ปานดำ ๒๓๓160852			DATE. 06 / 06 / 2566		SCALE. NTS.													
			SANITARY ENGINEER.																		

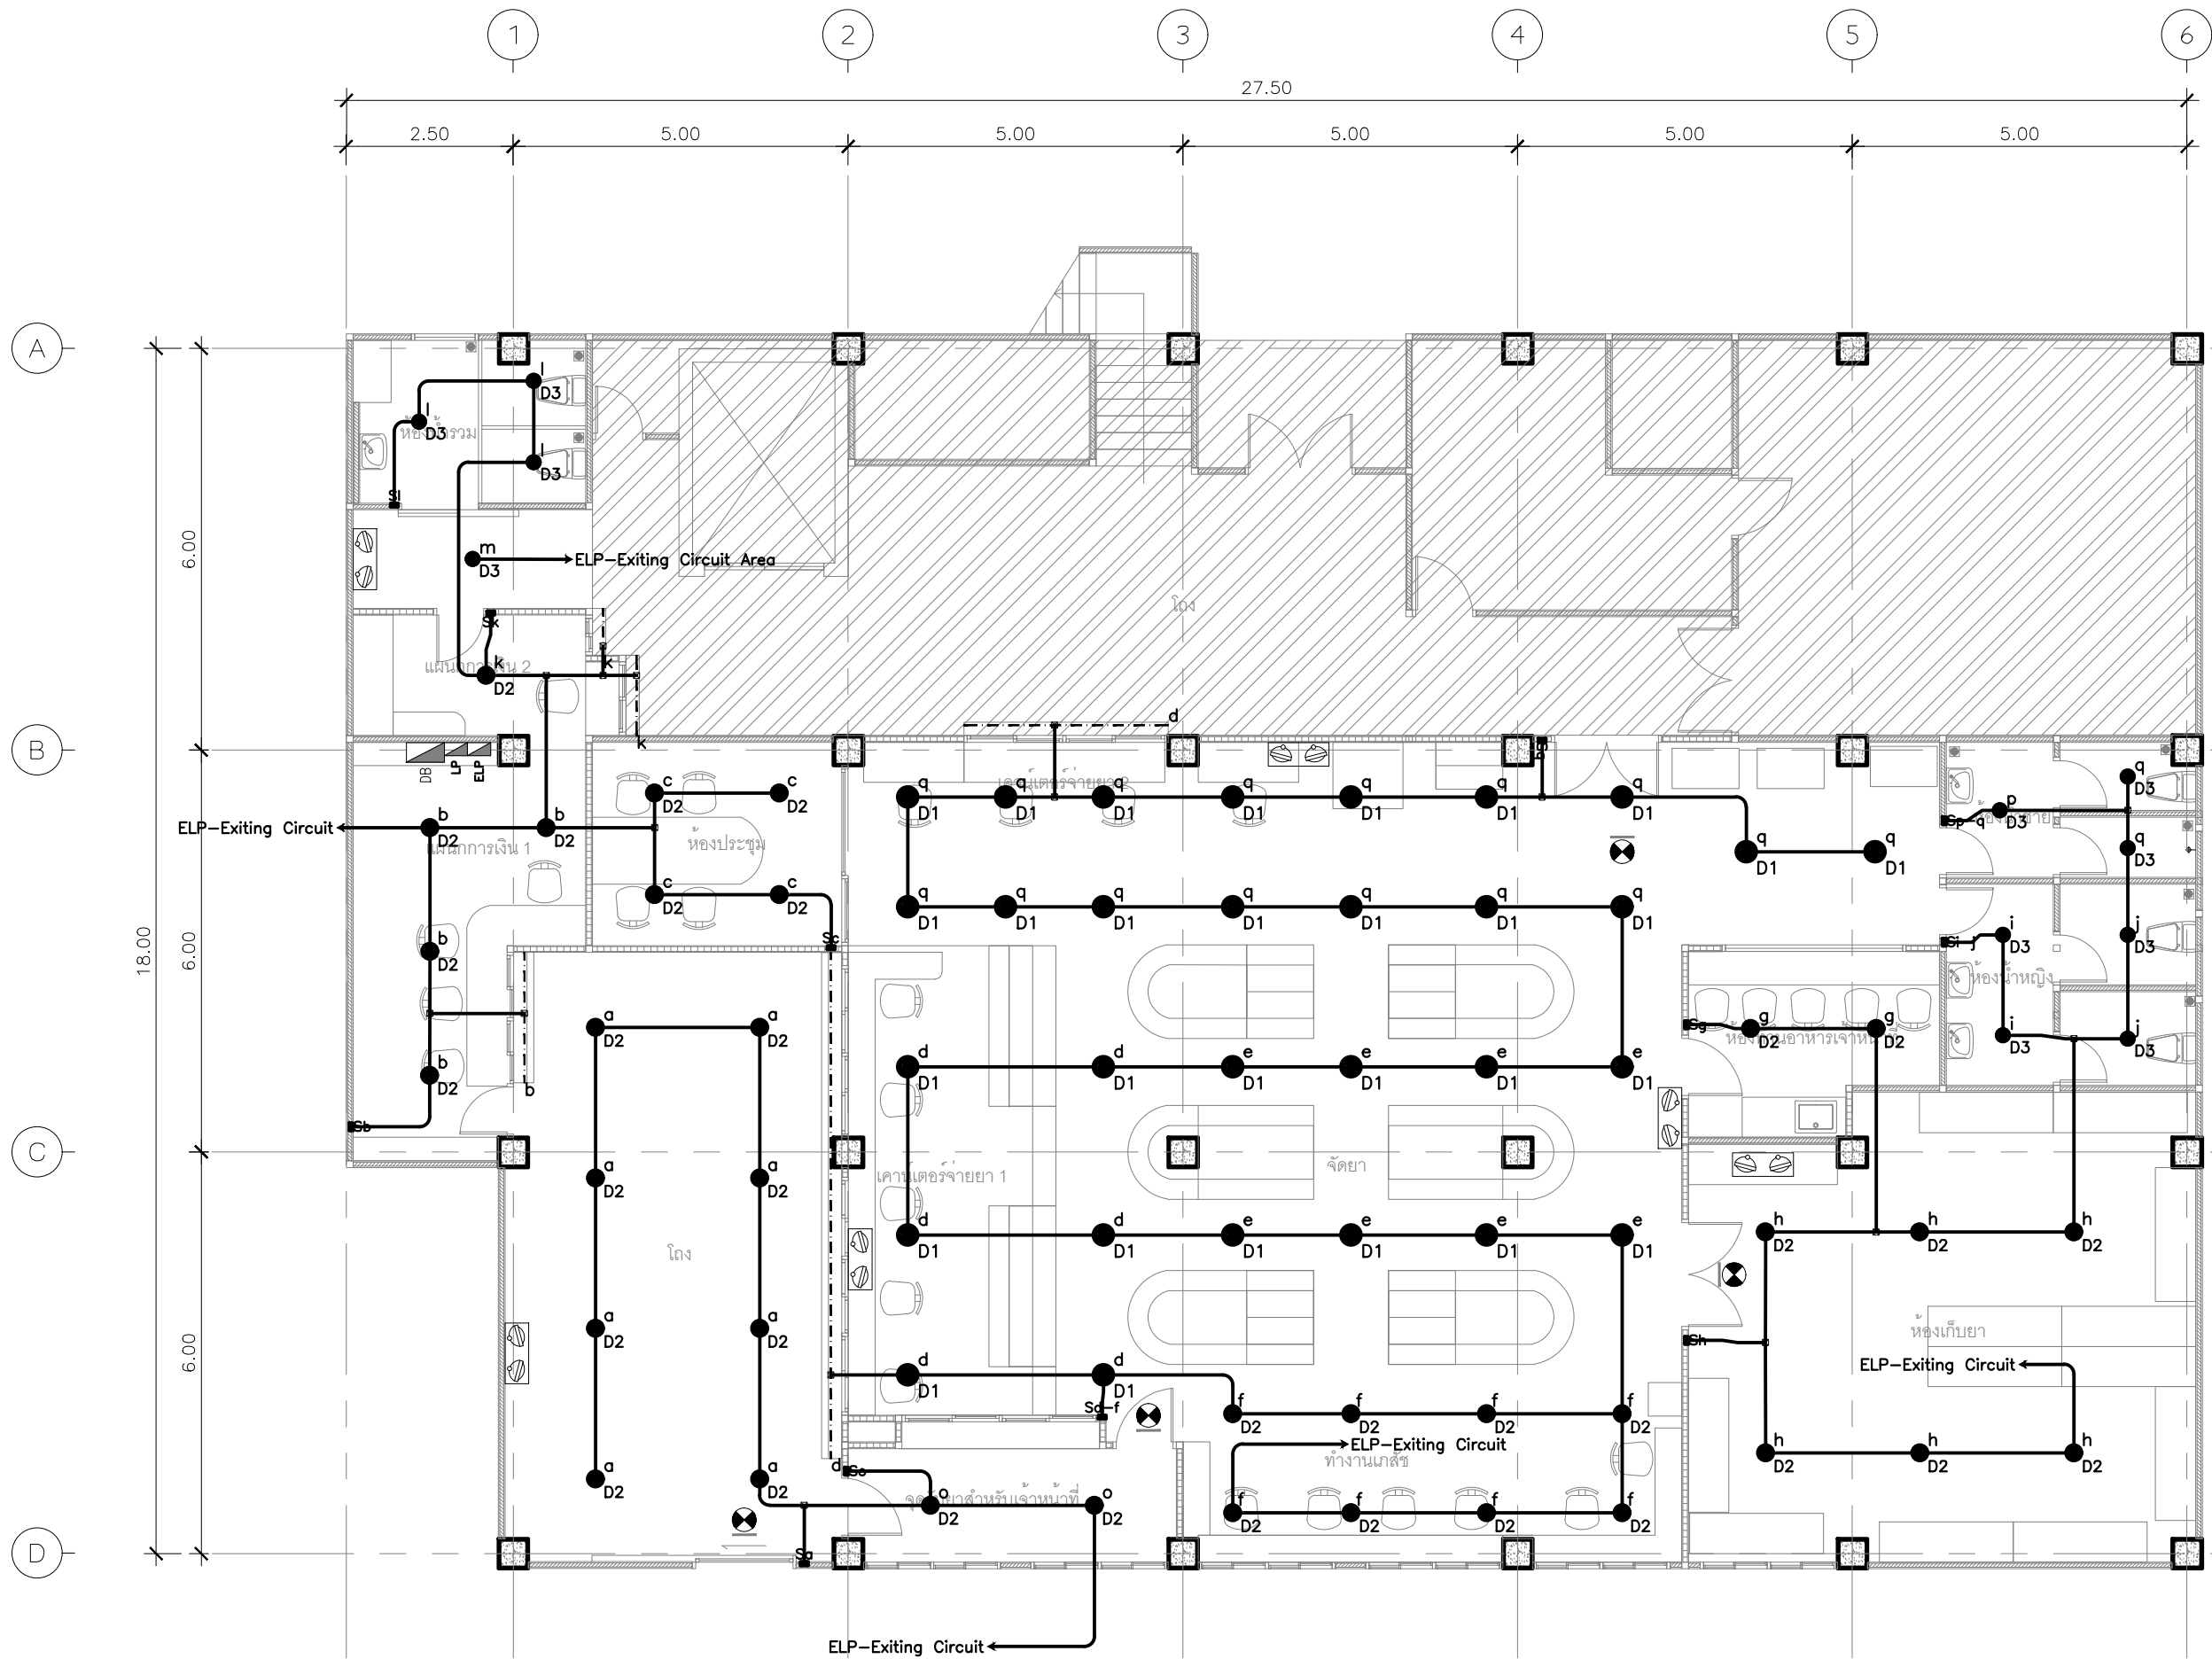

PROJECT. ปรับปรุงห้องจ่ายยาผู้ป่วยในและคลังน้ำเกลือ บริเวณชั้น ๑ อาคารเภสัชกรรม

LOCATION. 7 ถนน ปทุมธานี - ลาดหลุมแก้ว ตำบล บางปรอก อำเภอ ปทุมธานี 12000

OWNER. โรงพยาบาลปทุมธานี

ARCHITECT. ทิศิษ สุธฤกุล ๒-๕๑ 17101

INTERIOR.

STRUCTURAL ENGINEER. นิพนธ์ สายบัวงาม ๒๓.32442

MECHANICAL ENGINEER. สุทธิพันธ์ ปานดำ ๒๓.๑6๐852

ELECTRICAL ENGINEER. (Signature)

SANITARY ENGINEER.

DRAWING TITLE. แบบแปลนแสดงระบบไฟฟ้าแสงสว่าง แสงสว่างฉุกเฉินและป้ายหนีไฟ

DRAW BY.

APPROVE BY.

DATE. 06 / 06 / 2566


GENERAL NOTES: DO NOT SCALE THIS DRAWING. USE FIGURED DIMENSIONS ONLY.

REVISION.

No.	Description.	Date.

SCALE: 1:125

DRAWING NO.	DRAWING SHEET.
EE-02	51

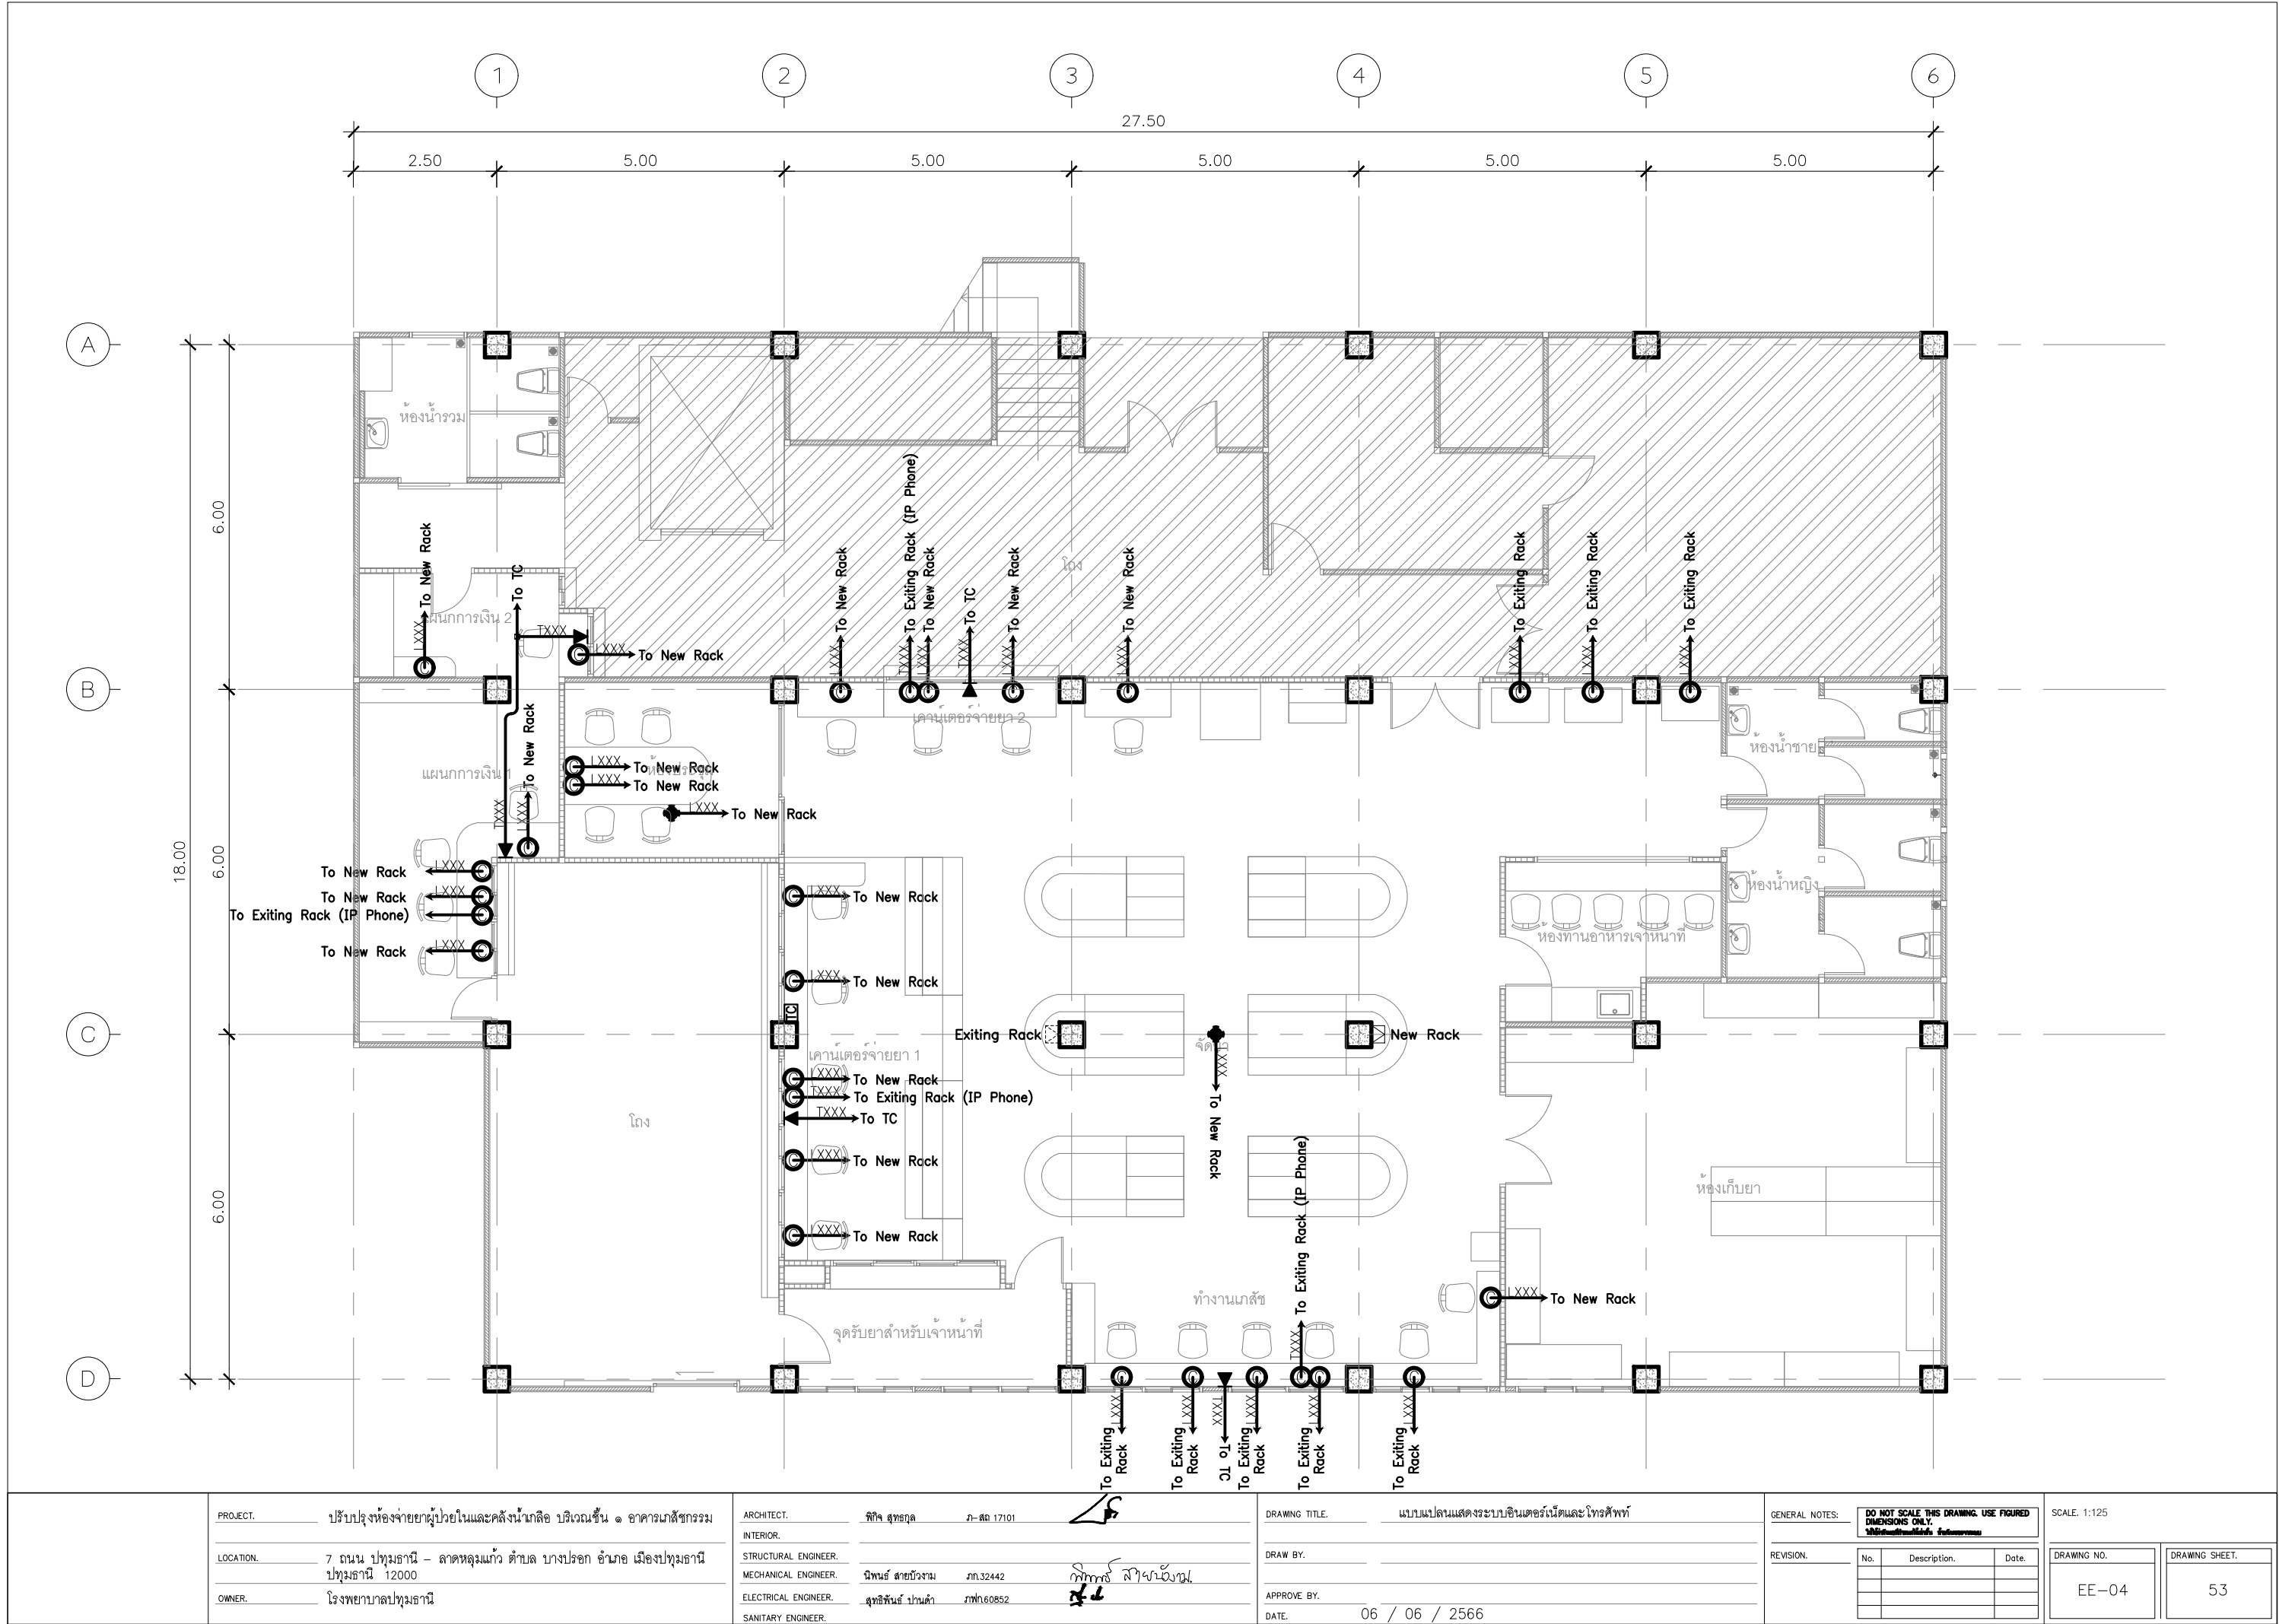

PROJECT. ปรับปรุงห้องจ่ายผู้ป่วยในและคลังน้ำเกลือ บริเวณชั้น ๑ อาคารเภสัชกรรม

LOCATION. 7 ถนน ปทุมธานี - ลาดหลุมแก้ว ตำบล บางปรอก อำเภอ เมืองปทุมธานี ปทุมธานี 12000

OWNER. โรงพยาบาลปทุมธานี

ARCHITECT. ทิศ สุธฤต 2-50 17101

INTERIOR.

STRUCTURAL ENGINEER. นิพนธ์ สายวังรม ภา.32442

MECHANICAL ENGINEER. สุทธิพันธ์ ปานดำ ภาท.60852

ELECTRICAL ENGINEER.

SANITARY ENGINEER.

DRAWING TITLE. แบบแปลนแสดงระบบเดินเคเบิลเน็ตและโทรศัพท์


DRAW BY.

APPROVE BY.

DATE. 06 / 06 / 2566

GENERAL NOTES: DO NOT SCALE THIS DRAWING. USE FIGURED DIMENSIONS ONLY. ไม่ใช้ขนาดจริงในการวัดขนาด		
REVISION.	No.	Description.
		Date.

SCALE: 1:125	
DRAWING NO.	DRAWING SHEET.
EE-04	53

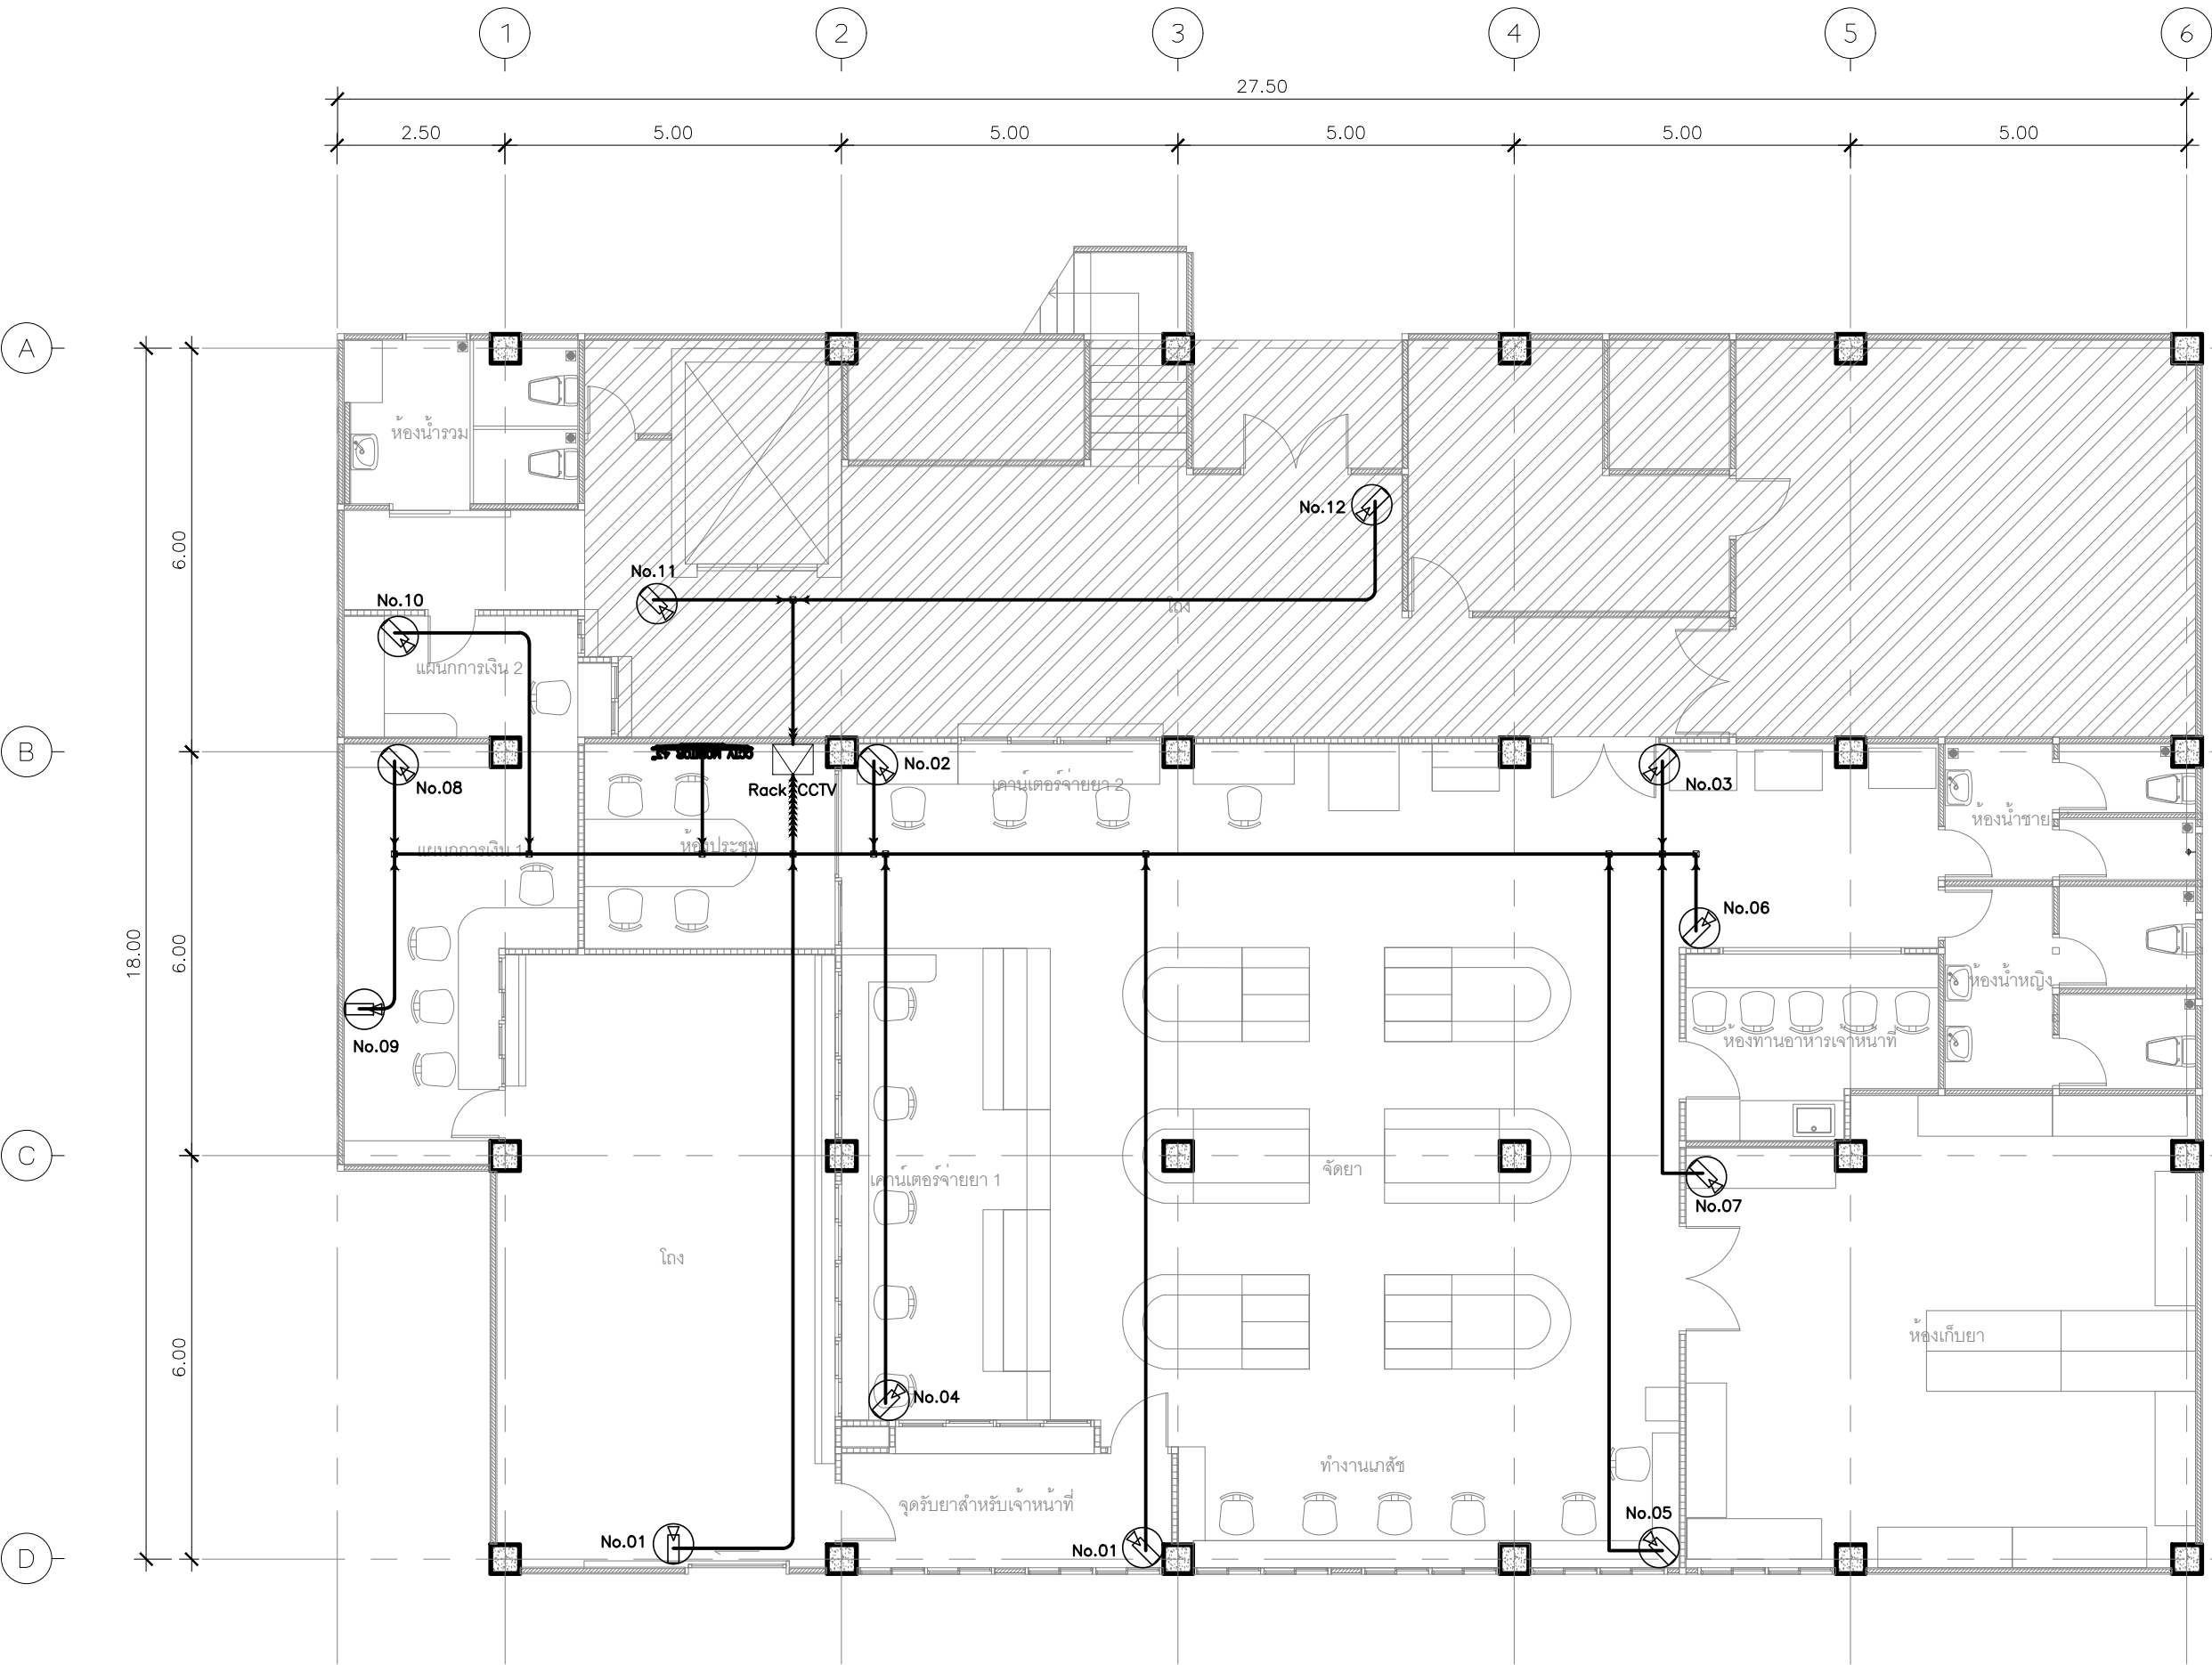

PROJECT. ปรับปรุงห้องจ่ายยาผู้ป่วยในและคลังน้ำเกลือ บริเวณชั้น ๑ อาคารเภสัชกรรม

LOCATION. 7 ถนน ปทุมธานี - ลาดหลุมแก้ว ตำบล บางปรอก อำเภอ เมืองปทุมธานี ปทุมธานี 12000

OWNER. โรงพยาบาลปทุมธานี

ARCHITECT. ทิพย์ สุทธกุล ก-สถ 17101

INTERIOR.

STRUCTURAL ENGINEER. นิพนธ์ สายบัวงาม ภท.32442

MECHANICAL ENGINEER. สุทธิพันธ์ ปานดำ ภท.160852

ELECTRICAL ENGINEER.

SANITARY ENGINEER.

DRAWING TITLE. แบบแปลนแสดงระบบกัลังวงจรปิด


DRAW BY.

APPROVE BY.

DATE. 06 / 06 / 2566

GENERAL NOTES: DO NOT SCALE THIS DRAWING. USE FIGURED DIMENSIONS ONLY. ไม่ควรใช้ขนาดเส้นวัด ใช้ตัวเลขแทน		
REVISION.	No.	Description.
		Date.

SCALE: 1:125	
DRAWING NO.	DRAWING SHEET.
EE-05	54

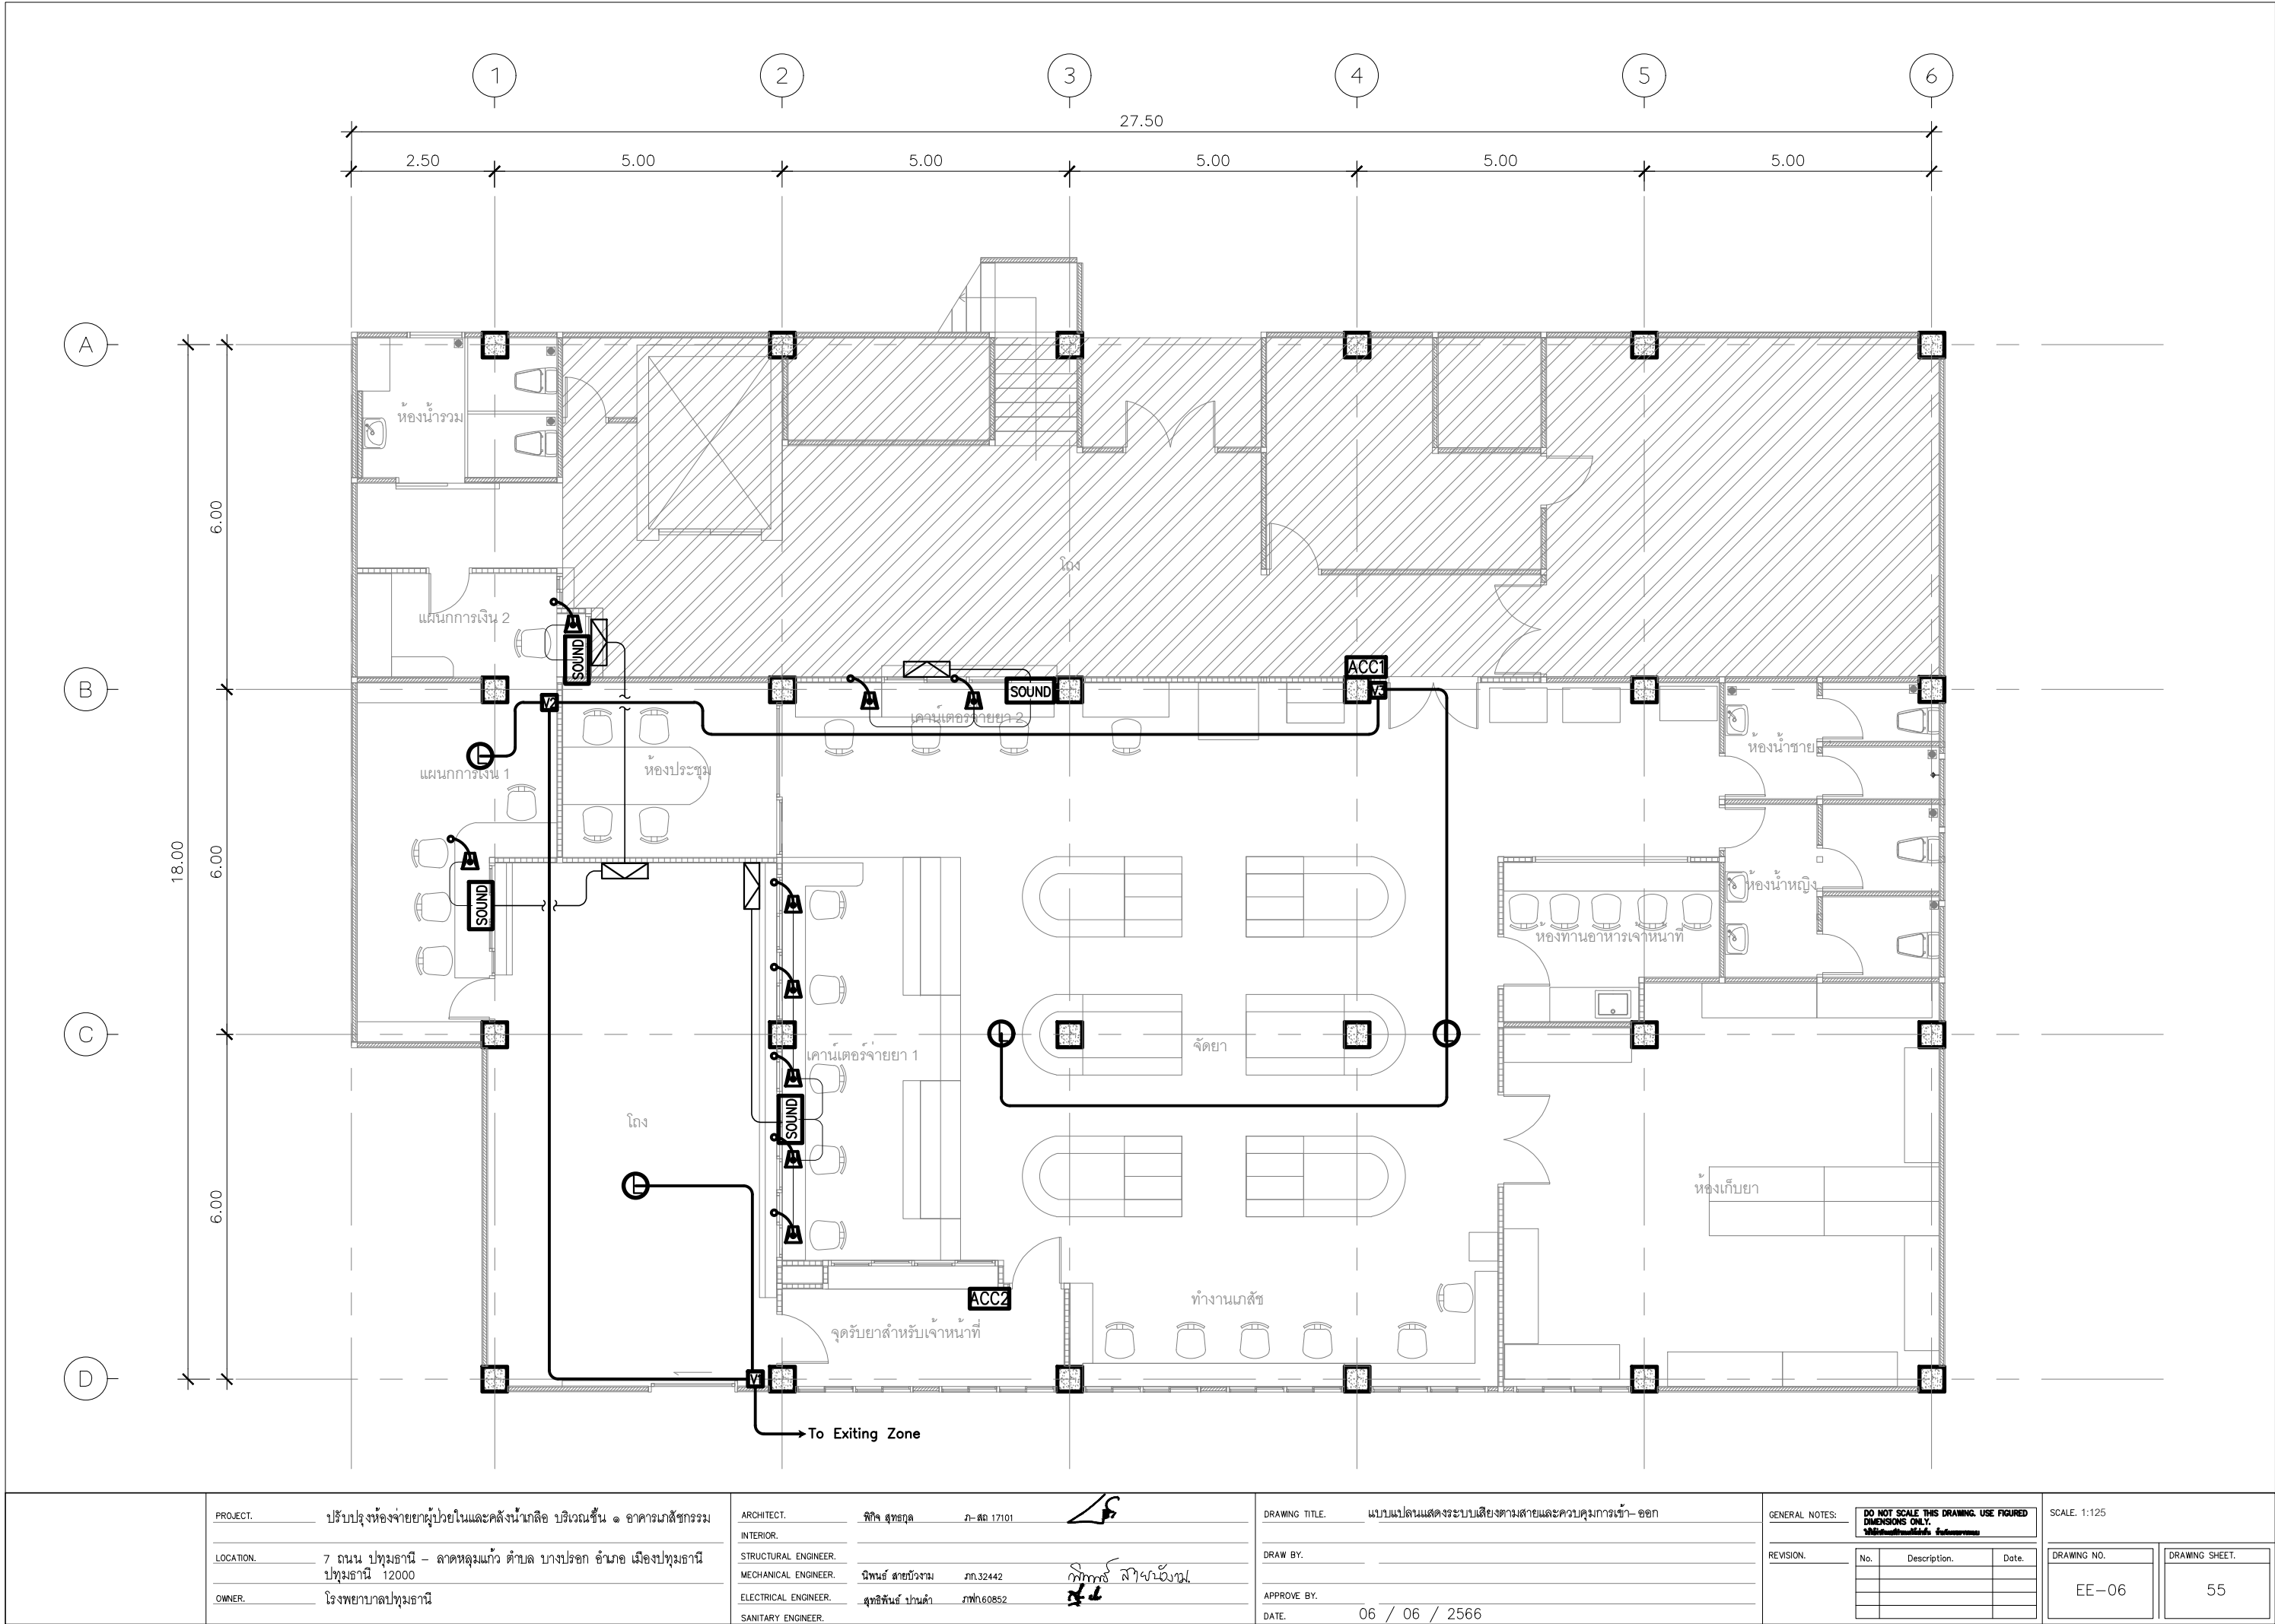

PROJECT. ปรับปรุงห้องจ่ายยาผู้ป่วยในและคลังน้ำเกลือ บริเวณชั้น ๑ อาคารเภสัชกรรม

LOCATION. 7 ถนน ปทุมธานี - ลาดหลุมแก้ว ตำบล บางปรอก อำเภอ ปทุมธานี 12000

OWNER. โรงพยาบาลปทุมธานี

ARCHITECT. ทิพย์ สุทธิกุล ก-สถ 17101

INTERIOR.

STRUCTURAL ENGINEER. นิพนธ์ สายบัวงาม ภท.32442

MECHANICAL ENGINEER. สุทธิพันธ์ ปานดำ ภท.160852

ELECTRICAL ENGINEER.

SANITARY ENGINEER.

DRAWING TITLE. แบบแปลนแสดงระบบเสียงตามสายและควบคุมการเข้า-ออก

DRAW BY.

APPROVE BY.

DATE. 06 / 06 / 2566


GENERAL NOTES: DO NOT SCALE THIS DRAWING. USE FIGURED DIMENSIONS ONLY. ไม่ควรใช้ขนาดเส้นนี้ในการสร้าง

REVISION.


No.	Description.	Date.

SCALE: 1:125

DRAWING NO.	DRAWING SHEET.
EE-06	55

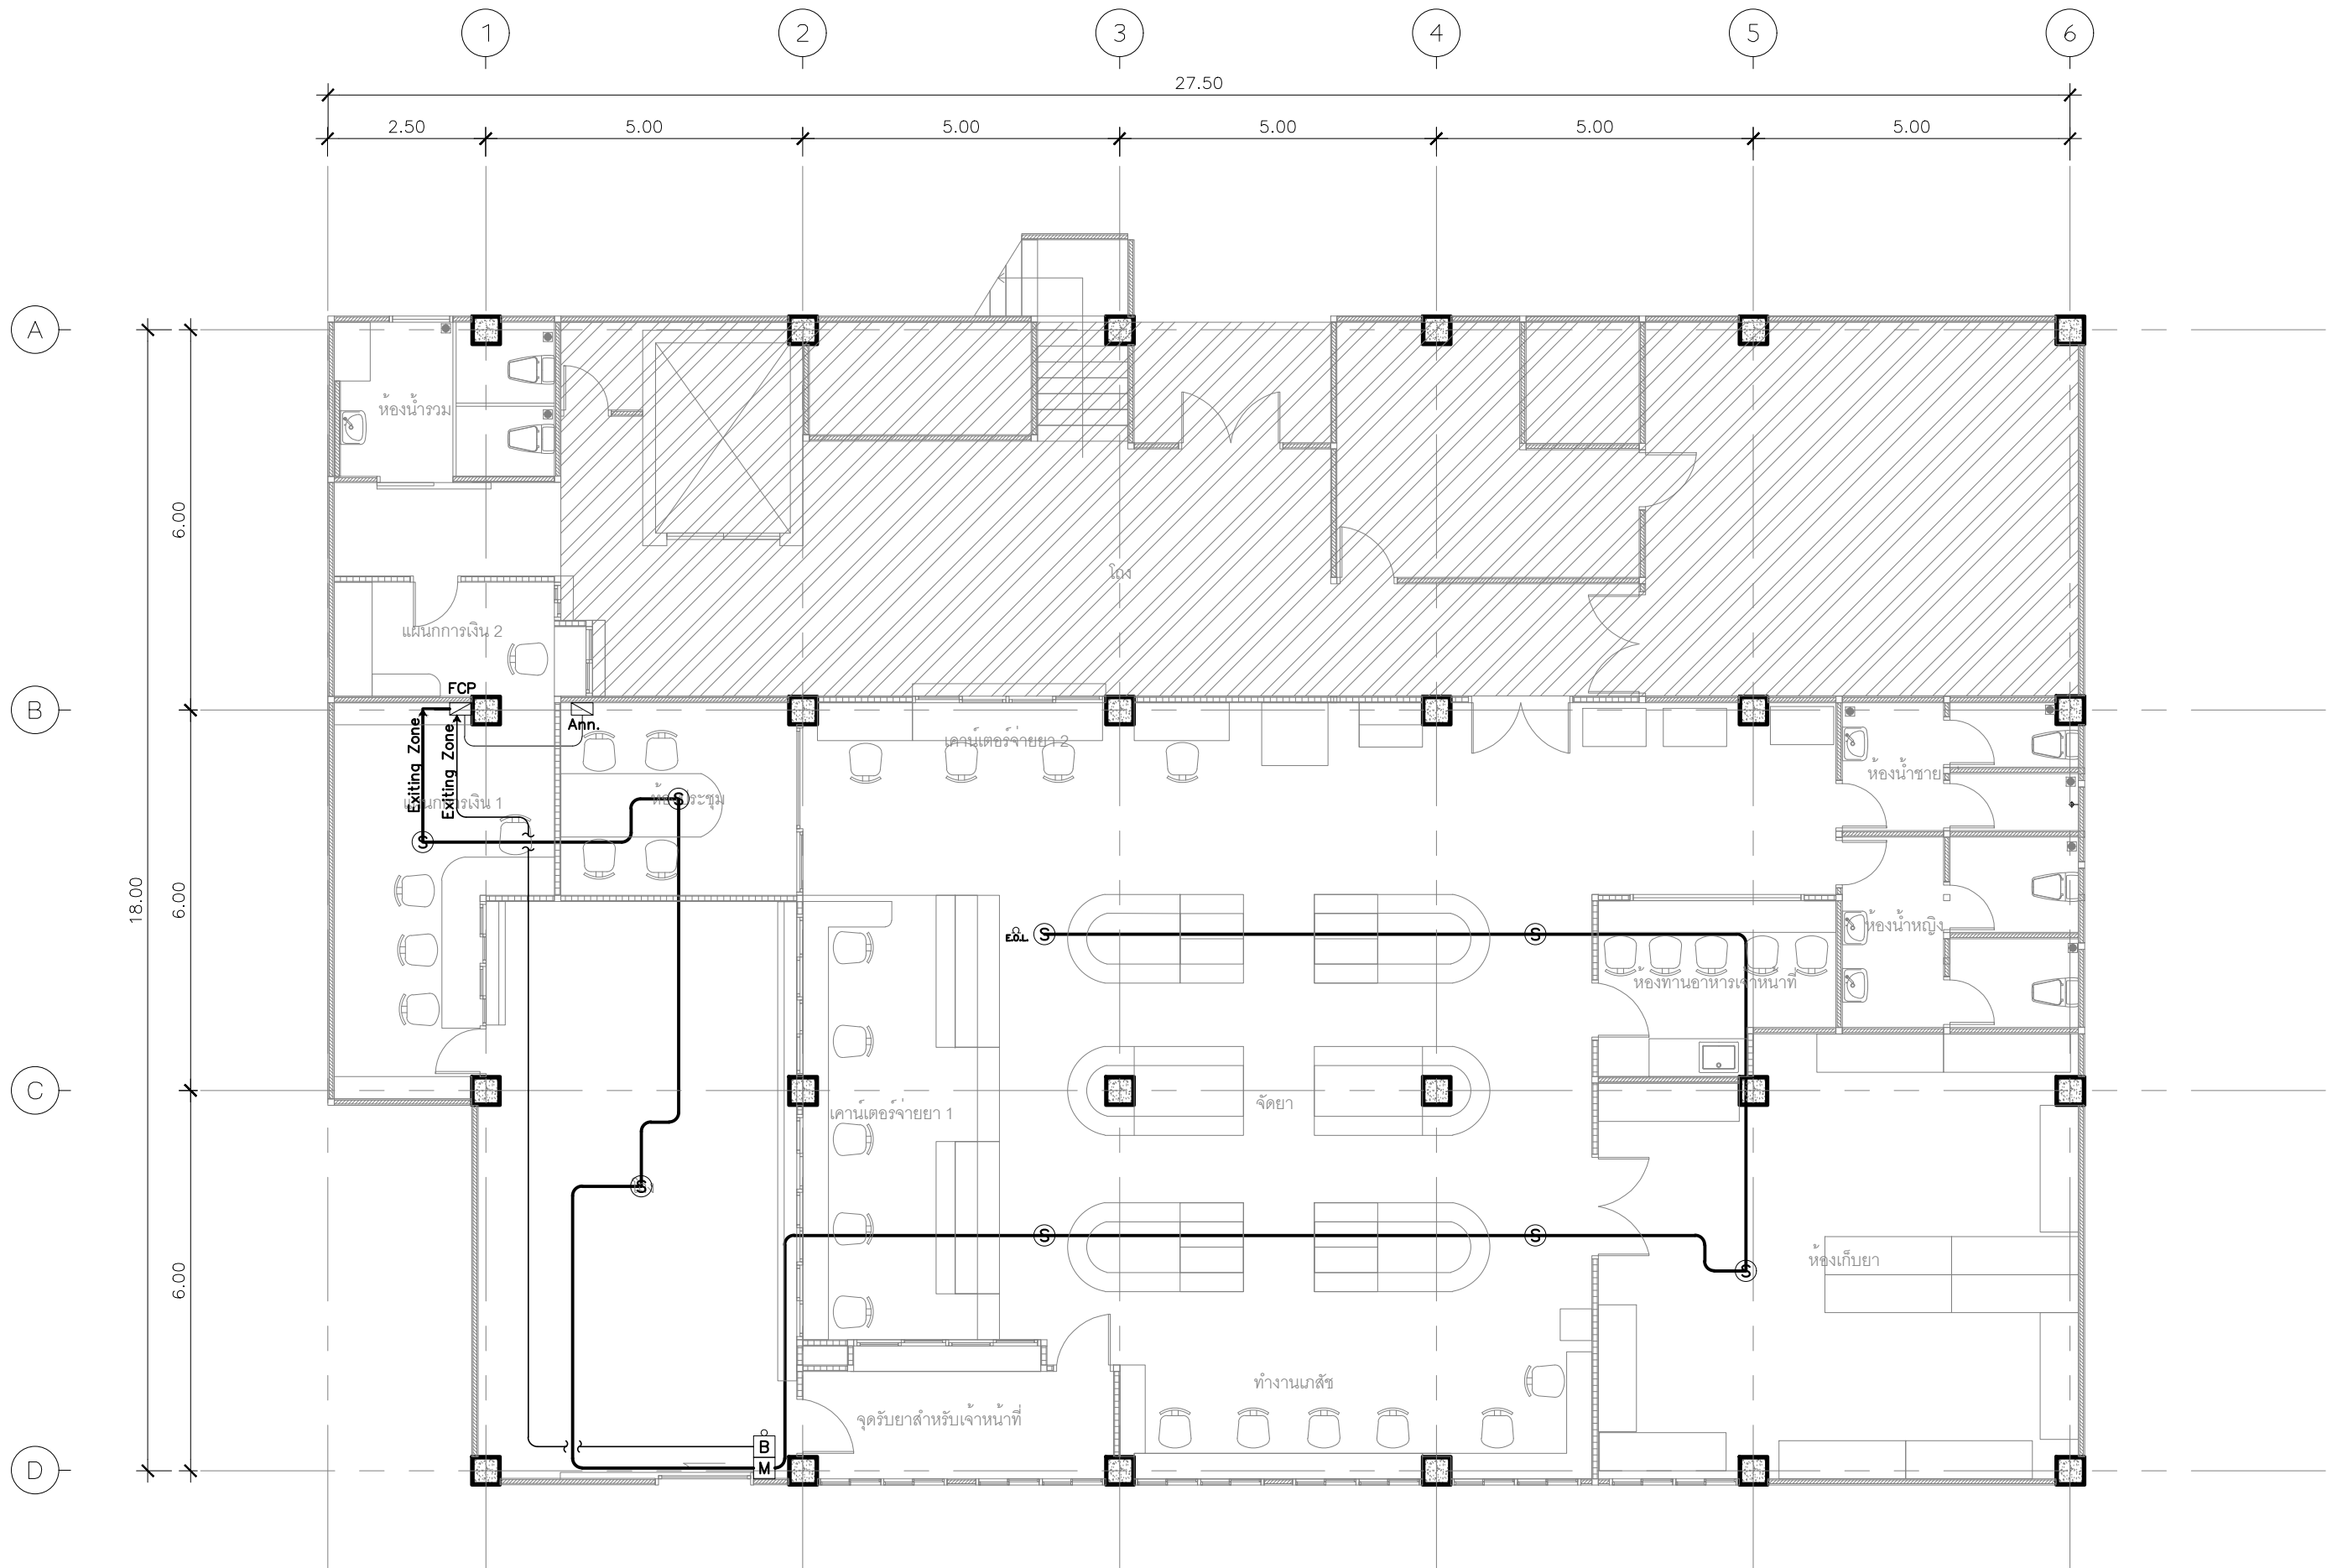

PROJECT.	ปรับปรุงห้องจ่ายยาผู้ป่วยในและคลังน้ำเกลือ บริเวณชั้น ๑ อาคารเภสัชกรรม	ARCHITECT.	ทิพย์ สุทธกุล ๒-๕๑ 17101		DRAWING TITLE.	แบบแปลนแสดงระบบแสงสว่างเพิ่มเติม	GENERAL NOTES:	DO NOT SCALE THIS DRAWING. USE FIGURED DIMENSIONS ONLY. ห้ามใช้ขนาดเส้นนี้ในการวัดขนาด	SCALE: 1:125																			
LOCATION.	7 ถนน ปทุมธานี - ลาดหลุมแก้ว ตำบล บางปรอก อำเภอ เมืองปทุมธานี ปทุมธานี 12000	INTERIOR.			DRAW BY.		REVISION.	<table><tr><th>No.</th><th>Description.</th><th>Date.</th></tr><tr><td> </td><td> </td><td> </td></tr><tr><td> </td><td> </td><td> </td></tr><tr><td> </td><td> </td><td> </td></tr><tr><td> </td><td> </td><td> </td></tr></table>	No.	Description.	Date.													<table><tr><td>DRAWING NO.</td><td>DRAWING SHEET.</td></tr><tr><td>EE-07</td><td>56</td></tr></table>	DRAWING NO.	DRAWING SHEET.	EE-07	56
No.	Description.	Date.																										
DRAWING NO.	DRAWING SHEET.																											
EE-07	56																											
OWNER.	โรงพยาบาลปทุมธานี	STRUCTURAL ENGINEER.	นิพนธ์ สายบัวงาม ภท.32442		APPROVE BY.																							
		MECHANICAL ENGINEER.	สุทธิพันธ์ ปานดำ ภท.๑60852		DATE.	06 / 06 / 2566																						
		ELECTRICAL ENGINEER.																										
		SANITARY ENGINEER.																										

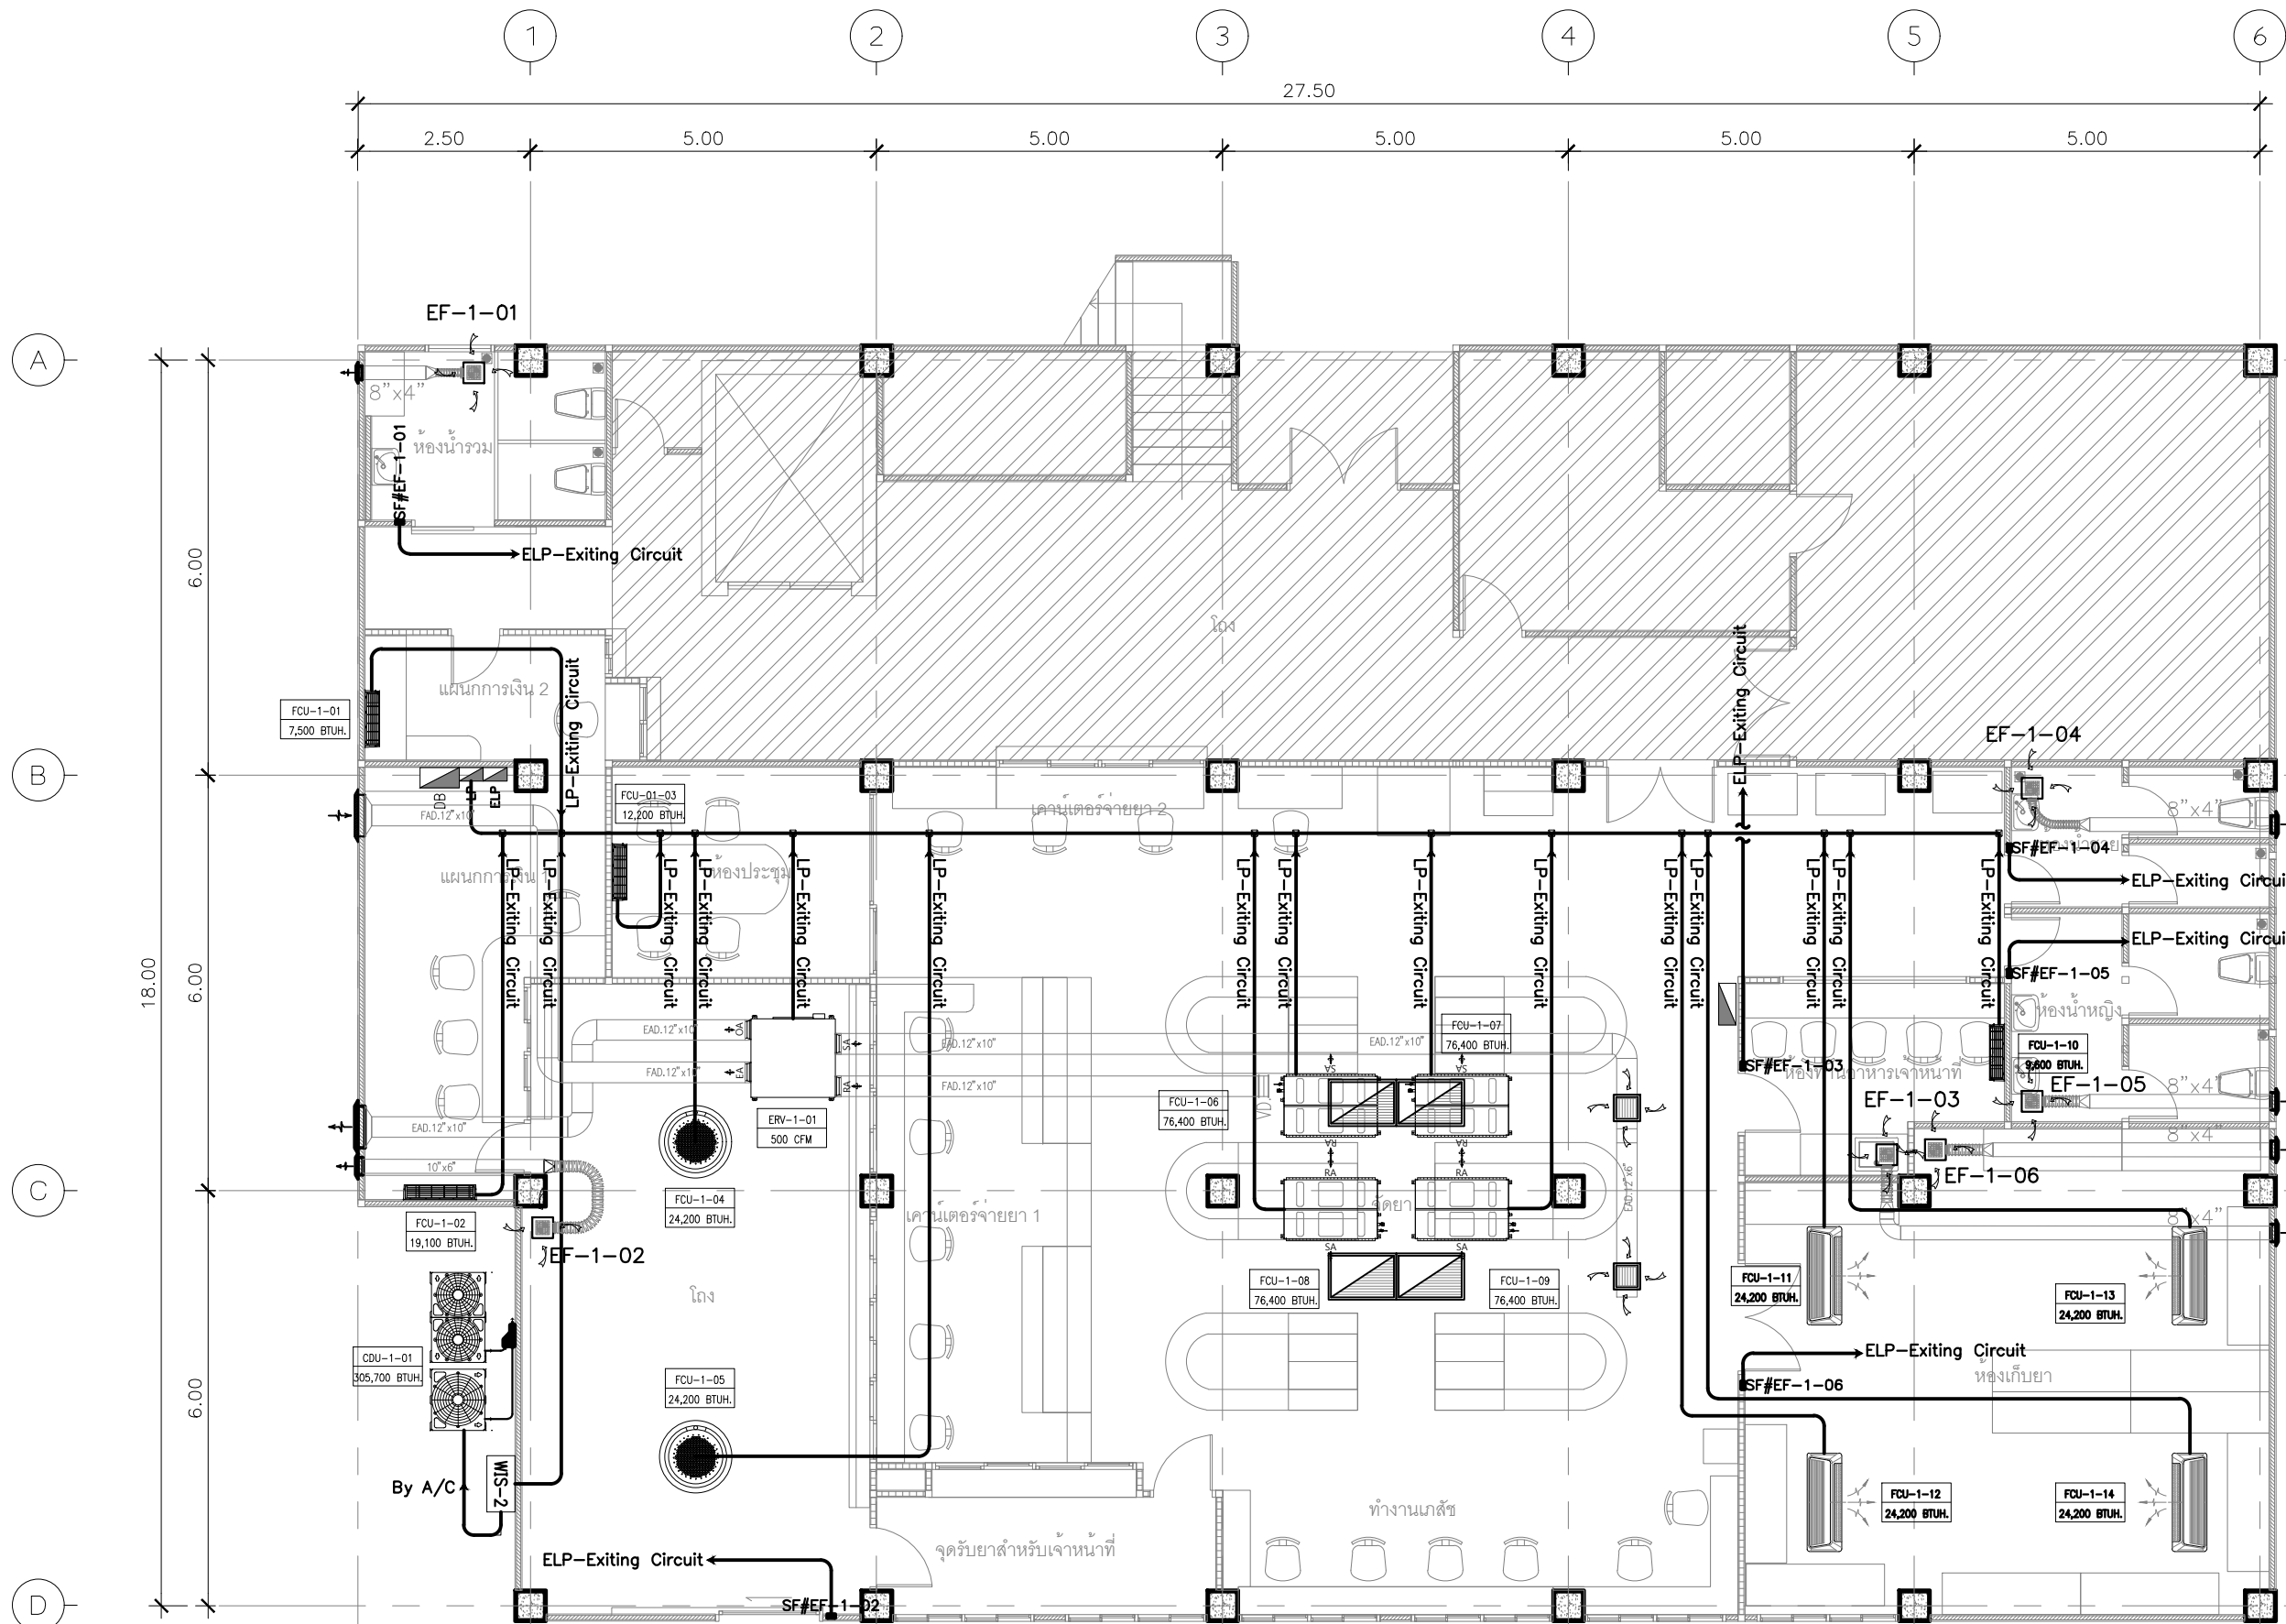

**หมายเหตุ การติดตั้งระบบไฟฟ้าเพื่อจ่ายกระแสไฟฟ้าสำหรับระบบปรับอากาศและระบายอากาศ ไม่รวมเครื่องปรับอากาศและพัดลมระบายอากาศ

PROJECT. ปรับปรุงห้องจ่ายยาผู้ป่วยในและคลังน้ำเกลือ บริเวณชั้น ๑ อาคารเภสัชกรรม			ARCHITECT. ทัศน สุทธิกุล 2-50 17101	DRAWING TITLE. แบบแปลนแสดงระบบไฟฟ้าสำหรับเครื่องปรับอากาศและระบายอากาศ	GENERAL NOTES: DO NOT SCALE THIS DRAWING. USE FIGURED DIMENSIONS ONLY. 1:50		SCALE. 1:125	
LOCATION. 7 ถนน ปทุมธานี - ลาดหลุมแก้ว ตำบล บางปรอก อำเภอ ปทุมธานี 12000			INTERIOR.	DRAW BY.	REVISION.		DRAWING NO.	
OWNER. โรงพยาบาลปทุมธานี			STRUCTURAL ENGINEER.	APPROVE BY.	No.		Description.	
			MECHANICAL ENGINEER. นิพนธ์ สายวังกรม 3ก.32442	DATE. 06 / 06 / 2566	Date.		DRAWING SHEET.	
			ELECTRICAL ENGINEER. สุทธิพันธ์ ปานดำ 3ก.160852				EE-08	
			SANITARY ENGINEER.				57	

MAXIMUM NUMBER OF TEL. CABLE IN CONDUIT OR TUBING									
SIZE OF CONDUIT OR TUBING TEL. CABLE(DIA0.5mm.)		1/2"	3/4"	1"	1 1/4"	1 1/2"	2"	2 1/2"	3"
TIEV	2C	7	15	25	40	50	—	—	—
	4C	5	12	20	30	50	—	—	—
TPEV	3P	1	4	7	10	15	25	45	60
	5P	1	3	5	8	12	20	35	50
	10P	1	2	3	5	8	15	20	30
	15P	1	1	2	4	6	10	15	25
	20P	—	1	2	3	5	9	14	20
	25P	—	1	1	3	4	7	12	15
	30P	—	—	1	2	3	6	10	15
	40P	—	—	1	1	2	5	7	10
	50P	—	—	1	1	2	4	6	9

MAXIMUM NUMBER OF COAXIAL CABLE IN CONDUIT OR TUBING						
SIZE OF CABLE	1/2"	3/4"	1"	1 1/4"	1 1/2"	2"
3C—2V	1	2	3			
5C—2V		1	2	3		
7C—2V			1	1	2	3

MAXIMUM NUMBER OF CONDUCTOR IN CONDUIT OR TUBING											
SIZING OF CABLE(THW) (mm) ²	MAXIMUM NUMBER OF CONDUCTOR IN CONDUIT OR TUBING (BASE UPON 40% CONDUCTOR FILL)										
	1/2"	3/4"	1"	1 1/4"	1 1/2"	2"	2 1/2"	3"	3 1/2"	4"	
1	6	10	16	31	45	—	—	—	—	—	
1.5	5	10	14	25	35	—	—	—	—	—	
2.5	3	5	9	16	22	38	—	—	—	—	
4	3	5	7	13	18	30	47	—	—	—	
6	2	4	5	10	14	23	36	48	—	—	
10	1	2	4	6	9	15	22	32	44	50	
16	1	2	3	4	5	9	14	21	28	37	
25	—	—	—	3	4	7	11	16	22	28	
35	—	—	—	2	3	5	8	13	18	23	
50	—	—	—	1	2	4	6	9	13	16	
70	—	—	—	1	1	3	5	8	10	13	
95	—	—	—	1	1	2	3	6	8	10	
120	—	—	—	1	1	2	3	6	8	10	
150	—	—	—	1	1	2	3	5	7	9	
185	—	—	—	1	1	1	2	4	5	7	
240	—	—	—	1	1	1	1	3	4	6	
300	—	—	—	—	1	1	1	3	4	5	
400	—	—	—	—	—	1	1	1	3	4	
500	—	—	—	—	—	1	1	1	2	3	

SIZE OF WIREWAY	W (mm.)	H (mm.)	L (mm.)	THICKNESS (mm.)
50 X 50	50	50	2400	1.2
75 X 50	75	50	2400	1.2
100 X 50	100	50	2400	1.2
100 X 100	100	100	2400	1.2
150 X 100	150	100	2400	1.2
200 X 100	200	100	2400	1.6
300 X 100	300	100	2400	1.6
300 X 150	300	150	2400	1.6

ตารางที่ ๑.13 ขนาดสายไฟฟ้าเทียบ มอก.11-2531 ตารางที่ 4 (THW) และตารางที่ 6 (NYY)
ในท่อร้อยสายโลหะ
ตามพิทช์ของกล่องป้องกันกระแทกหิน (CB)

CB (AT)	สายไฟฟ้าตารางที่ 4 (THW) ในท่อร้อยสาย		สายไฟฟ้าตารางที่ 6 (NYY) ในท่อร้อยสายสังกะสี	
	ขนาดสาย (ตร.มม.)	ขนาดท่อ (นิ้ว)	ขนาดสาย (ตร.มม.)	ขนาดท่อ (นิ้ว)
30	4x6,G-4	1	4x4,G-4	1 1/2
40	4x10,G-4	1 1/4	4x6,G-4	1 1/2
50	4x16,G-6	1 1/2	4x10,G-6	2
60	4x25,G-6	2	4x16,G-6	2
70	4x25,G-6	2	4x16,G-6	2
80	4x35,G-10	2	4x25,G-10	2
90	4x35,G-10	2	4x25,G-10	2
100	4x50,G-10	2 1/2	4x25,G-10	2
125	4x70,G-16	2 1/2	4x35,G-16	2 1/2
150	4x95,G-16	3	4x50,G-16	2 1/2
175	4x95,G-16	3	4x70,G-16	2 1/2
200	4x120,G-16	3	4x95,G-16	3
225	4x150,G-25	3	4x95,G-16	3
250	4x150,G-25	3	4x120,G-25	3
300	4x240,G-25	4	4x150,G-25	3 1/2
350	2(4x95,G-25)	2x3	4x185,G-25	4
400	2(4x120,G-25)	2x3	4x240,G-25	5
450	2(4x130,G-35)	2x3	2(4x95,G-35)	2x3
500	2(4x185,G-35)	2x3 1/2	2(4x120,G-35)	2x3
600	2(4x240,G-50)	2x4	2(4x150,G-50)	2x3 1/2
700	3(4x150,G-50)	3x3	2(4x185,G-50)	2x4
800	3(4x185,G-50)	3x3 1/2	2(4x240,G-50)	2x5

SIZE OF CABLE TRAY	W (mm.)	H (mm.)	L (mm.)	THICKNESS (mm.)
200 X 125	200	125	2400	1.6
250 X 125	250	125	2400	1.6
300 X 125	300	125	2400	1.6
400 X 150	400	150	2400	2.0
500 X 150	500	150	2400	2.0
600 X 150	600	150	2400	2.0

ตารางที่ 11 รหัสสีและสัญลักษณ์ที่ใช้ในการติดตั้งงานระบบ (ข้อ 8.1)				
ลำดับที่	รายละเอียด	ตัวอักษร	รหัสสี	สัญลักษณ์
1	ท่อ-ราง สายไฟฟ้ากำลังปกติ	N	แดง	ดำ
2	ท่อ-ราง สายไฟฟ้าฉุกเฉิน	E	เหลือง	แดง
3	ท่อ-ราง สายสัญญาณระบบสัญญาณเตือนเพลิงไหม้	FA	ส้ม	ดำ
4	ท่อ-ราง สายสัญญาณระบบเสียงและประกาศเตือน	PA	ขาว	ดำ
5	ท่อ-ราง สายสัญญาณระบบโทรทัศน์รวม	MATV	ขาว	ดำ
6	ท่อ-ราง สายสัญญาณระบบโทรทัศน์วงจรปิด	CCTV	น้ำเงิน	ดำ
7	ท่อ-ราง สายสัญญาณระบบควบคุมประตูเข้า-ออก	ACC	น้ำเงิน	ดำ
8	ท่อ-ราง สายสัญญาณระบบวิทยุคมนาคม	NC	น้ำตาล	ดำ
9	ท่อ-ราง สายสัญญาณระบบโทรศัพท์รวม	CL	น้ำตาล	ดำ
10	ท่อ-ราง สายสัญญาณระบบ BAS	BAS	ฟ้า	ดำ
11	ท่อ-ราง สายสัญญาณระบบโทรศัพท์	TEL	เขียว	ดำ
12	ท่อ-ราง สายสัญญาณคอมพิวเตอร์	COMP	ดำ	ขาว
13	อุปกรณ์ดินจนท่อร้อยสายไฟฟ้าและสายสัญญาณ	-	เทาเข้ม	-
14	Distribution Board & Motor Control Board ระบบไฟฟ้าปกติ	-	งาช้าง	ดำ
15	Distribution Board & Motor Control Board ระบบไฟฟ้าฉุกเฉิน	-	งาช้าง	แดง
16	Busbar และสายไฟฟ้า เฟส A (R)	-	ดำ	-
17	Busbar และสายไฟฟ้า เฟส B (S)	-	แดง	-
18	Busbar และสายไฟฟ้า เฟส C (T)	-	น้ำเงิน	-
19	Busbar และสายไฟฟ้าสายศูนย์ (N)	-	ขาว	-
20	Busbar และสายไฟฟ้าสายดิน (G)	-	เขียว	-

หมายเหตุ

- รหัสสี หมายถึง แลบลีโก้ให้ทำเครื่องหมายที่ท่อร้อยสายหรือกล่องต่อสายเพื่อทราบว่าเป็นท่อร้อยสายของระบบใด
- สัญลักษณ์ หมายถึง สีของตัวอักษรที่อยู่บนกล่องต่อสายเพื่อทราบว่าเป็นกล่องต่อสายของระบบใด
- ลำดับที่ 1 และ 2 ตัวอักษรสัญลักษณ์วงจรแสงสว่างใช้ "LTG." วงจรตัวรับใช้ "RCT."
- ท่อร้อยสายให้ใช้แฉกรหัสสีที่ Clamp กล่องต่อแยกสาย กล่องดึงสาย และปากกล่อง ลำหรับปากกล่องต่อแยกสาย และกล่องดึงสายต้องมีฉนวนสัญลักษณ์ด้วย

	PROJECT. ปรับปรุงห้องจ่ายผู้ป่วยในและคลังน้ำเกลือ บริเวณชั้น ๑ อาคารเภสัชกรรม	ARCHITECT. ศึกษ สุธฤต ๒-๕๑ 17101	DRAWING TITLE. ตัวอย่างรายละเอียดทั่วไป-2	GENERAL NOTES: DO NOT SCALE THIS DRAWING. USE FIGURED DIMENSIONS ONLY. ห้ามใช้ขนาดจริงในการวัดขนาด		SCALE. NTS.	
	LOCATION. 7 ถนน ปทุมธานี – ลาดหลุมแก้ว ตำบล บางปรอก อำเภอ ปทุมธานี ปทุมธานี 12000	INTERIOR.	DRAW BY.	REVISION.		DRAWING NO.	
	OWNER. โรงพยาบาลปทุมธานี	STRUCTURAL ENGINEER. นิพนธ์ สายวังงาม ๒๓.32442	APPROVE BY.	No. Description. Date.		DRAWING SHEET.	
		ELECTRICAL ENGINEER. สุทธิพันธ์ ปานคำ ๒๓๖0852	DATE. 06 / 06 / 2566			EE-11 60	

AIR CONDITION

DRAWING	NO.	DRAWING NAME.
AC-01		สารบัญและสัญลักษณ์ประกอบแบบ
AC-02		ตารางเครื่องปรับอากาศ VRF
AC-03		ตารางเครื่องพัดลมระบายอากาศ
AC-04		REFIGERANT PIPING SINGLE LINE DIAGRAM
AC-05		แปลนท่อน้ำยาระบบปรับอากาศ VRF ชั้น 1
AC-06		แปลนท่อน้ำทิ้งระบบปรับอากาศ VRF ชั้น 1
AC-07		แปลนท่อดมระบบปรับอากาศ ชั้น 1
AC-08		แปลนท่อดมระบบระบายอากาศ ชั้น 1
AC-09		รายละเอียดประกอบกรติดตั้ง 1
AC-10		รายละเอียดประกอบกรติดตั้ง 2
AC-11		รายละเอียดประกอบกรติดตั้ง 3
AC-12		รายละเอียดประกอบกรติดตั้ง 4
AC-13		รายละเอียดประกอบกรติดตั้ง 5
AC-14		รายละเอียดประกอบกรติดตั้ง 6

MECHANICAL AIR CONDITIONING AND VENTILATION LEGEND SYMBOLS AND NOTES

DUCTWORK		PIPING		PIPING	
SYMBOL	DESCRIPTION	SYMBOL	DESCRIPTION	SYMBOL	DESCRIPTION
	DOUBLE-LINE AND SINGLE LINE RECTANGULAR DUCT, FIRST NUMBER INDICATES SIDE VIEW IN INCH, SECOND NUMBER INDICATE SIDE IN DEPTH IN INCH		CHILLED WATER SUPPLY		MODULATING ELECTRIC CONTROL VALVE
	DOUBLE-LINE AND SINGLE-LINE ROUND DUCT NUMBER INDICATES DIAMETER IN INCH		CHILLED WATER RETURN		BALANCING VALVE
	ACOUSTICAL LINED DUCTWORK,GIVEN SIZES ARE CLEAR INSIDE DIMENSIONS IN INCH		CONDERSER WATER SUPPLY		PRESSURE DIFFERENTIAL CONTROL VALVE
	INCLINED RISER OR DROP IN DIRECTION OF AIR FLOW		CONDERSER WATER RETURN	CONTROL	
	FLEXIBLE DUCT		AIR RELIEF LINE (VENT)	SYMBOL	DESCRIPTION
	FLEXIBLE CONNECTION		DRAIN LINE		TEMP & HUMIDITY SENSOR (SAME CASING)
	DIRECTION OF AIR FLOW		GATE VALVE		TEMPERATURE / HUMIDITY SENSOR
	TRANSITION		ANGLE VALVE		DUCT OR PIPE TEMPERATURE SENSOR
	THROAT SIZE IN mm		GLOBE VALVE		DUCT THERMOSTAT WITH AVERAGING ELEMENT
	RADIUS ELBOW WITH TURNING VANES&MITER ELBOW WITH TURNING VANES		BALL VALVE		PRESSURE GAGE
	GRAVITY DAMPER		BUTTERFLY VALVE		LCD TOUCHSCREEN 7"
	RECTANGULAR DUCT BRANCH		PLUG VALVE		SMOKE DETECTOR
	CIRCULAR DUCT BRANCH		PRESSURE REDUCING VALVE		DUCT SMOKE DETECTOR
	EXHAUST AIR GRILLE WWD (WALL TYPE)		THREE-WAY VALVE		DUCT STATIC PRESSURE SENSOR
	EXHAUST AIR GRILLE WWD (CEILING TYPE)		RELIEF VALVE		PILOT LIGHT
	RETURN AIR GRILLE		CHECK VALVE		MOTOR STARTER COIL
	RETURN AIR GRILLE		STRAINER WITH BLOWDOWN		TIME CLOCK
	SUPPLY AIR GRILLE		AUTOMATIC AIR VENT		OVERLOAD PROTECTION
	SUPPLY AIR GRILLE		PRESSURE/TEMPERATURE TAP		ELECTRIC CONTACT, NORMALLY OPEN
	INSERT SCREEN		FLEXIBLE CONNECTION		ELECTRIC CONTACT, NORMALLY CLOSED
	ELBOW TURNED DOWN		BTU. METER		MANUAL PUSH BUTTION SWITCH
	ELBOW TURNED UP		WATER METER		TIME DELAY RELAY
	MOTORIZED DAMPER		PIPE CAP		ELECTRIC MOTOR
	FIRE DAMPER WITH ACCESS DOOR & FUSIBLE LINK		PIPE RISE		CONTROL PANEL
			PIPE DROP		THERMOSTAT
			PIPE CONNECTION BOTTOM		ISOLATING SWITCH
			PIPE CONNECTION, TOP		MOTOR STARTER PANEL
			PRESSURE GAUGE		EMERGENCY STOP LOCK
			EXPANSION JOINT		FUSE LINK/SWITCH
			POINT OF CONNECTION		SAFETY SWITCH WITH FUSE,WP,2P
			FLOW CONTROL VALVE		FLOW SWITCH
			FLOW SWITCH		ON-OFF SWITCH
			DRAIN VALVE	AIR CONDITIONING MACHINE	
			ALIGNMENT GUIDE		FAN FILTER UNIT
			EXPANSION LOOP		
			FLANGED CONNECTION		AIR HANDLING UNIT
			UNION		

ABBREVIATION

AD	ACCESS DOOR
AFF	ABOVE FINISHED FLOOR
AHU	AIR HANDLING UNIT
AMB	AMBIENT
AP	ACCESS PANEL
BDD	BACKDRAFT DAMPER
BHP	BRAKE HORSEPOWER
BTUH	BTU PER HOUR
'C	CELCIUS
CAV	CONSTANT AIR VOLUME UNIT
CC	COOLING COIL
CFM	CUBIC FEET PER MINUTE
CG	CEILING GRILLE
CHW	CEILLED WATER
COND	CONDENSATE
CR	CEILING REGISTER
CW	CONDENSER WATER
DB	DRY BULB
DIA	DIAMETER
D	DRAIN
EAG	EXHAUST AIR GRILLE
EAD	EXHAUST AIR DUCT
EAL	EXHAUST AIR LOUVER W/INSECT SCREEN
EAT	ENTERING AIR TEMPERATURE
EDB	ENTERING DRY BULB TEMPERATURE
EF	EXHAUST FAN
EL	ELEVATION
ELEC	ELECTRICAL
ENT	ENTERING
ESP	EXTERNAL STATIC PRESSURE
'F	FARENHEIT
FAD	FRESH AIR DUCT
FAL	FRESH AIR LOUVER W/INSECT SCREEN
FCU	FAN COIL UNIT
FCV	FLOW CONTROL VOLVE
FD/FLD	FIRE DAMPER
GPM	GALLON PER MINUTE
HPU	HEAT PUMP UNIT
INS	INSERT SCREEN
KW	KILOWATT
(L)	LINED DUCTWORK
LDB	LEAVING DRY BULB TEMPERATURE
MAX	MAXIMUM
MBH	THOUSAND BTU PER HOUR
MD	MOTORIZED DAMPER
MW	MAKE UP WATER
MIN	MINIMUM
NC	NORMALLY CLOSED
NO	NORMALLY OPEN
OPER.WT.	OPERATING WEIGHT
OPNG	OPENING
OA	OUTSIDE AIR
OAL	OUTSIDE AIR LOUVER W/INSECT SCREEN
PD	PRESSURE DAMPER
PF	PRESSURIZE FAN
RA	RETURN AIR
RAD	RETURN AIR DUCT
RAG	RETURN AIR GRILLE
RAR	RETURN AIR REGISTER
RH	RELATIVE HUMIDITY
RPM	REVOLUTIONS PER MINUTE
SA	SUPPLY AIR
SAD	SUPPLY AIR DUCT
SAG	SUPPLY AIR GRILLE
SAR	SUPPLY AIR REGISTER
SAT	SOUND ATTENUATOR
SLD	SLOT LINEAR DIFFUSER
SF	SUPPLY FAN
SP	STATIC PRESSURE
SQ.M.	SQUARE METER
TAG	TRANSFER AIR GRILLE
TAR	TRANSFER AIR REGISTER
TEMP	TEMPERATURE
TYP.	TYPICAL
VD	VOLUME CONTROL DAMPER

สารบัญและสัญลักษณ์ประกอบแบบ

SCALE NTS

PROJECT.	ปรับปรุงห้องฉายยาผู้ป่วยในและคลังน้ำเกลือ บริเวณชั้น ๑ อาคารเมดิคัลกรม
LOCATION.	7 ถนน ปทุมธานี – ลาดหลุมแก้ว ตำบล บางปรอก อำเภอ เมืองปทุมธานี ปทุมธานี 12000
OWNER.	โรงพยาบาลปทุมธานี

ARCHITECT.	ศิริกิจ สุทธิกุล	ภ- สด 17101	
INTERIOR.			
STRUCTURAL ENGINEER.			
MECHANICAL ENGINEER.	นิพนธ์ สายบัวรวม	ภก.32442	
ELECTRICAL ENGINEER.	สุทธิพันธ์ ปั่นคำ	ภกฟ.60852	
SANITARY ENGINEER.			

DRAWING TITLE. สารบัญและลัญลักษณ์ประกอบแบบ

DRAW BY. _____

APPROVE BY. _____

DATE. 06 / 06 / 2566

GENERAL NOTES:	DO NOT SCALE THIS DRAWING. USE FIGURED DIMENSIONS ONLY. REVISIONS																		
REVISION.	<table style="width: 100%; border-collapse: collapse;"> <tr> <th style="width: 10%;">No.</th> <th style="width: 60%;">Description.</th> <th style="width: 30%;">Date.</th> </tr> <tr><td> </td><td> </td><td> </td></tr> <tr><td> </td><td> </td><td> </td></tr> <tr><td> </td><td> </td><td> </td></tr> <tr><td> </td><td> </td><td> </td></tr> <tr><td> </td><td> </td><td> </td></tr> </table>	No.	Description.	Date.															
No.	Description.	Date.																	

SCALE. NTS	
DRAWING NO.	DRAWING SHEET.
AC-01	61

CAPACITY SCHEDULE FOR AIR COOLED SPLIT TYPE AIR CONDITIONER (VARIABLE REFRIGERANT FLOW (VRF))

UNIT NO.	LOCATION SERVED	QTY. SET(S)	MATCHING UNIT CAPACITY					CONDENSING UNIT (CDU.)				AIR HANDLER (FCU OR AHU)				REFRIGERANT & DRAIN PIPE		
			TOTAL HEAT	SENSIBLE HEAT	SUPPLY AIR	OUTDOOR AIR	ENTERING AIR TEMP.	INPUT POWER (MAX.)	POWER SUPPLY	COMPRESSOR TYPE	AIR OUTLET	EXT.STATIC PRESSTURE	POWER CONSUMPSION	POWER SUPPLY	TYPE	LIQUID LINE	SUCTION LINE	DRAIN LINE
			BTU/H	BTU/H	CFM	CFM	°F DB/°F WB	KW.	V/Ph/Hz	TYPE	TYPE	In. Wg.	WATT	V/Ph/Hz		In.Dia	In.Dia	In.Dia
FCU-1-01	แผนกการเงิน	1	7,500	5,250	200	-	80/66	-	-	-	-	-	32	220/1/50	WM	1/4	1/2	1/2
FCU-1-02	แผนกการเงิน	1	19,100	13,370	450	-	80/66	-	-	-	-	-	48	220/1/50	WM	1/4	1/2	1/2
FCU-1-03	ห้องหัวหน้า	1	12,300	8,610	260	-	80/66	-	-	-	-	-	42	220/1/50	WM	1/4	1/2	1/2
FCU-1-04	โถง	1	24,200	16,940	560	-	80/66	-	-	-	-	-	34	220/1/50	CC	3/8	5/8	1
FCU-1-05	โถง	1	24,200	16,940	560	-	80/66	-	-	-	-	-	34	220/1/50	CC	3/8	5/8	1
FCU-1-06	ห้องยาใน	1	76,400	53,480	2,050	-	80/66	-	-	-	-	1.10	530	220/1/50	CCS	3/8	3/4	1
FCU-1-07	ห้องยาใน	1	76,400	53,480	2,050	-	80/66	-	-	-	-	1.10	530	220/1/50	CCS	3/8	3/4	1
FCU-1-08	ห้องยาใน	1	76,400	53,480	2,050	-	80/66	-	-	-	-	1.10	530	220/1/50	CCS	3/8	3/4	1
FCU-1-09	ห้องยาใน	1	76,400	53,480	2,050	-	80/66	-	-	-	-	1.10	530	220/1/50	CCS	3/8	3/4	1
FCU-1-10	ห้องทานอาหารเจ้าหน้าที่	1	9,600	6,720	260	-	80/66	-	-	-	-	-	42	220/1/50	WM	1/4	1/2	1/2
FCU-1-11	STORE	1	24,200	16,940	540	-	80/66	-	-	-	-	-	80	220/1/50	WM	3/8	5/8	3/4
FCU-1-12	STORE	1	24,200	16,940	540	-	80/66	-	-	-	-	-	80	220/1/50	WM	3/8	5/8	3/4
FCU-1-13	STORE	1	24,200	16,940	540	-	80/66	-	-	-	-	-	80	220/1/50	WM	3/8	5/8	3/4
FCU-1-14	STORE	1	24,200	16,940	540	-	80/66	-	-	-	-	-	80	220/1/50	WM	3/8	5/8	3/4
CDU-1-01	หลังคาทางเดินเข้าอาคาร	1	305,700	-	-	-	-	26.04	380/3/50	SSC Scrollx3	V.D.T.	-	-	-	-	3/4	1-3/8	-

REMARK:-

1. COIL FACE VELOCITY SHALL BE NOT EXCEED 550 FPM. FOR AHU. AND 450 FPM. FOR FCU
2. MATCHING CAPACITY SHALL BE BASED ON AIR ENTERING CONDENSER TEMPERATUER OF 95 DEG.F.
AND SATUATED SUCTION TEMPERATURE OF 43-45 DEG.F.
3. EXTERNAL STATIC PRESSURE EXCLUDE AIR FILTER PRESSURE DROP
4. THE TOTAL POWER CONSUMPTION SHALL BE NOT EXCEED 1.40 KW/TON OR EER MORE THAN 8.5
5. TYPE OF CONDENSING UNIT ARE AS FOLLOW
V.D.T. : VERTICAL DRAW THRU
H.D.T. : HORIZONTAL DRAW THRU
6. TYPE OF FAN COIL UNIT (FCU) ARE AS FOLLOW
CSE : CEILING SUPPENDED EXPOSED TYPE, DIRECT DRIVE
CCS : CEILING CONCEALED, DUCTED TYPE W/AIR FILTER, RETURN AIR CHAMBER
WM : WALL MOUNTED, EXPOSED TYPE, DIRECT DRIVE
FSE : FLOOR STANDING EXPOSED TYPE
CC : CASSATE TYPE, CEILING CONCEALED DIRRECRT DRIVE WITH 4 WAYS AUTOMATIC SWING AIR SUPPLY
HRV : HEAT RECLAIM VENTILATION

7. ALL AHU. SHOULD BE INSTALLED ON SPRING ISOLATOR, WHICH MINIMUM STATIC DERLECTION 1.5"
8. ALL FCU. SHOULD BE INSTALLED WITH SPRING HANGER, WHICH HAVE STATIC DEFLECTION 1"
9. CONDENSING UNIT FOR ALL CAPACITY
SHALL PROVIDED ACCESSORIES AS FOLLOWS
- SERVICE VALVE
- SIGHTGLASS & DRIER FILTER
10. CONDENSING UNIT FOR 380V POWER SUPPLY
SHALL PROVIDED ACCESSORIES AS FOLLOWS
- UNDER & OVER VOLTAGE PROTECTION
- HIGH & LOW PRESSURE PROTECTION
- PHASE REVERSE & UNBALANCE PROTECTION
11. FCU TO PROUCE MAXIMUM NOISE LEVEL 45dBA AT 1.5 m MEDIUM SPEED.
12. ALL HEA CAPACITY AS SHOWN ABOVE ARE THE MINIMUM INROOM REQUIREMENT.
INCASE OF CDU FAR AWAY FROM CDU, THE SELECTION OF CDU SHALL BE COMPENSATE ALL LOST.

ตารางเครื่องปรับอากาศ VRF
SCALE NTS

PROJECT.ปรับปรุงห้องจ่ายยาผู้ป่วยในและคลังน้ำเกลือ บริเวณชั้น ๑ อาคารเภสัชกรรม	ARCHITECT.พิสิษ สุทธกุล ๒-๕๑ 17101	DRAWING TITLE.ตารางเครื่องปรับอากาศ VRF	GENERAL NOTES: DO NOT SCALE THIS DRAWING. USE FIGURED DIMENSIONS ONLY. ใช้ข้อมูลจากตาราง อย่าใช้การวัด	SCALE. NTS												
LOCATION.7 ถนน ปทุมธานี – ลาดหลุมแก้ว ตำบล บางปรอก อำเภอ ปทุมธานี 12000	INTERIOR.	DRAW BY.	REVISION. <table><tr><th>No.</th><th>Description.</th><th>Date.</th></tr><tr><td> </td><td> </td><td> </td></tr><tr><td> </td><td> </td><td> </td></tr><tr><td> </td><td> </td><td> </td></tr></table>	No.	Description.	Date.										DRAWING NO. AC-02
No.	Description.	Date.														
OWNER.โรงพยาบาลปทุมธานี	STRUCTURAL ENGINEER.นิพนธ์ สายกิจงาม ๒ก.32442	APPROVE BY.	DRAWING SHEET.	DRAWING SHEET.62												
	ELECTICAL ENGINEER.สุทธิพันธ์ ปานคำ ๒กฟ160852	DATE.06 / 06 / 2566														
	SANITARY ENGINEER.															

CAPACITY SCHEDULE FOR VENTILATION FAN

UNIT NO.	LOCATION SERVICE	TYPE	Q'TY	TOTAL CAPACITY	EXT.STATIC PRESSURE	FAN SPEED	APPROX. FAN MOTOR	POWER SUPPLY	FUNCTION
			(SET(S))	(CFM.@)	(IN.WG.)	(RPM.@)	(WATT)	(V/Ph/Hz)	
ชั้น 1									
EF-1-01	ห้องน้ำรวม	CM	1	80	0.20	720	20	220/1/50	EXHAUST AIR
EF-1-02	โถง	CM	1	200	0.20	590	42	220/1/50	EXHAUST AIR
EF-1-03	ห้องทานอาหารเจ้าหน้าที่	CM	1	80	0.20	720	20	220/1/50	EXHAUST AIR
EF-1-04	ห้องน้ำชาย	CM	1	80	0.20	720	20	220/1/50	EXHAUST AIR
EF-1-05	ห้องน้ำหญิง	CM	1	100	0.20	570	28	220/1/50	EXHAUST AIR
EF-1-06	สโตร์	CM	1	180	0.20	570	45	220/1/50	EXHAUST AIR
ERV-1-01	ห้องยาใน	ERV	1	500	0.20	-	510	220/1/50	FRESH & EXHAUST AIR
รวม EF ทั้งหมด			7						

REMARK:

1. ABBREVIATIONS FOR UNIT TYPE

- CFID : COMPACT CENTRIFUGAL FORWARD CURVE, INLINE, DIRECT DRIVED
- CFSD : CENTRIFUGAL BLOWER, FORWARD CURVE BLADE, SINGLE INLET, DIRECT DRIVED
- CFSB : CENTRIFUGAL BLOWER, FORWARD CURVE BLADE, SINGLE INLET, BELT DRIVED
- CBSB : CENTRIFUGAL BLOWER, BACKWARD CURVE BLADE, SINGLE INLET, BELT DRIVED
- APID : AXIAL FLOW FAN, PROPELLER BLADE, INLINE TYPE, DIRECT DRIVE
- HPID : HIGH PRESSURE INDUSTRIAL W/GRAVITY SHUTTER, PROPELLERL, DIRECT DRIVE
- HPIF : HIGH PRESSURE INDUSTRIAL FAN WITH AUTOMATIC SHUTTER
- PRV : PROPELLER ROOF VENTILATOR
- MNS : MINI SIROCCO, SINGLE INLET, DIRECT DRIVE, W/SERVICE OPENING.
- PP : PROPELLER FAN, DIRECT DRIVED WITH AUTOMATIC SHUTTER
- CM : CEILING MOUNTED, CENTRIFUGAL FOREWARD CURVE
- ERV : ENERGY RECOVERY VENTILATOR

2. ABBREVIATIONS FOR ISOLATORS TYPE

- A : SPRING ISOLATOR HANGER W/DOUBLE DEFLACTION NEOPRENE
 - B : SPRING ISOLATOR W/NEOPRENE ACOUSTIC PAD
 - C : NEOPRENE ACOUSTIC PAD
3. FAN MOTOR HP. AS SHOW ARE APPROXIMATE
- /C : CEILING MOUNT
 - /W : WALL MOUNT
 - /F : FLOOR MOUNT
 - EF : EXHAUST AIR
 - FF : FRESH AIR
 - /SP : SOUND PROOF
 - /CH : CHEMICAL PROOF
 - /FR : FIRE RATED PROOF 1 HRS.@250 DEG. C.
 - JF : JET FAN


4. OPERATING SOUND PRESSURE LEVEL NOT MORE THAN 65 dBA MEASURED AT 1.5 m. FROM FAN

5. ALL CENTRIFUGAL FAN SHOULD SELECTED FAN EFFICIENCY 60% (MINIMUM).

6. OUTLET VELOCITY NOT MORE THAN 2000 FPM

ตารางเครื่องพัดลมระบายอากาศ
SCALE NTS


PROJECT.ปรับปรุงห้องจ่ายยาผู้ป่วยในและคลังน้ำเกลือ บริเวณชั้น ๑ อาคารเภสัชกรรม	ARCHITECT.พิสิษ สุทธกุล ๒-๕๑ 17101	DRAWING TITLE.ตารางเครื่องพัดลมระบายอากาศ	GENERAL NOTES: DO NOT SCALE THIS DRAWING. USE FIGURED DIMENSIONS ONLY. ใช้ขนาดที่ระบุไว้เสมอ ห้ามย่อขนาด	SCALE. NTS												
LOCATION.7 ถนน ปทุมธานี – ลาดหลุมแก้ว ตำบล บางปรอก อำเภอ ปทุมธานี 12000	INTERIOR.	DRAW BY.	REVISION. <table><tr><th>No.</th><th>Description.</th><th>Date.</th></tr><tr><td> </td><td> </td><td> </td></tr><tr><td> </td><td> </td><td> </td></tr><tr><td> </td><td> </td><td> </td></tr></table>	No.	Description.	Date.										DRAWING NO. AC-03
No.	Description.	Date.														
OWNER.โรงพยาบาลปทุมธานี	STRUCTURAL ENGINEER.นิพนธ์ สายกิจงาม ๒ก.32442	APPROVE BY.	DRAWING SHEET.	DRAWING SHEET.63												
	ELECTICAL ENGINEER.สุทธิพันธ์ ปานดำ ๒กท160852	DATE.06 / 06 / 2566														
	SANITARY ENGINEER.															

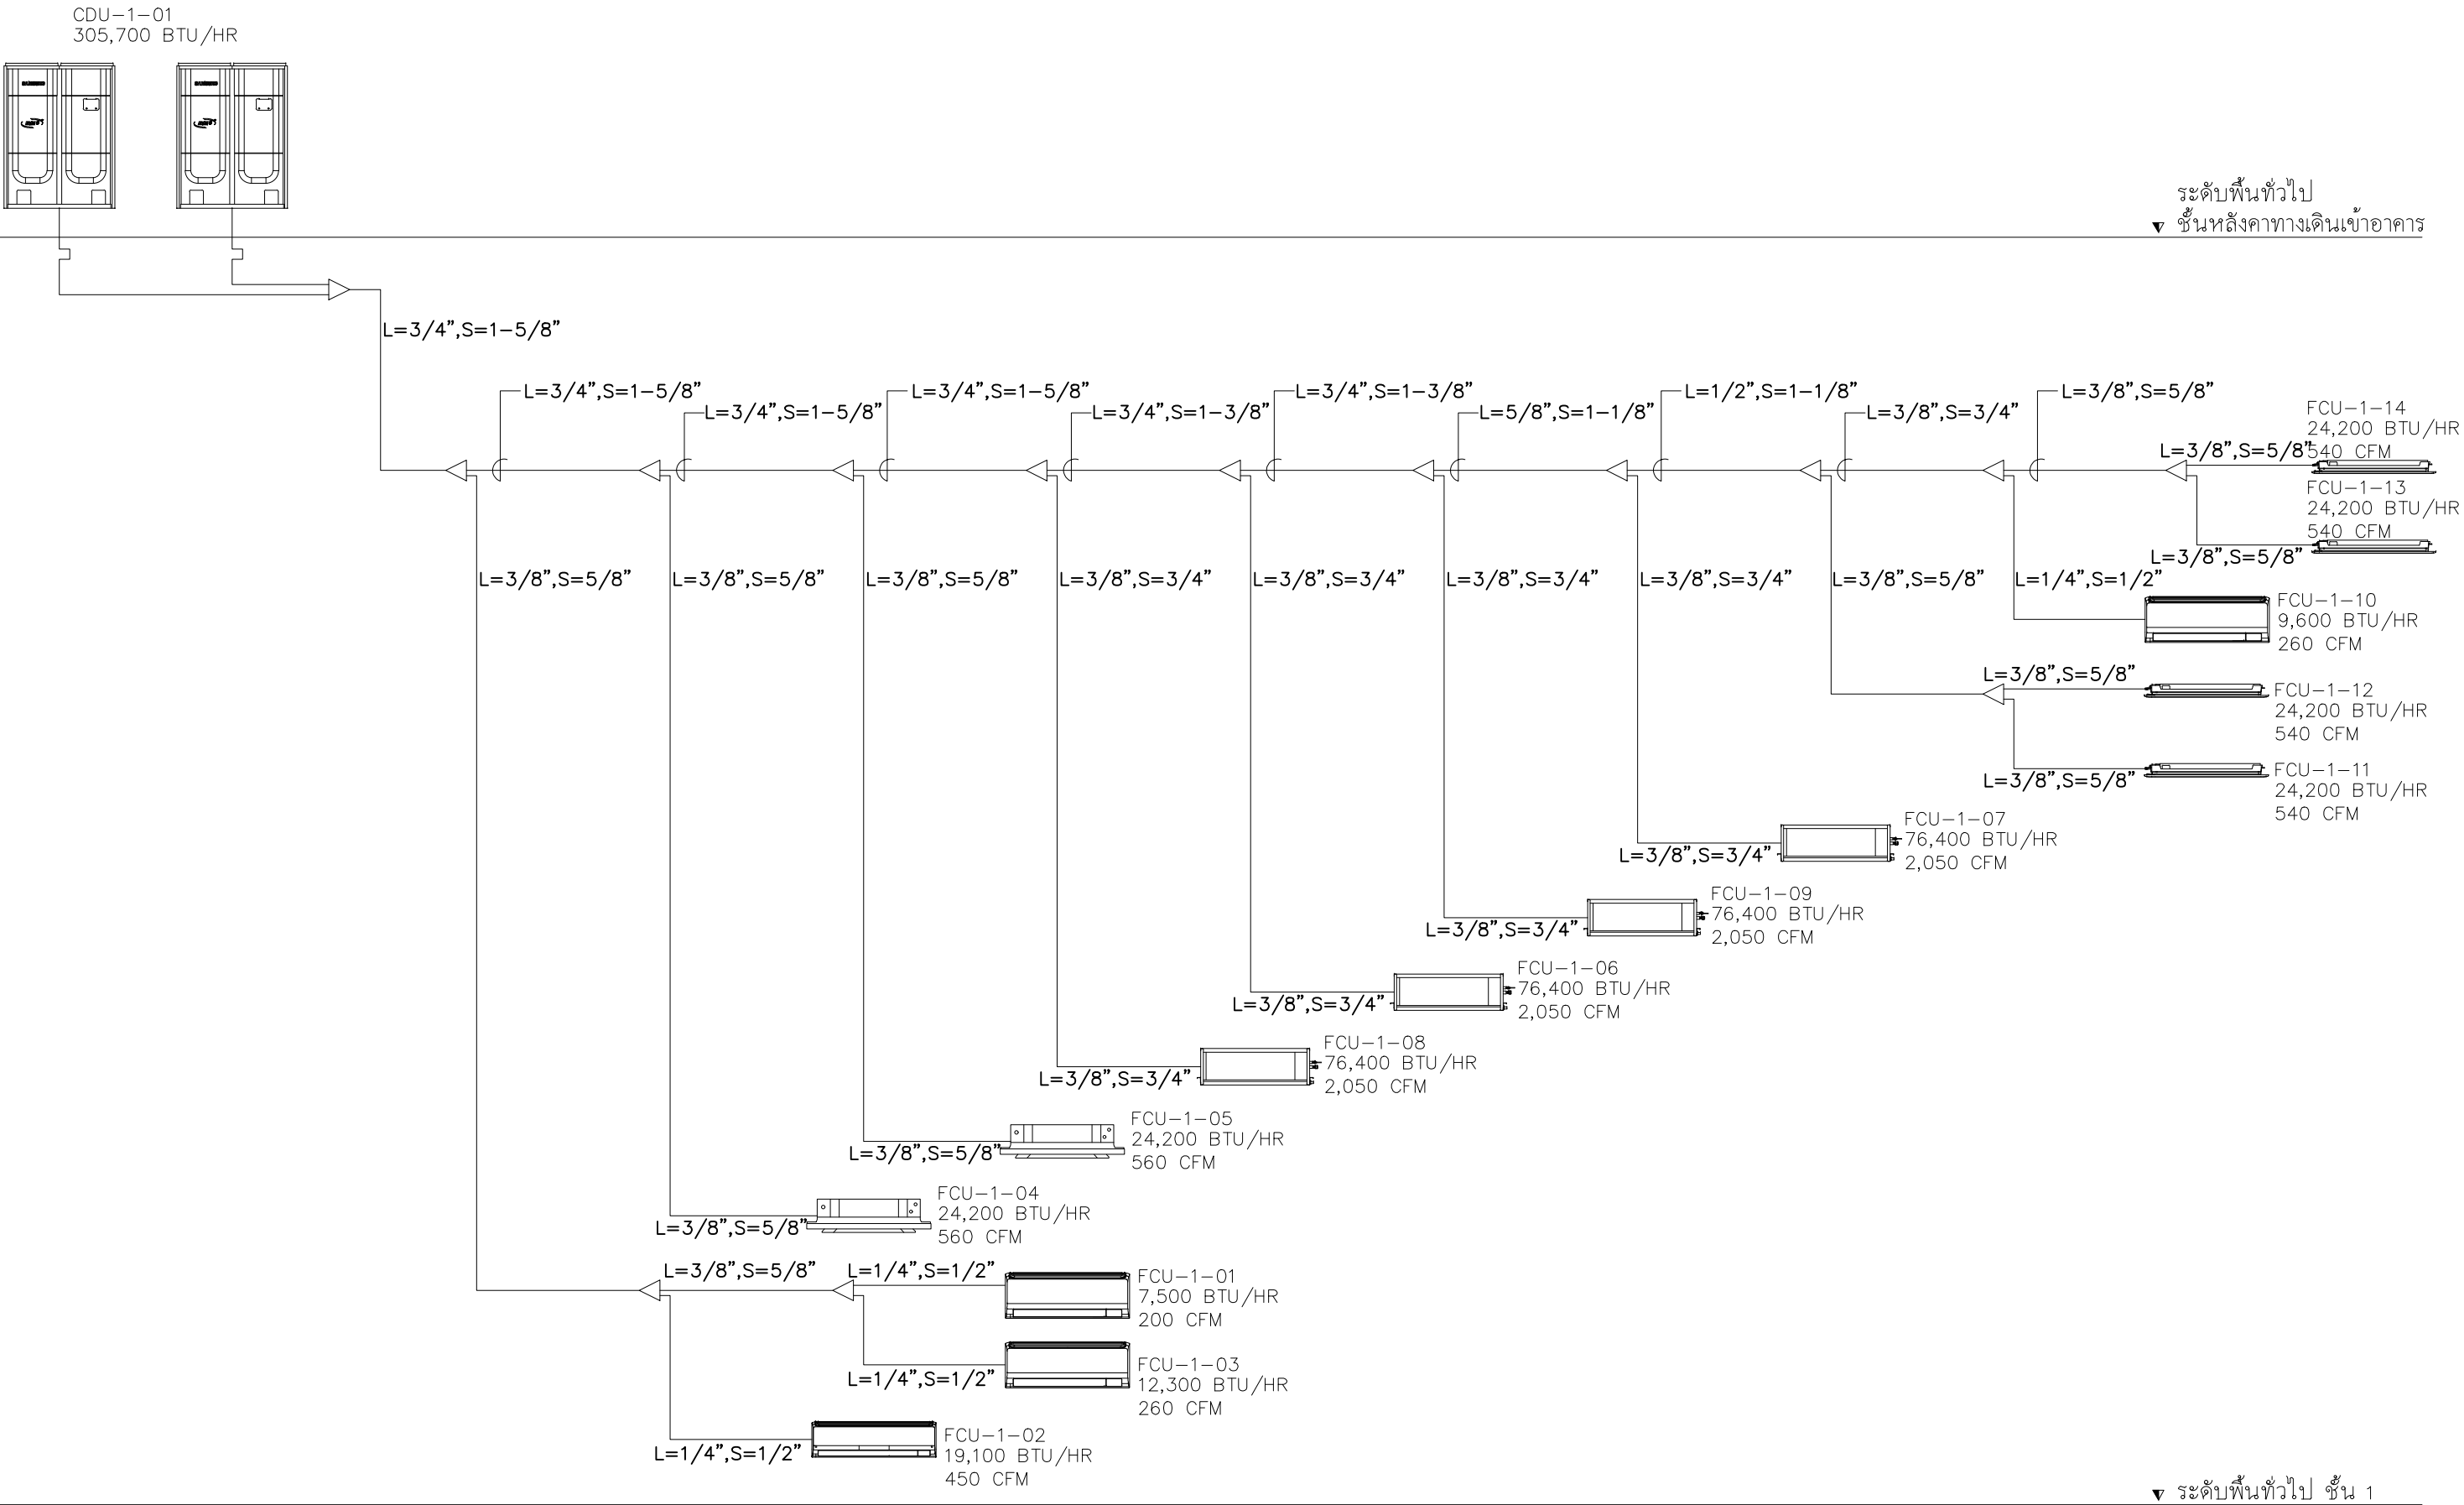

REFRIGERANT PIPING SINGLE LINE DIAGRAM


SCALE NTS

PROJECT.ปรับปรุงห้องจ่ายยาผู้ป่วยในและคลังน้ำเกลือ บริเวณชั้น ๑ อาคารเภสัชกรรม	ARCHITECT.ทวิชัย สุทธิกุล ๒-๕๑ 17101		DRAWING TITLE.REFRIGERANT PIPING SINGLE LINE DIAGRAM		GENERAL NOTES: DO NOT SCALE THIS DRAWING. USE FIGURED DIMENSIONS ONLY.		SCALE. NTS	
	INTERIOR.		DRAW BY.		REVISION.		DRAWING NO.	
	STRUCTURAL ENGINEER.		APPROVE BY.		No.		Description.	
	MECHANICAL ENGINEER.		DATE.		Date.		DRAWING SHEET.	
LOCATION.7 ถนน ปทุมธานี - ลาดหลุมแก้ว ตำบล บางปรอก อำเภอ ปทุมธานี 12000	MECHANICAL ENGINEER.นิพนธ์ สายกิจจาม ๒๓.32442		06 / 06 / 2566				SN-04	
OWNER.โรงพยาบาลปทุมธานี	ELECTRICAL ENGINEER.สุทธิพันธ์ ปานดำ ๒๓.160852						64	
	SANITARY ENGINEER.							

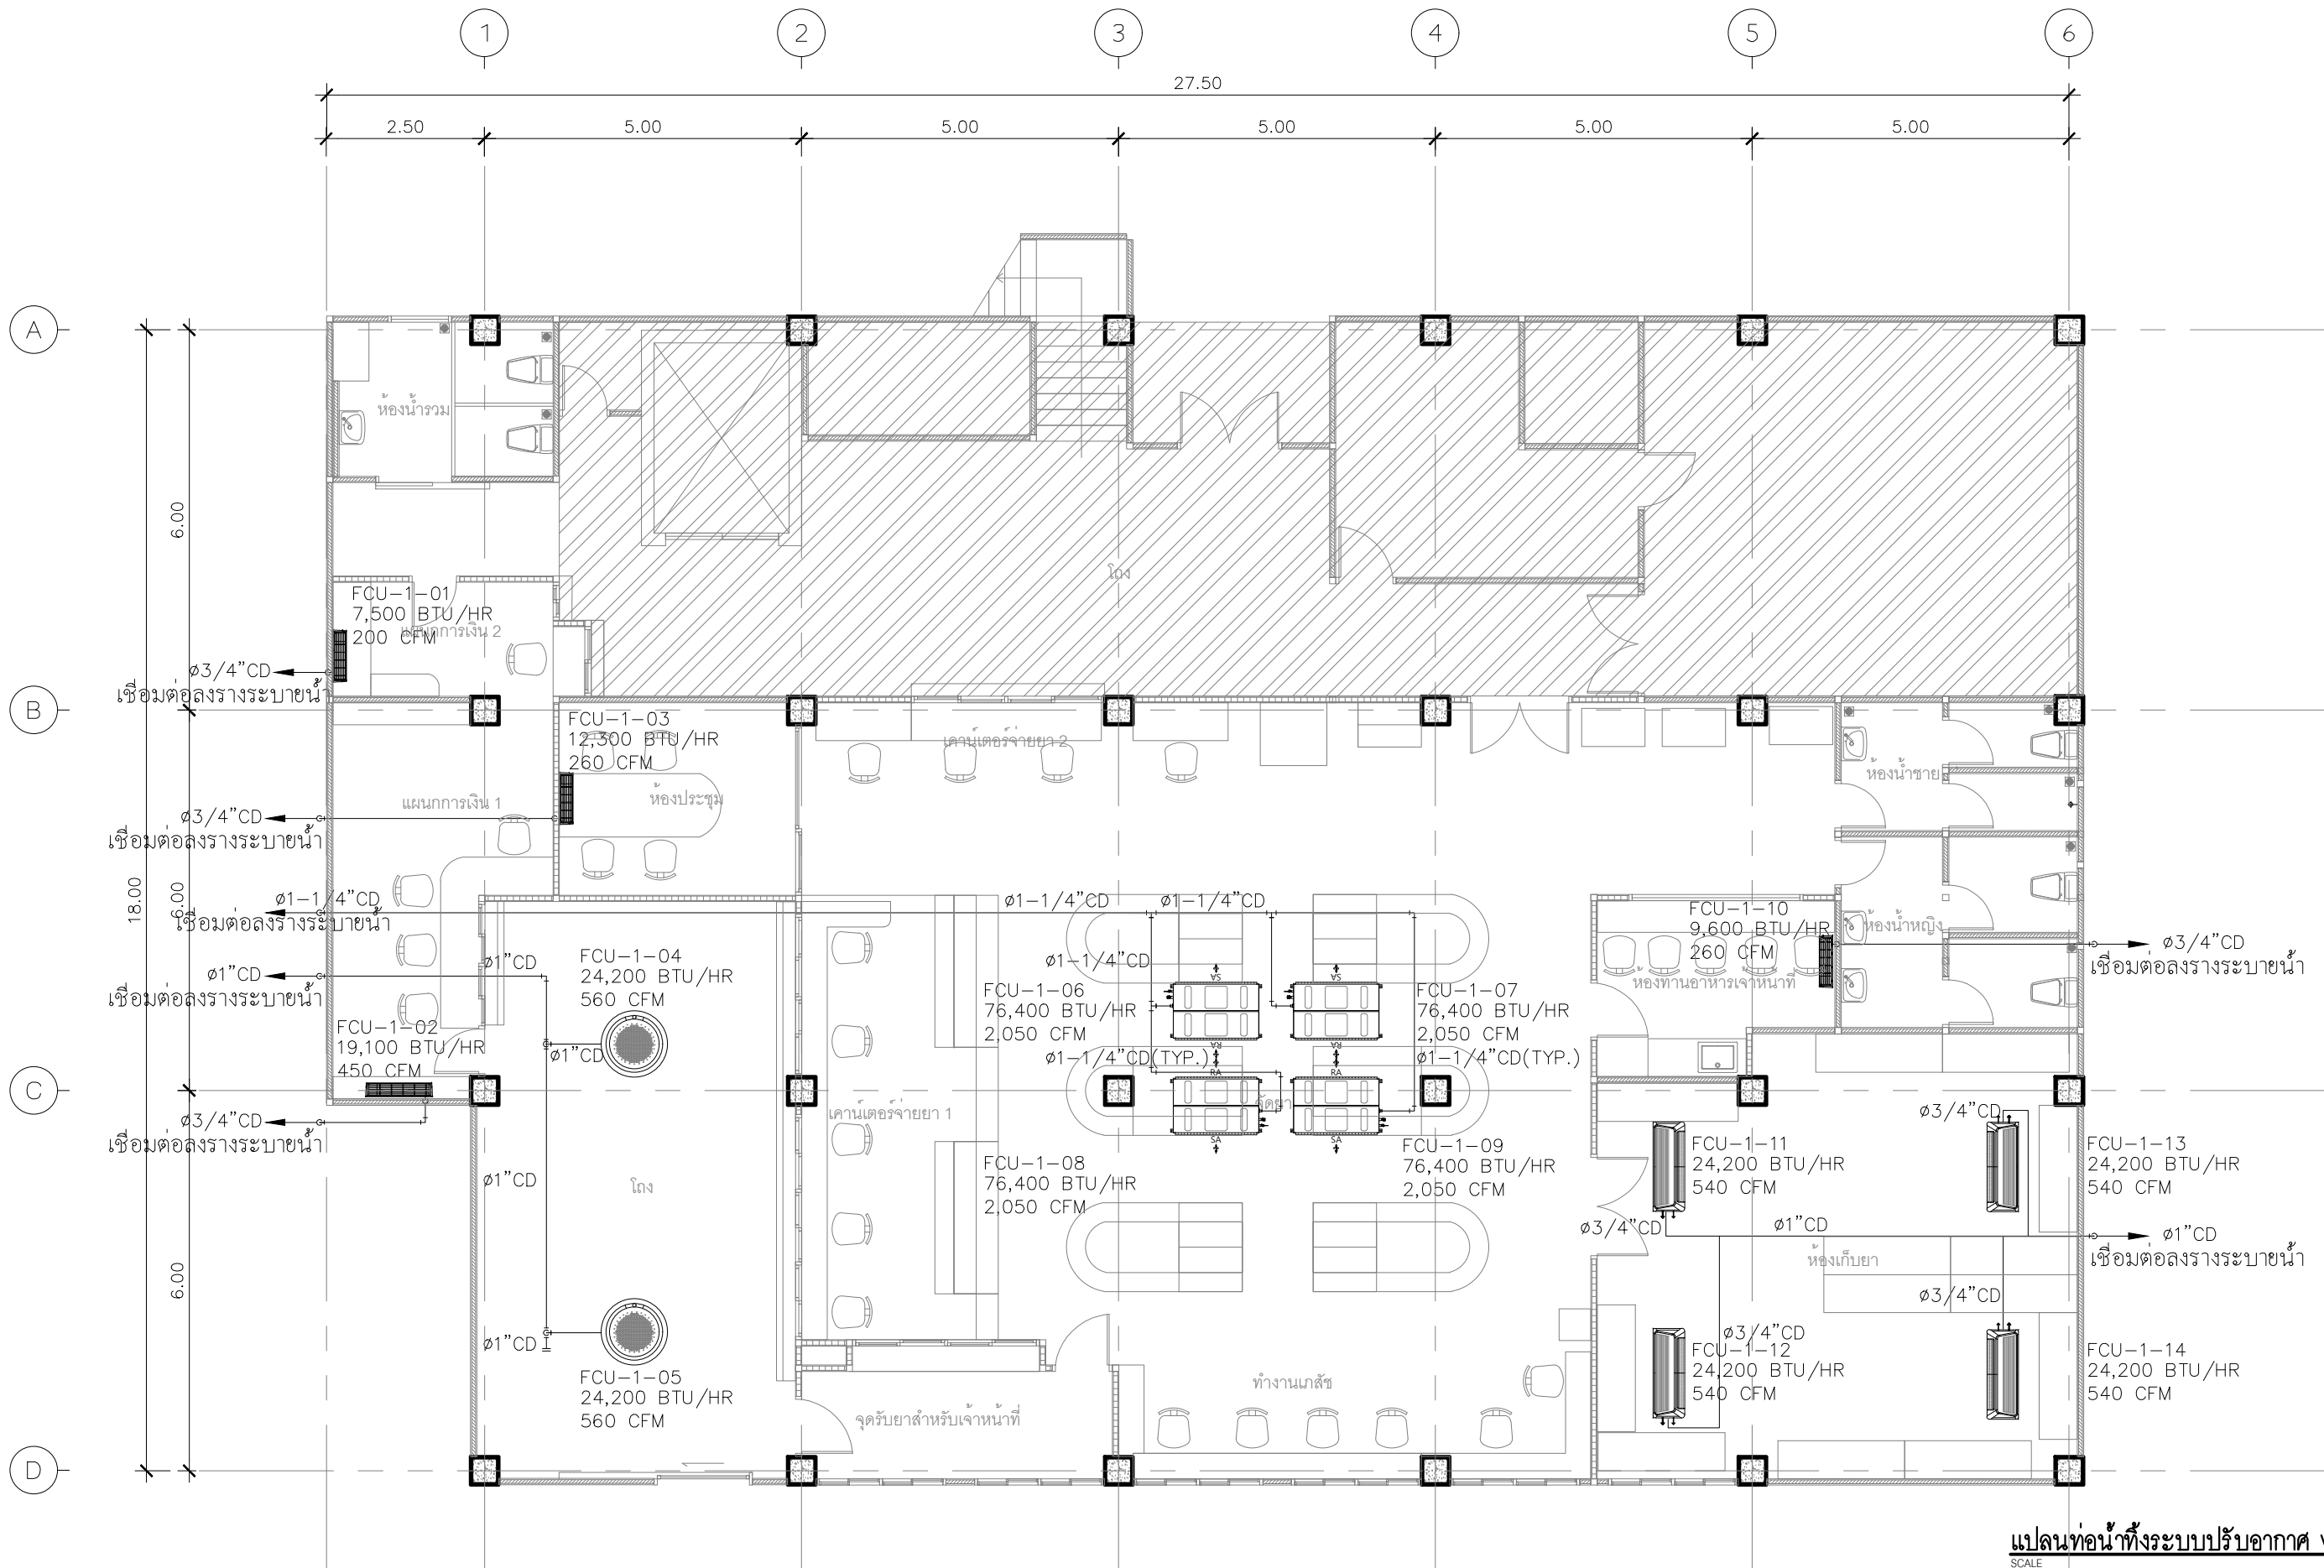

แปลนท่อน้ำทิ้งระบบปรับอากาศ VRF ชั้น 1
SCALE 1:100

PROJECT.	ปรับปรุงห้องจ่ายยาผู้ป่วยในและคลังน้ำเกลือ บริเวณชั้น ๑ อาคารเภสัชกรรม	ARCHITECT.	ทวิศ สุทธิกุล	ภ-๕๑ 17101		DRAWING TITLE.	แปลนท่อน้ำทิ้งระบบปรับอากาศ VRF ชั้น 1	GENERAL NOTES: DO NOT SCALE THIS DRAWING. USE FIGURED DIMENSIONS ONLY. <i>อย่าวัดจากเส้นนี้ ให้ดูตัวเลข</i>	SCALE: 1:125														
LOCATION.	7 ถนน ปทุมธานี – ลาดหลุมแก้ว ตำบล บางปรอก อำเภอ เมืองปทุมธานี ปทุมธานี 12000	INTERIOR.				DRAW BY.			REVISION. <table><tr><th>No.</th><th>Description.</th><th>Date.</th></tr><tr><td> </td><td> </td><td> </td></tr><tr><td> </td><td> </td><td> </td></tr><tr><td> </td><td> </td><td> </td></tr></table>	No.	Description.	Date.										DRAWING NO. AC-06	DRAWING SHEET. 66
No.	Description.	Date.																					
OWNER.	โรงพยาบาลปทุมธานี	STRUCTURAL ENGINEER.			APPROVE BY.																		
		MECHANICAL ENGINEER.	นิพนธ์ สายบัวงาม	ภ.ก.32442		DATE.	06 / 06 / 2566																
		ELECTRICAL ENGINEER.	สุทธิพันธ์ ปานดำ	ภ.ท.60852																			
		SANITARY ENGINEER.																					

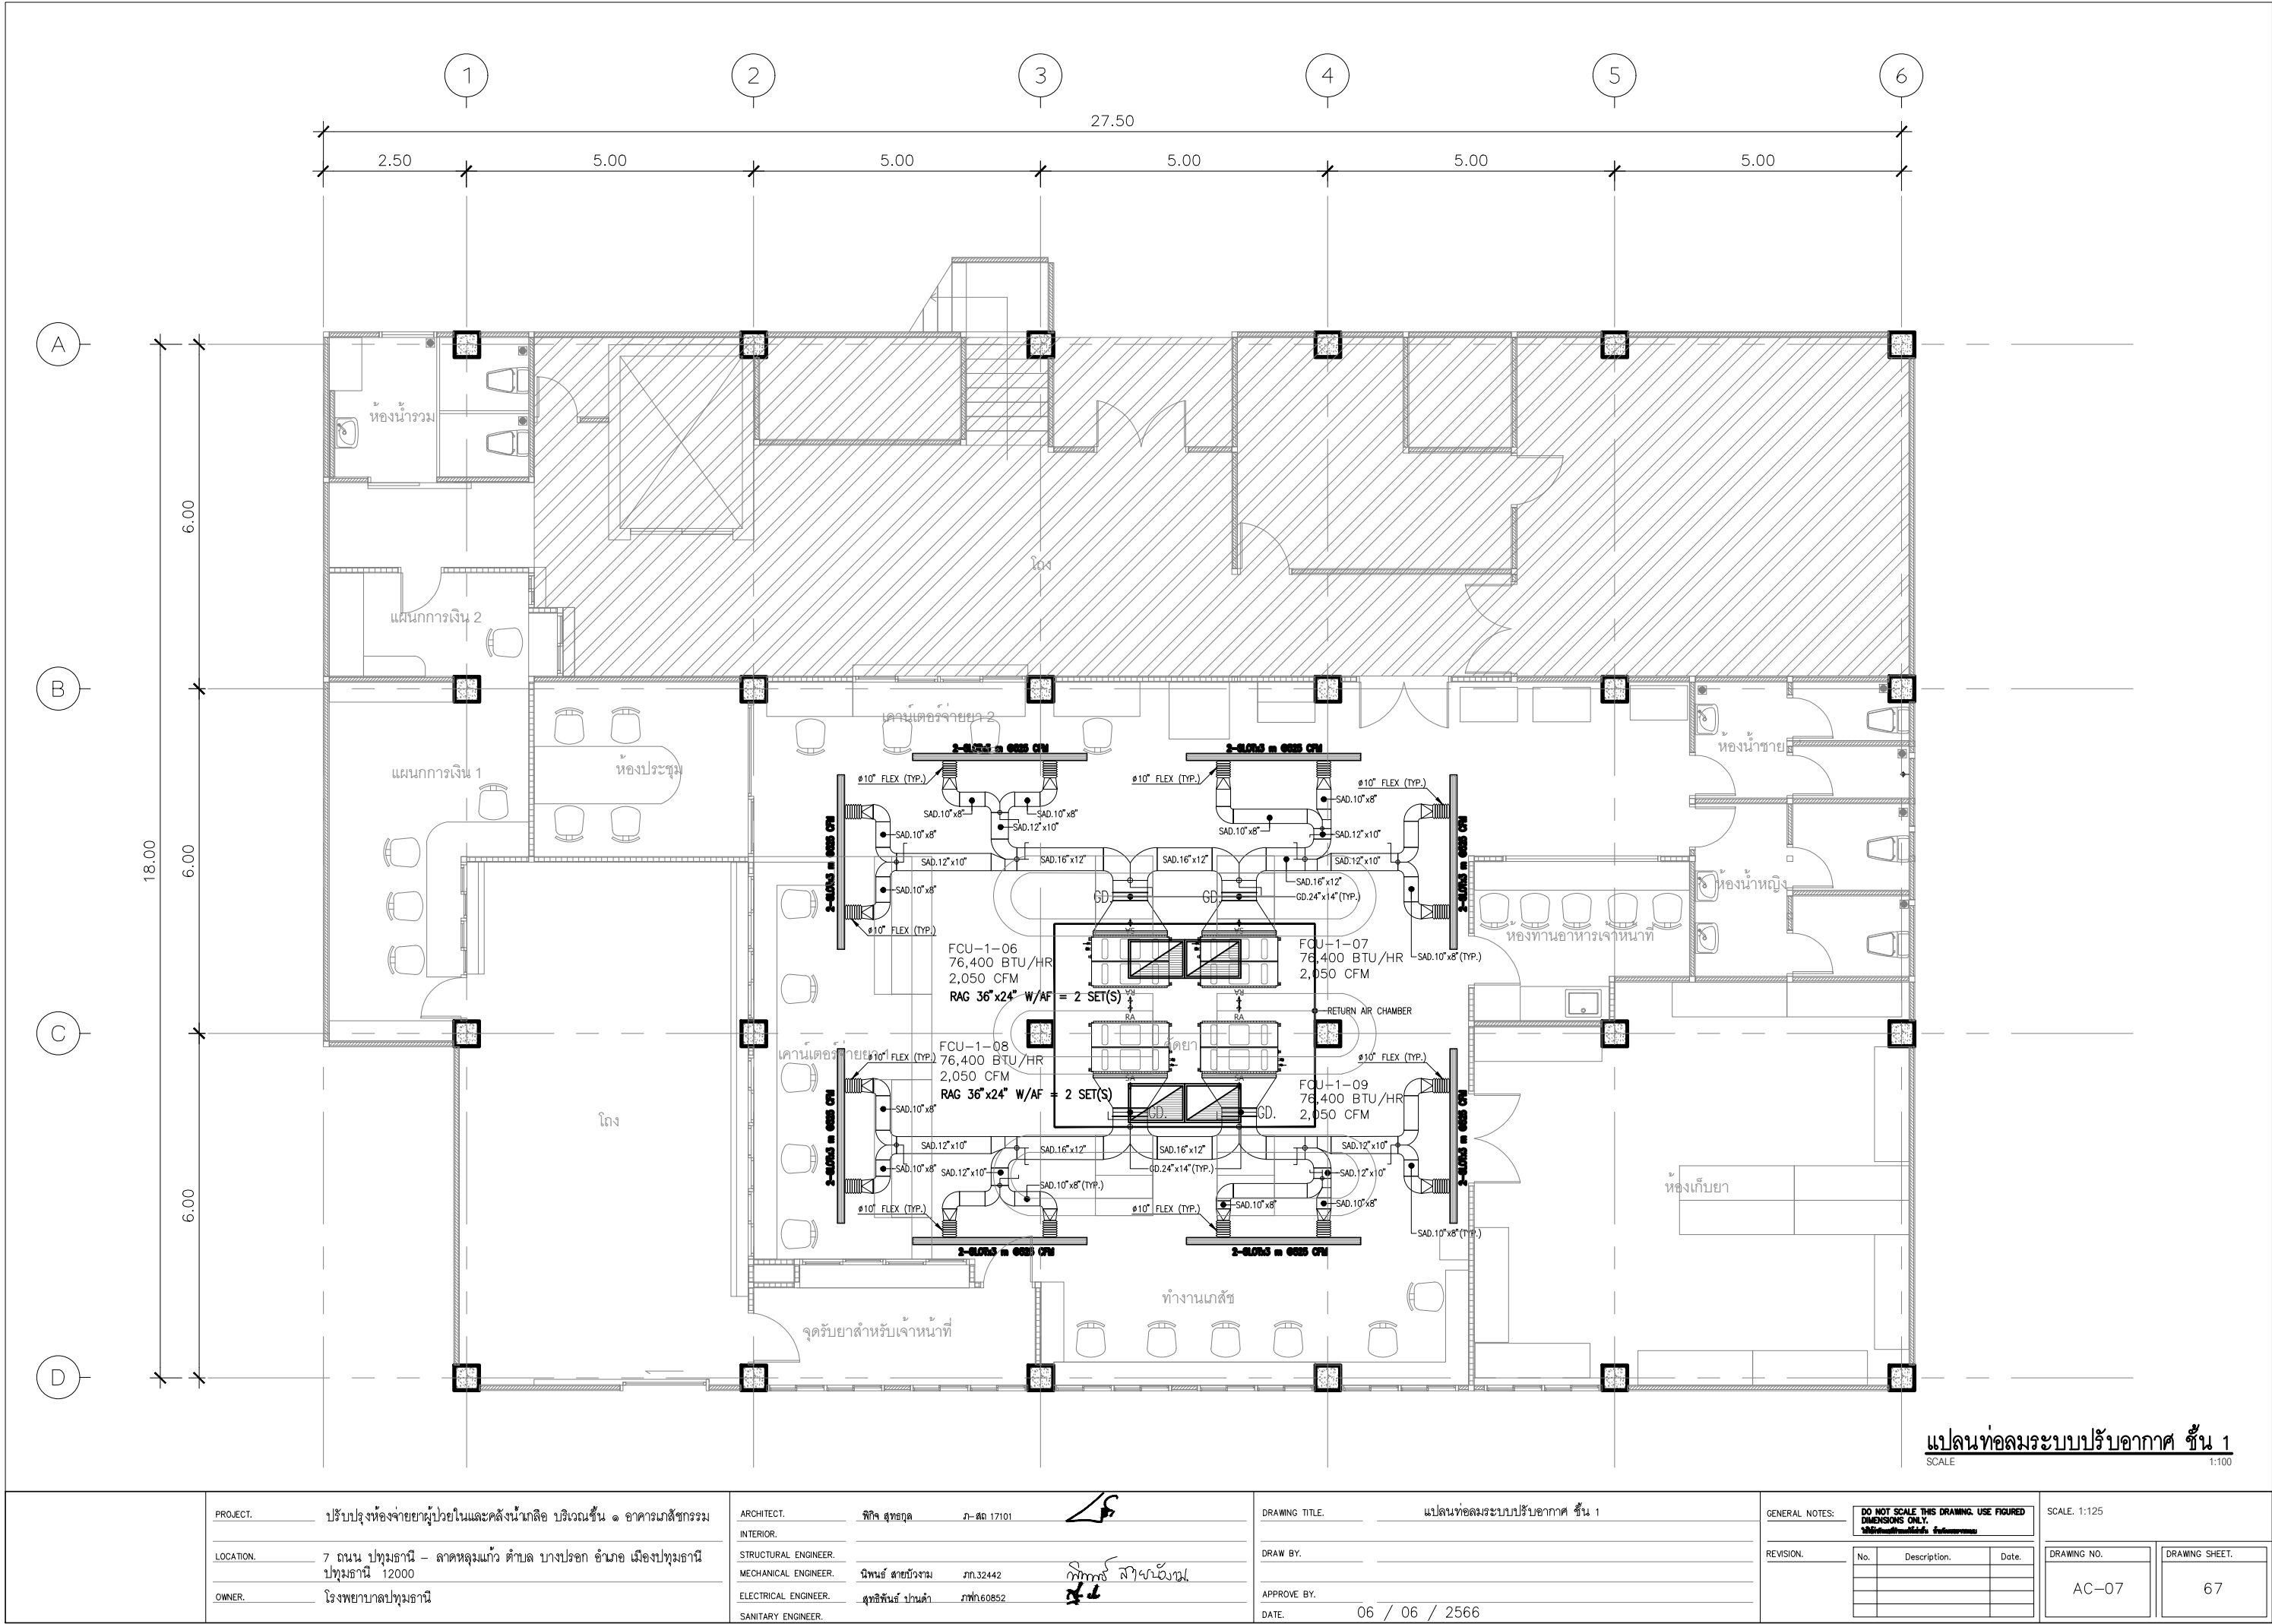

แปลนท่อลมระบบปรับอากาศ ชั้น 1
SCALE 1:100


PROJECT. ปรับปรุงห้องจ่ายยาผู้ป่วยในและคลังน้ำเกลือ บริเวณชั้น ๑ อาคารเภสัชกรรม
LOCATION. 7 ถนน ปทุมธานี - ลาดหลุมแก้ว ตำบล บางปรอก อำเภอ ปทุมธานี 12000
OWNER. โรงพยาบาลปทุมธานี

ARCHITECT. ศึกษารูปลักษณ์ 2-17101
INTERIOR.
STRUCTURAL ENGINEER. ศึกษารูปลักษณ์ 2-17101
MECHANICAL ENGINEER. ศึกษารูปลักษณ์ 2-17101
ELECTRICAL ENGINEER. ศึกษารูปลักษณ์ 2-17101
SANITARY ENGINEER. ศึกษารูปลักษณ์ 2-17101

DRAWING TITLE. แปลนท่อลมระบบปรับอากาศ ชั้น 1
DRAW BY.
APPROVE BY.
DATE. 06 / 06 / 2566


GENERAL NOTES: DO NOT SCALE THIS DRAWING. USE FIGURED DIMENSIONS ONLY.
REVISION. No. Description. Date.

SCALE. 1:125
DRAWING NO. AC-07
DRAWING SHEET. 67

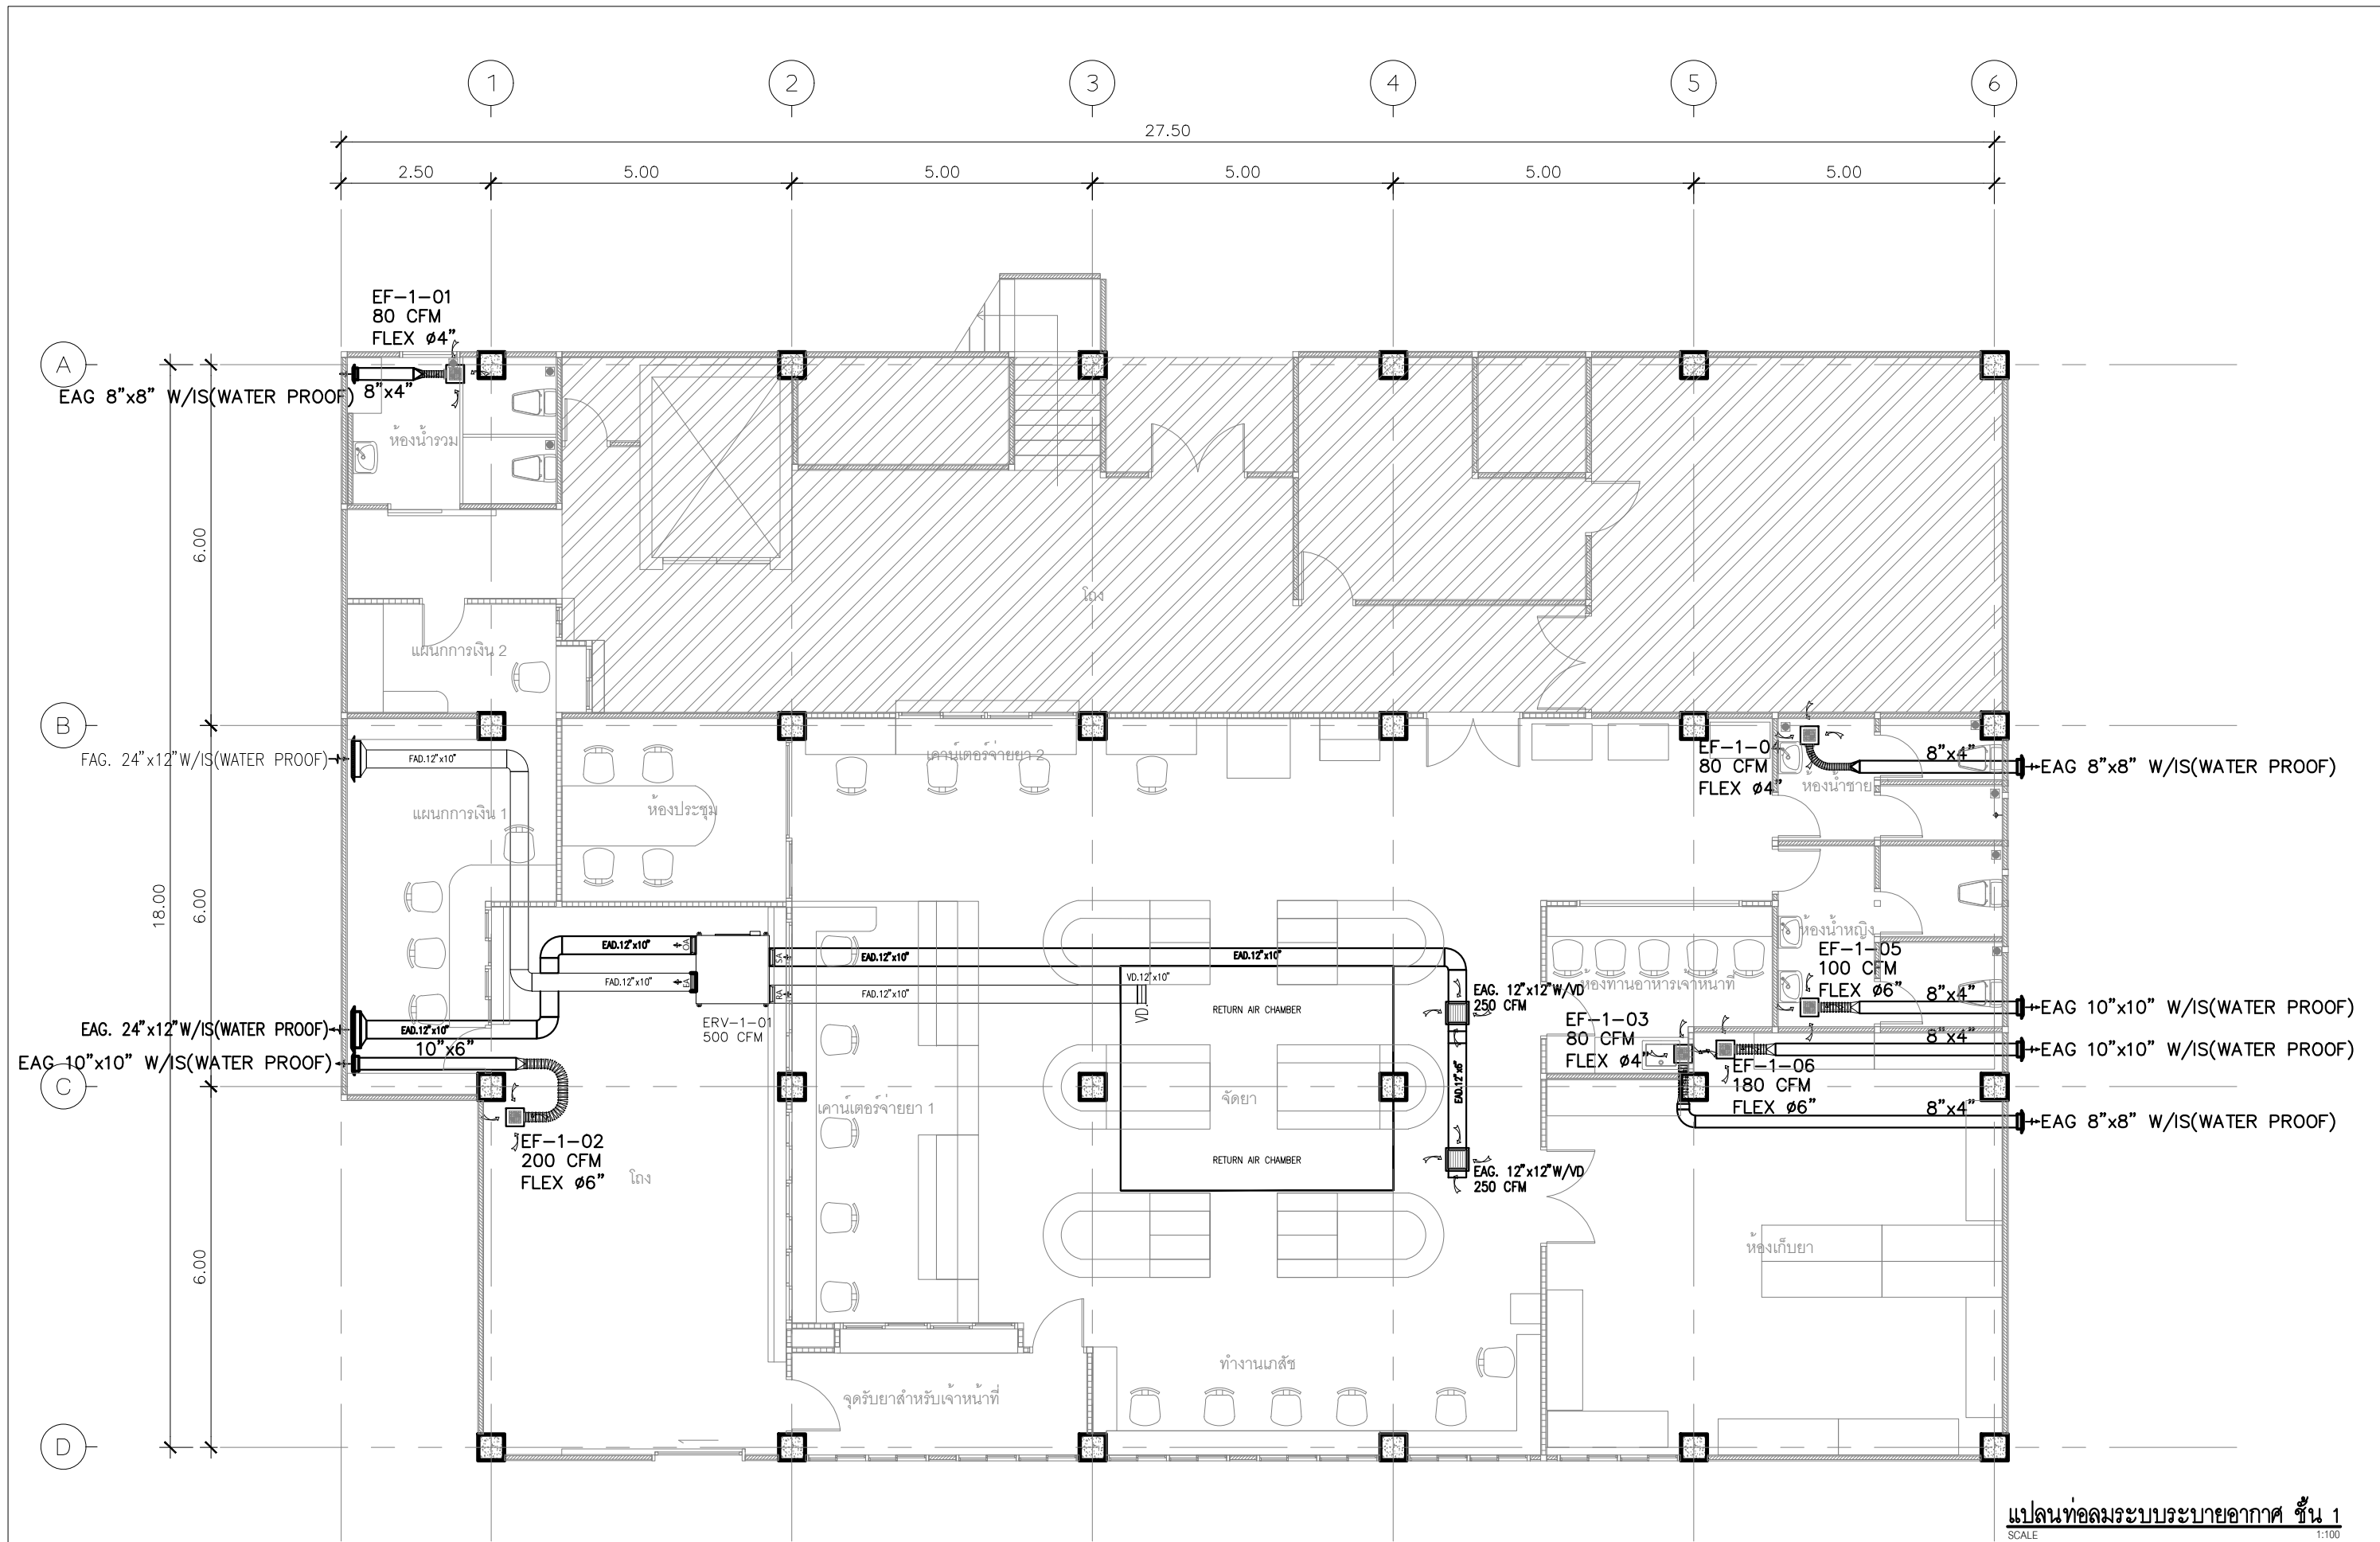


แปลนท่อลมระบบระบายอากาศ ชั้น 1
SCALE 1:100


PROJECT. ปรับปรุงห้องจ่ายยาผู้ป่วยในและคลังน้ำเกลือ บริเวณชั้น ๑ อาคารเภสัชกรรม	ARCHITECT. ทิศิษ สุธฤกุล ๒-๕๑ 17101		DRAWING TITLE. แปลนท่อลมระบบระบายอากาศ ชั้น 1		GENERAL NOTES: DO NOT SCALE THIS DRAWING. USE FIGURED DIMENSIONS ONLY. ไม่ใช้ขนาดเส้นนี้ในการวัดขนาด		SCALE: 1:125	
	INTERIOR.		DRAW BY.		REVISION.		DRAWING NO.	
	STRUCTURAL ENGINEER.		APPROVE BY.		No.		Description.	
	MECHANICAL ENGINEER. นิพนธ์ สายบัวจาม ๒๓.32442		DATE. 06 / 06 / 2566		Date.		DRAWING SHEET.	
LOCATION. 7 ถนน ปทุมธานี - ลาดหลุมแก้ว ตำบล บางปรอก อำเภอ เมืองปทุมธานี 12000	ELECTRICAL ENGINEER. สุทธิพันธ์ ปานดำ ๒๓๖0852						AC-08	
OWNER. โรงพยาบาลปทุมธานี	SANITARY ENGINEER.						68	

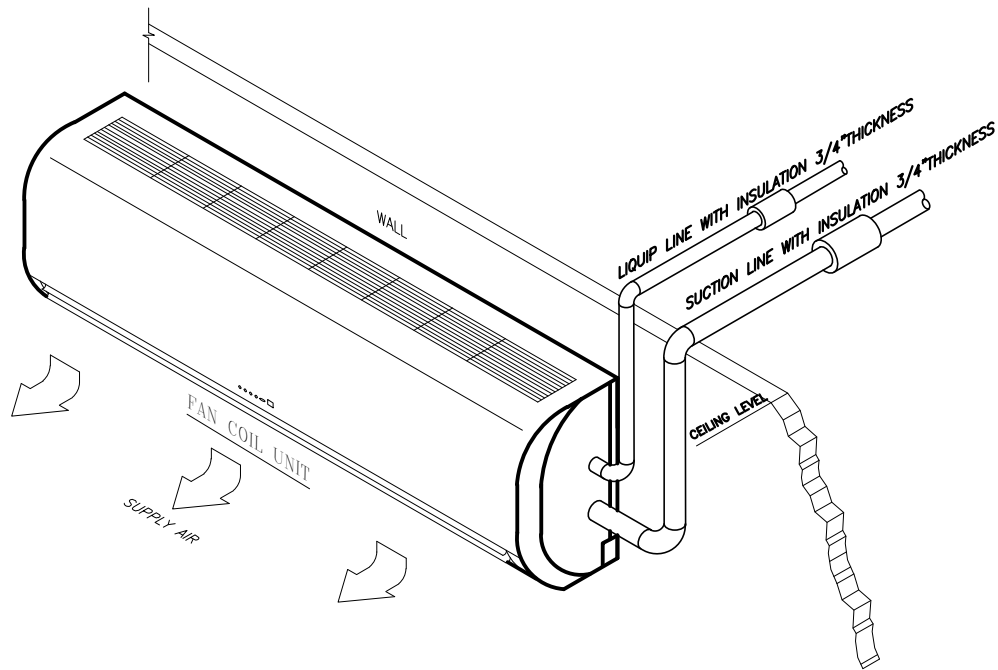


DETAIL OF FAN COIL UNIT WALL TYPE INSTALLATION (SPILT TYPE SYSTEM)

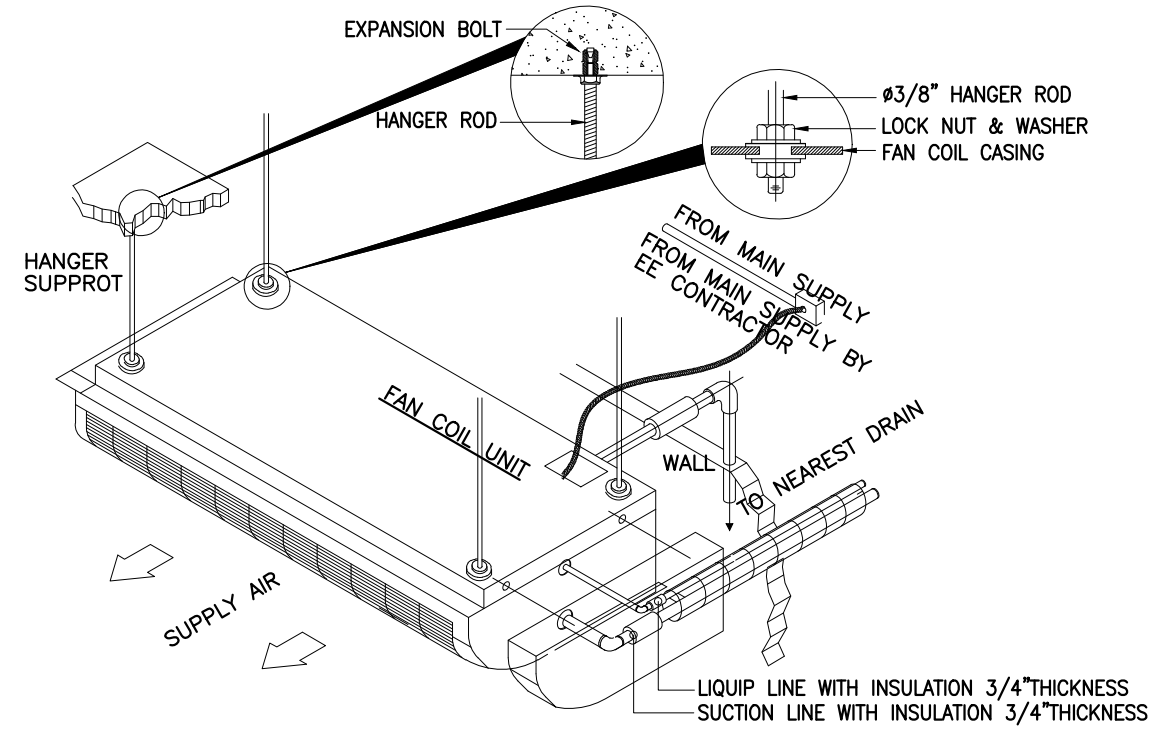

DETAIL OF FAN COIL UNIT CEILING TYPE INSTALLATION (SPILT TYPE SYSTEM)

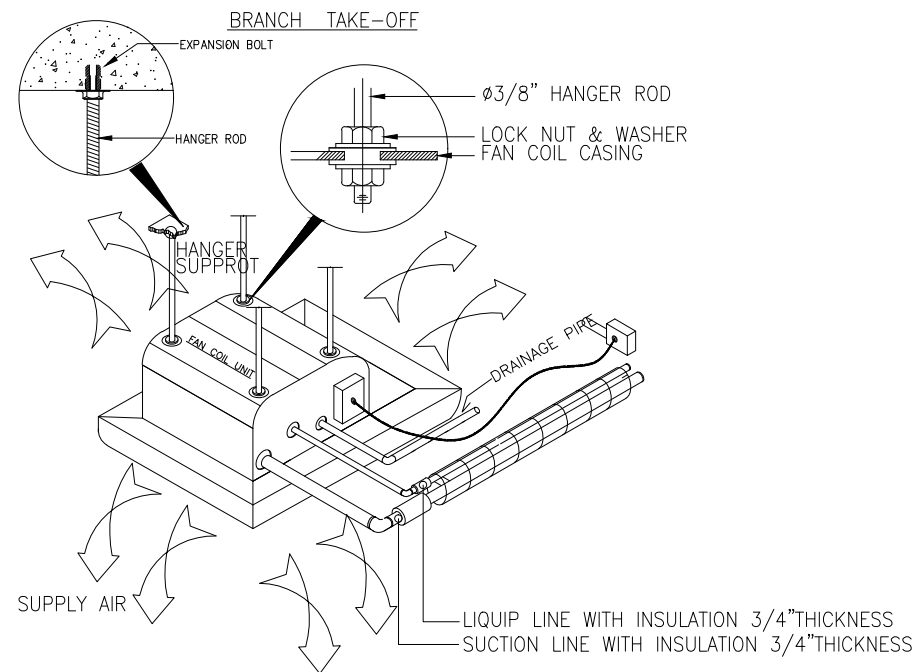


DETAIL OF FAN COIL UNIT CEILING CASSET TYPE INSTALLATION (SPLIT TYPE SYSTEM)

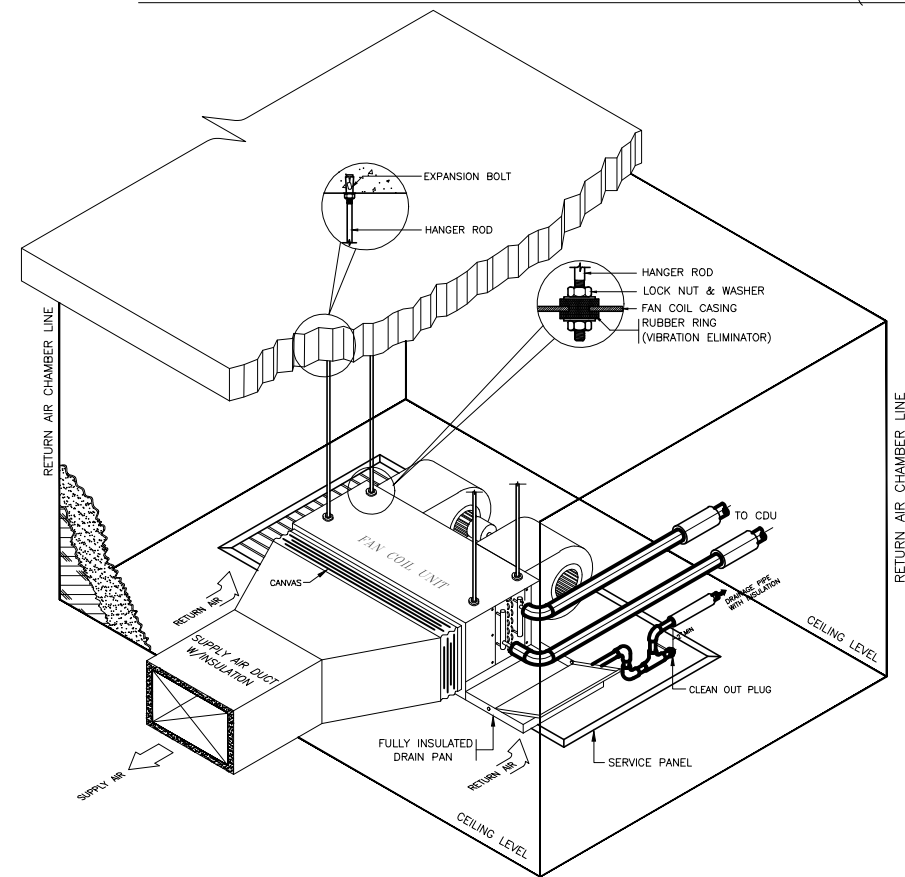


DETAIL OF FAN COIL UNIT CEILING CONCEALED DUCT TYPE INSTALLATION (SPILT TYPE SYSTEM)

รายละเอียดประกอบารติดตั้ง 1
SCALE NTS


PROJECT.	ปรับปรุงห้องจ่ายยาผู้ป่วยในและคลังน้ำเกลือ บริเวณชั้น ๑ อาคารเภสัชกรรม	ARCHITECT.	พิสิษ สุทธิกุล	ภ-๕๑ 17101		DRAWING TITLE.	รายละเอียดประกอบอาคารติดตั้ง 1	GENERAL NOTES:	DO NOT SCALE THIS DRAWING. USE FIGURED DIMENSIONS ONLY. ห้ามใช้ขนาดเส้นทึบในการวัดขนาด	SCALE: NTS																		
LOCATION.	7 ถนน ปทุมธานี - ลาดหลุมแก้ว ตำบล บางปรอก อำเภอ ปทุมธานี 12000	INTERIOR.				DRAW BY.		REVISION.	<table><tr><th>No.</th><th>Description.</th><th>Date.</th></tr><tr><td> </td><td> </td><td> </td></tr><tr><td> </td><td> </td><td> </td></tr><tr><td> </td><td> </td><td> </td></tr><tr><td> </td><td> </td><td> </td></tr></table>	No.	Description.	Date.													DRAWING NO.	AC-09	DRAWING SHEET.	69
No.	Description.	Date.																										
OWNER.	โรงพยาบาลปทุมธานี	STRUCTURAL ENGINEER.	นิพนธ์ สายบัวงาม	ภก.32442		APPROVE BY.																						
		MECHANICAL ENGINEER.	สุวิวัฒน์ ปานดำ	ภท.60852		DATE.	06 / 06 / 2566																					
		ELECTRICAL ENGINEER.																										
		SANITARY ENGINEER.																										

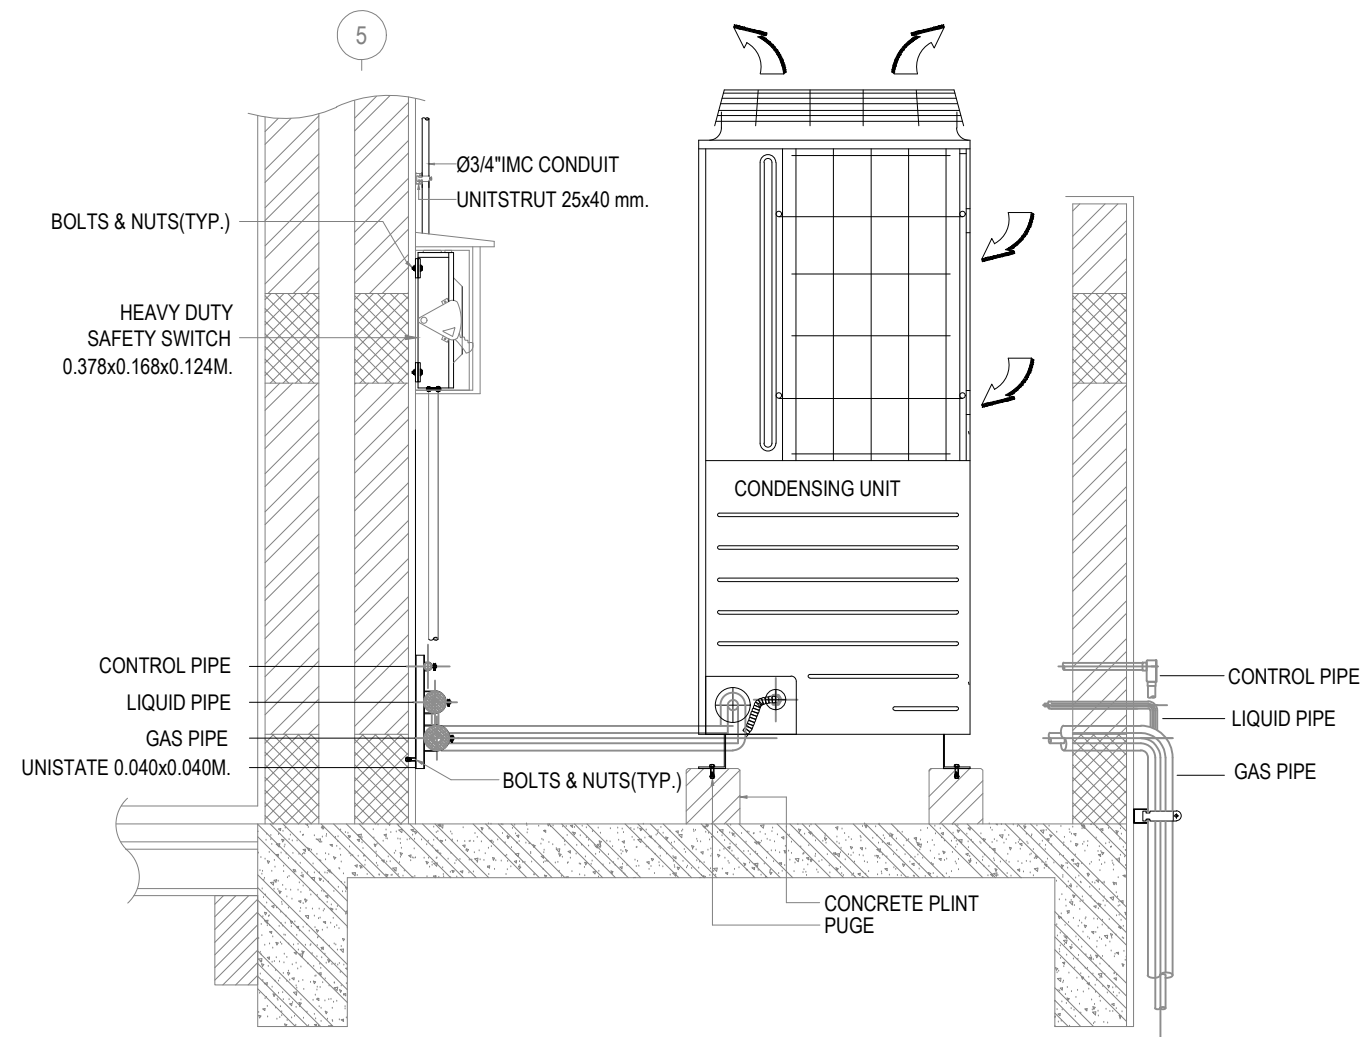

CONDENSING UNIT INSTALLATION 1

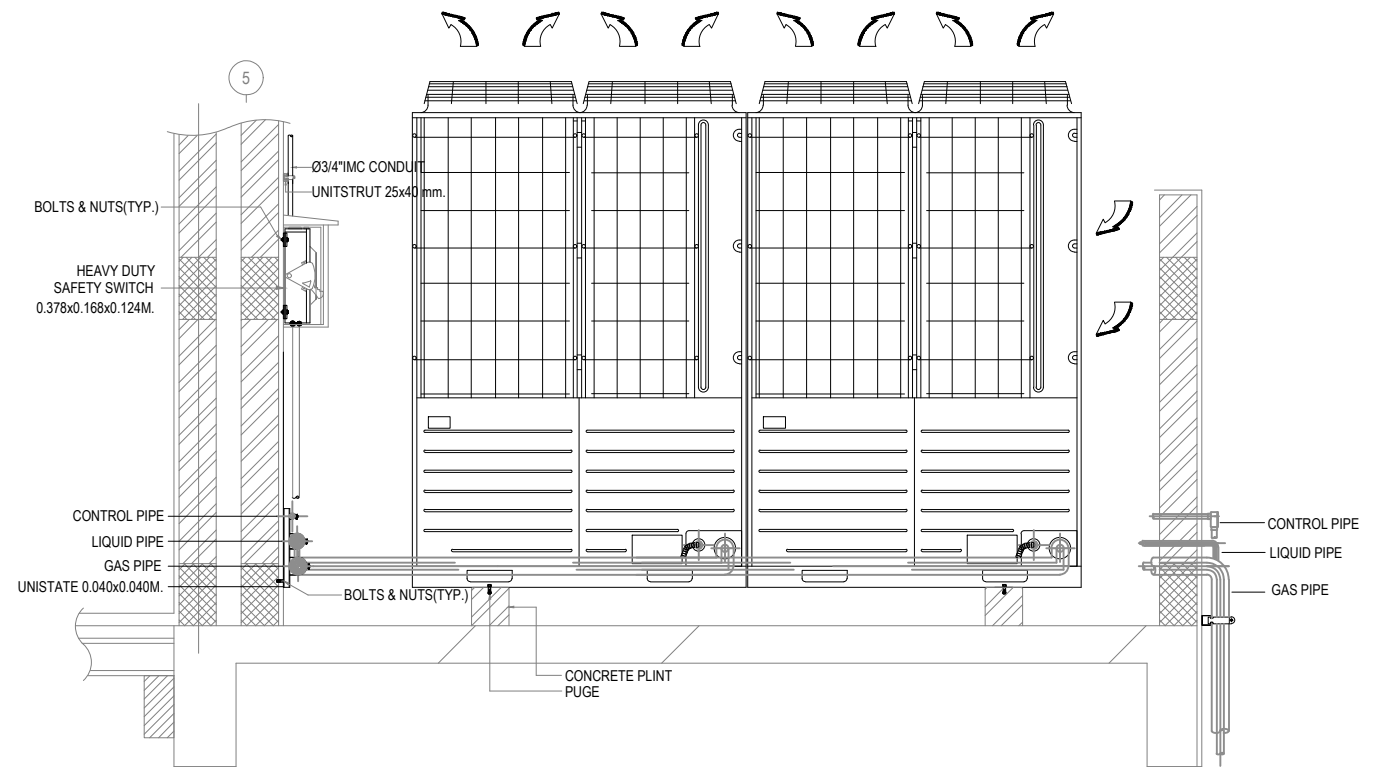

CONDENSING UNIT INSTALLATION 2

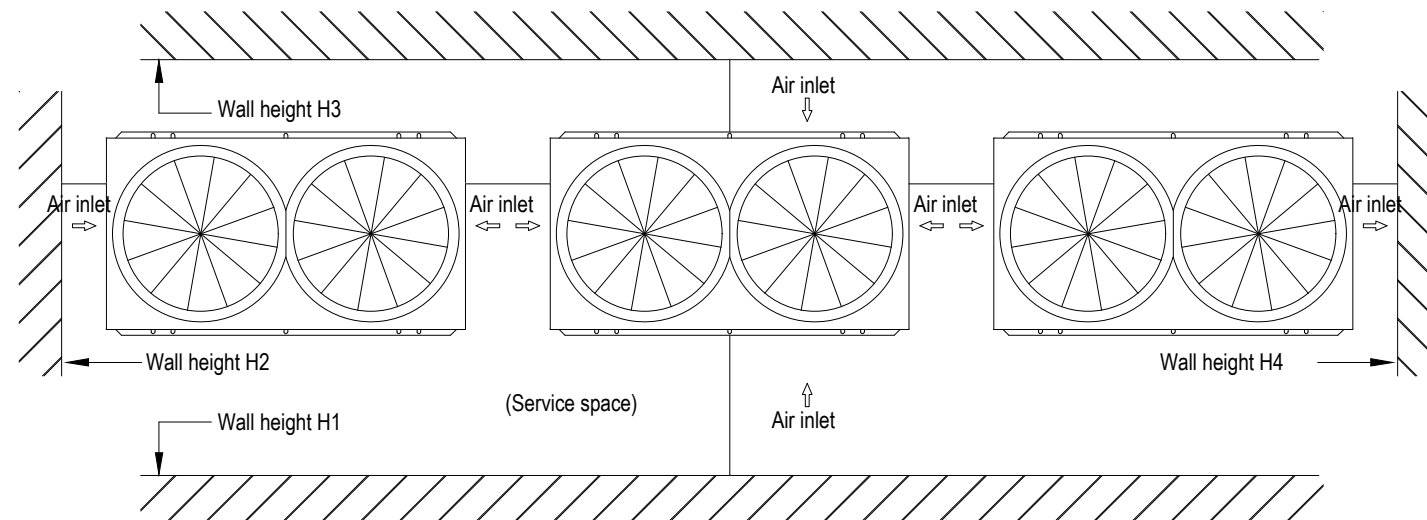

Installation space

INSTALLATON SPACE OF CONDENSING UNIT

Unit : mm

Installation example	1	2
Dimensions		
L1	500	Open
L2	10	200
L3	100	300
L4	10	Open
L5	0	400
L6	0	400
H1	1,500	No limit
H2	No limit	No limit
H3	1,000	No limit
H4	No limit	No limit

รายละเอียดประกอบารติดตั้ง 2
SCALE NTS

PROJECT. ปรับปรุงห้องจ่ายยาผู้ป่วยในและคลังน้ำเกลือ บริเวณชั้น ๑ อาคารเภสัชกรรม
LOCATION. 7 ถนน ปทุมธานี - ลาดหลุมแก้ว ตำบล บางปรอก อำเภอ ปทุมธานี 12000
OWNER. โรงพยาบาลปทุมธานี

ARCHITECT. ภิวิช สุทธกุล ๒-๕๑ 17101
INTERIOR.
STRUCTURAL ENGINEER. นิพนธ์ สายบัวงาม ๒๓.32442
MECHANICAL ENGINEER. สุทธิพันธ์ ปานดำ ๒๓.๑60852
ELECTRICAL ENGINEER.
SANITARY ENGINEER.


DRAWING TITLE. รายละเอียดประกอบารติดตั้ง 2
DRAW BY.
APPROVE BY.
DATE. 06 / 06 / 2566

GENERAL NOTES: DO NOT SCALE THIS DRAWING. USE FIGURED DIMENSIONS ONLY.
REVISION.


No.	Description.	Date.

SCALE. NTS
DRAWING NO. AC-10
DRAWING SHEET. 70


FCU CONNECTION (More than one Air terminal)

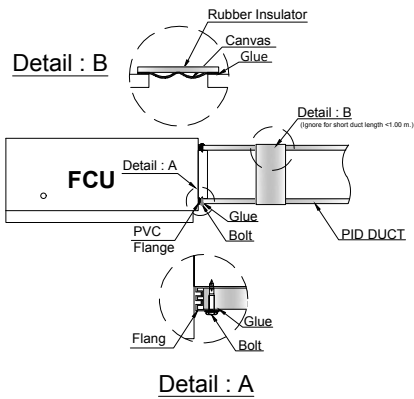



AHU CONNECTION

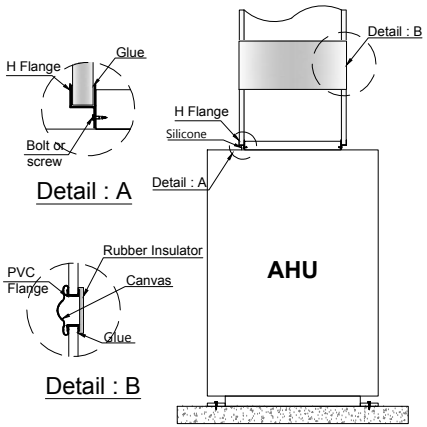



SMALL TAKEOFF

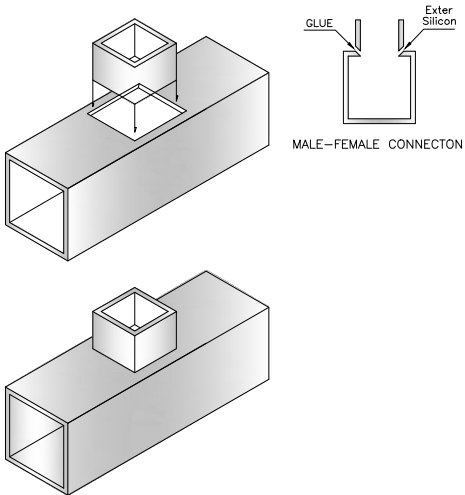


PVC FLANGE & BAYONET CONNECTION FOR PID DUCT

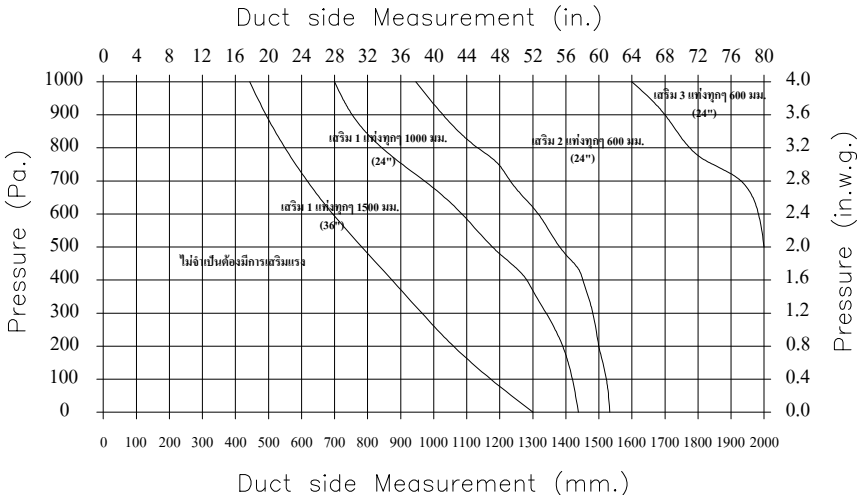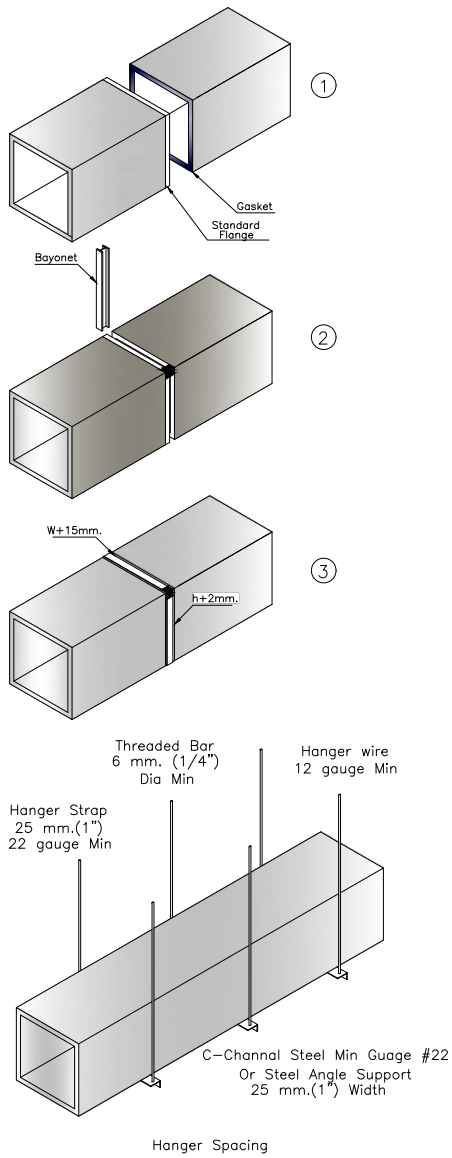


REINFORCEMENT CHART

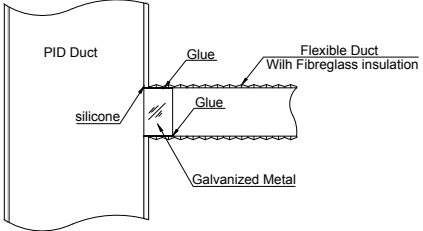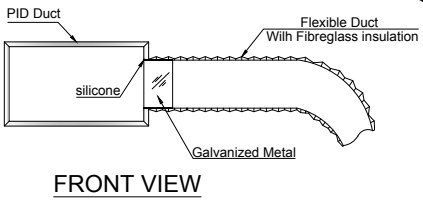


TOP VIEW Flexible Duct Connection

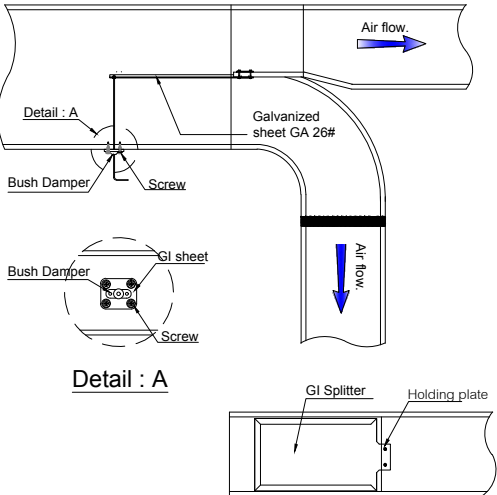

SPLITTER DAMPER

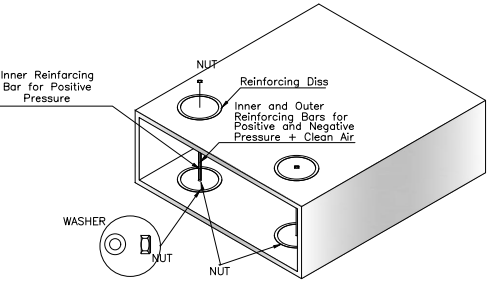

PID REINFORCEMENT SYSTEM IN ALUMINIUM

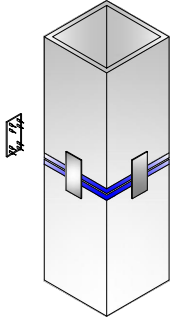


TIGER CONNECTOR APPLICATION FOR PID DUCT LESS THAN 600 mm.(Width or High)

4000 mm. Segment	4000 mm. (13 ft) max	N/A
1200 mm. Segment	2400 mm. (8 ft) max	2000 mm. (6 ft) max
	750 mm. (30")	1500 mm. (4 ft) max
		1160 mm. (45")
		1500 mm. (60")

SUPPORT & HANGER


NOTE.. PIDuct Panel faced both side by Aluminum foil 80 micron.

PROJECT. ปรับปรุงห้องจ่ายยาผู้ป่วยในและคลังน้ำเกลือ บริเวณชั้น ๑ อาคารเภสัชกรรม	ARCHITECT. ทิศ สุทธิกุล ๒-๕๑ 17101	DRAWING TITLE. รายละเอียดประกอบอาคารติดตั้ง 4	GENERAL NOTES: DO NOT SCALE THIS DRAWING. USE FIGURED DIMENSIONS ONLY. 1:1000	SCALE. NTS
LOCATION. 7 ถนน ปทุมธานี - ลาดหลุมแก้ว ตำบล บางปรอก อำเภอ ปทุมธานี 12000	INTERIOR. MECHANICAL ENGINEER. นิพนธ์ สายบัวงาม ๒๓.32442	DRAW BY.	REVISION. No. Description. Date.	DRAWING NO. AC-12
OWNER. โรงพยาบาลปทุมธานี	ELECTRICAL ENGINEER. สุทธิพันธ์ ปานคำ ๒๓.160852	APPROVE BY.		DRAWING SHEET. 72
	SANITARY ENGINEER.	DATE. 06 / 06 / 2566		

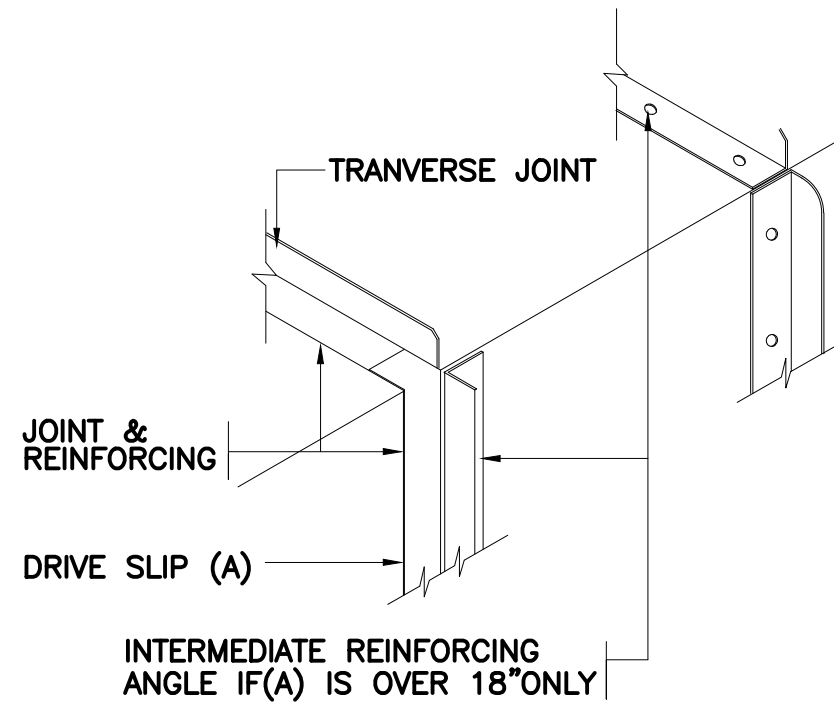

45° REINFORCING ANGLE CORNER CUTTED


DETAIL 'X'

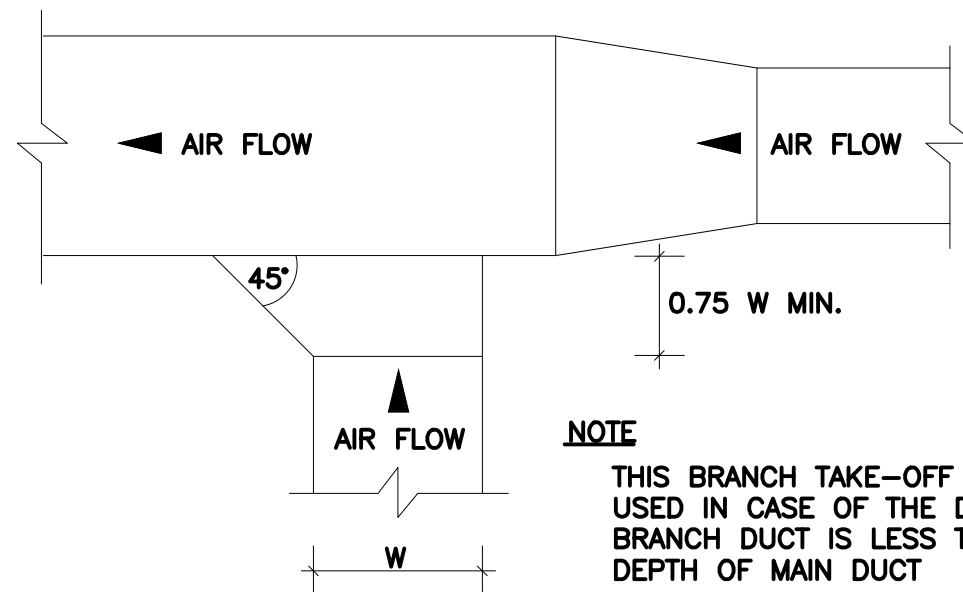


NOTE

THIS BRANCH TAKE-OFF SHALL BE USED IN CASE OF THE DEPTH OF BRANCH DUCT IS LESS THAN THE DEPTH OF MAIN DUCT

BRANCH UP TO 20 INCHES WIDTH

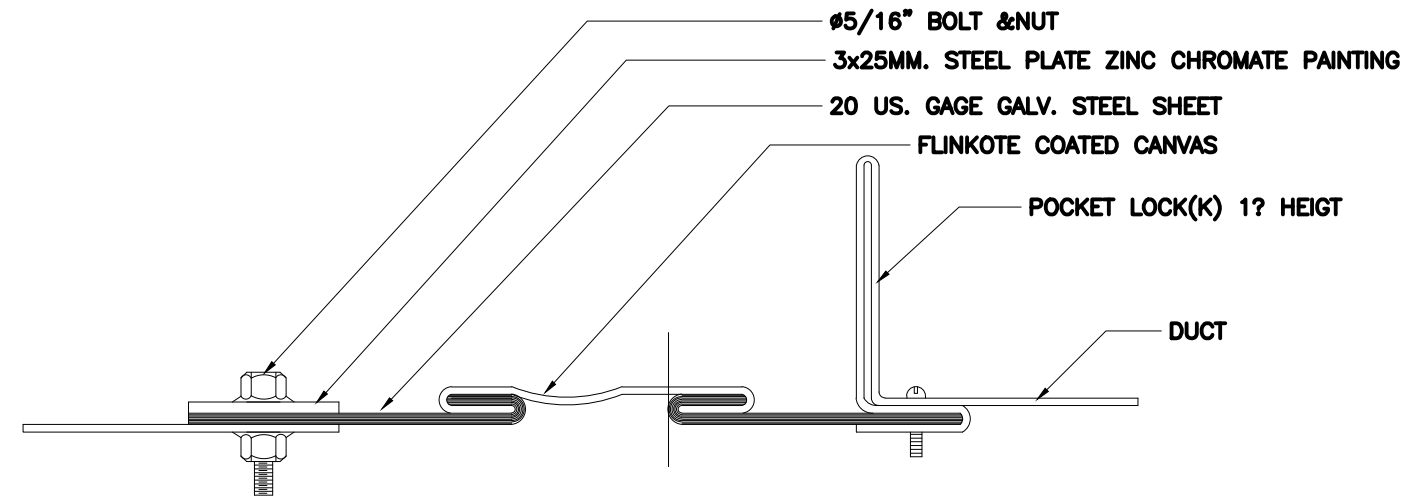



FLEXIBLE CONNECTION DETAIL

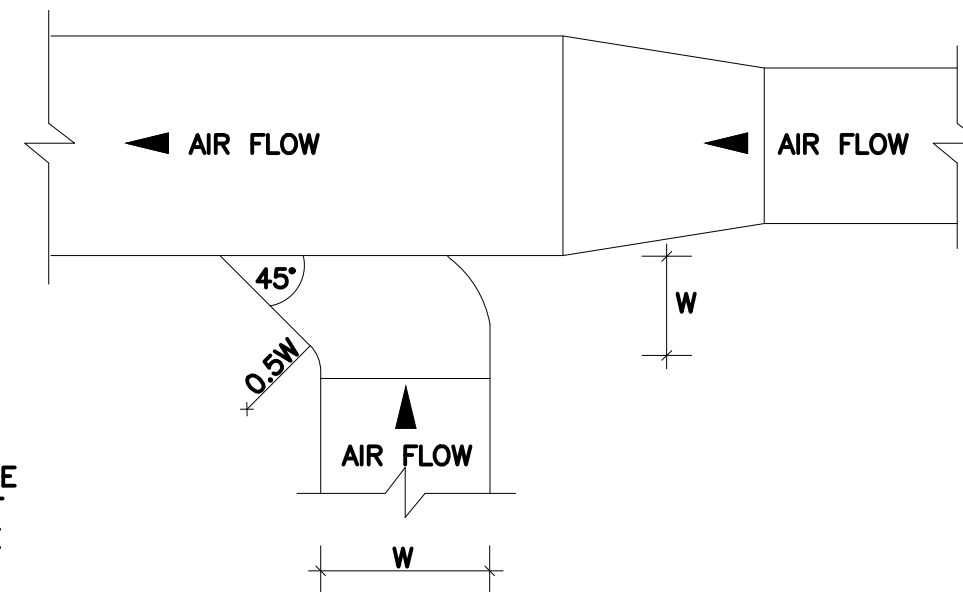

BRANCH 20 INCHES WIDTH AND LARGER

รายละเอียดประกอบารติดตั้ง 5
SCALE NTS


PROJECT.	ปรับปรุงห้องจ่ายยาผู้ป่วยในและคลังน้ำเกลือ บริเวณชั้น ๑ อาคารเภสัชกรรม	ARCHITECT.	ทศิษ สุทธกุล	ภ-๕๑ 17101		DRAWING TITLE.	รายละเอียดประกอบอาคารติดตั้ง 5	GENERAL NOTES:	DO NOT SCALE THIS DRAWING. USE FIGURED DIMENSIONS ONLY. ห้ามใช้เส้นนี้ในการวัดขนาด	SCALE: NTS																		
LOCATION.	7 ถนน ปทุมธานี – ลาดหลุมแก้ว ตำบล บางปรอก อำเภอ ปทุมธานี 12000	INTERIOR.				DRAW BY.		REVISION.	<table><thead><tr><th>No.</th><th>Description.</th><th>Date.</th></tr></thead><tbody><tr><td></td><td></td><td></td></tr><tr><td></td><td></td><td></td></tr><tr><td></td><td></td><td></td></tr><tr><td></td><td></td><td></td></tr></tbody></table>	No.	Description.	Date.													DRAWING NO.	AC-13	DRAWING SHEET.	73
No.	Description.	Date.																										
OWNER.	โรงพยาบาลปทุมธานี	STRUCTURAL ENGINEER.				APPROVE BY.																						
		MECHANICAL ENGINEER.	นิพนธ์ สายบัวงาม	ภก.32442		DATE.	06 / 06 / 2566																					
		ELECTRICAL ENGINEER.	สุทธิพันธ์ ปานดำ	ภพ60852																								
		SANITARY ENGINEER.																										

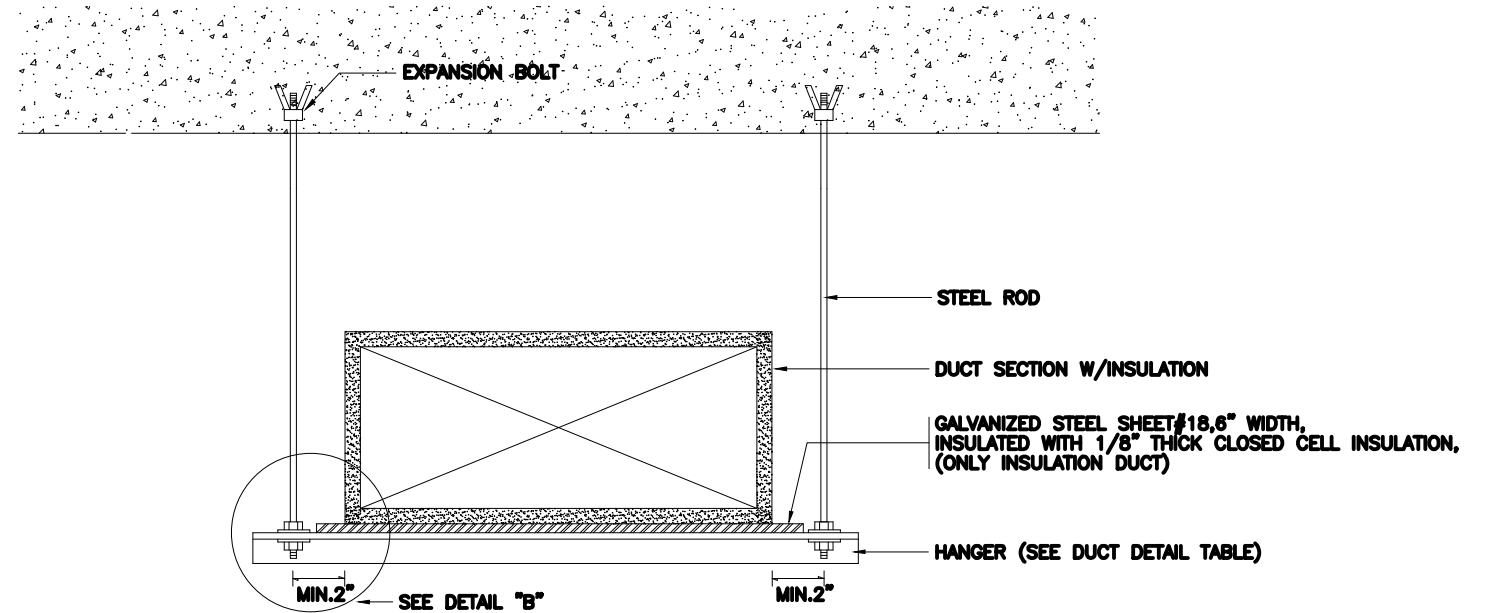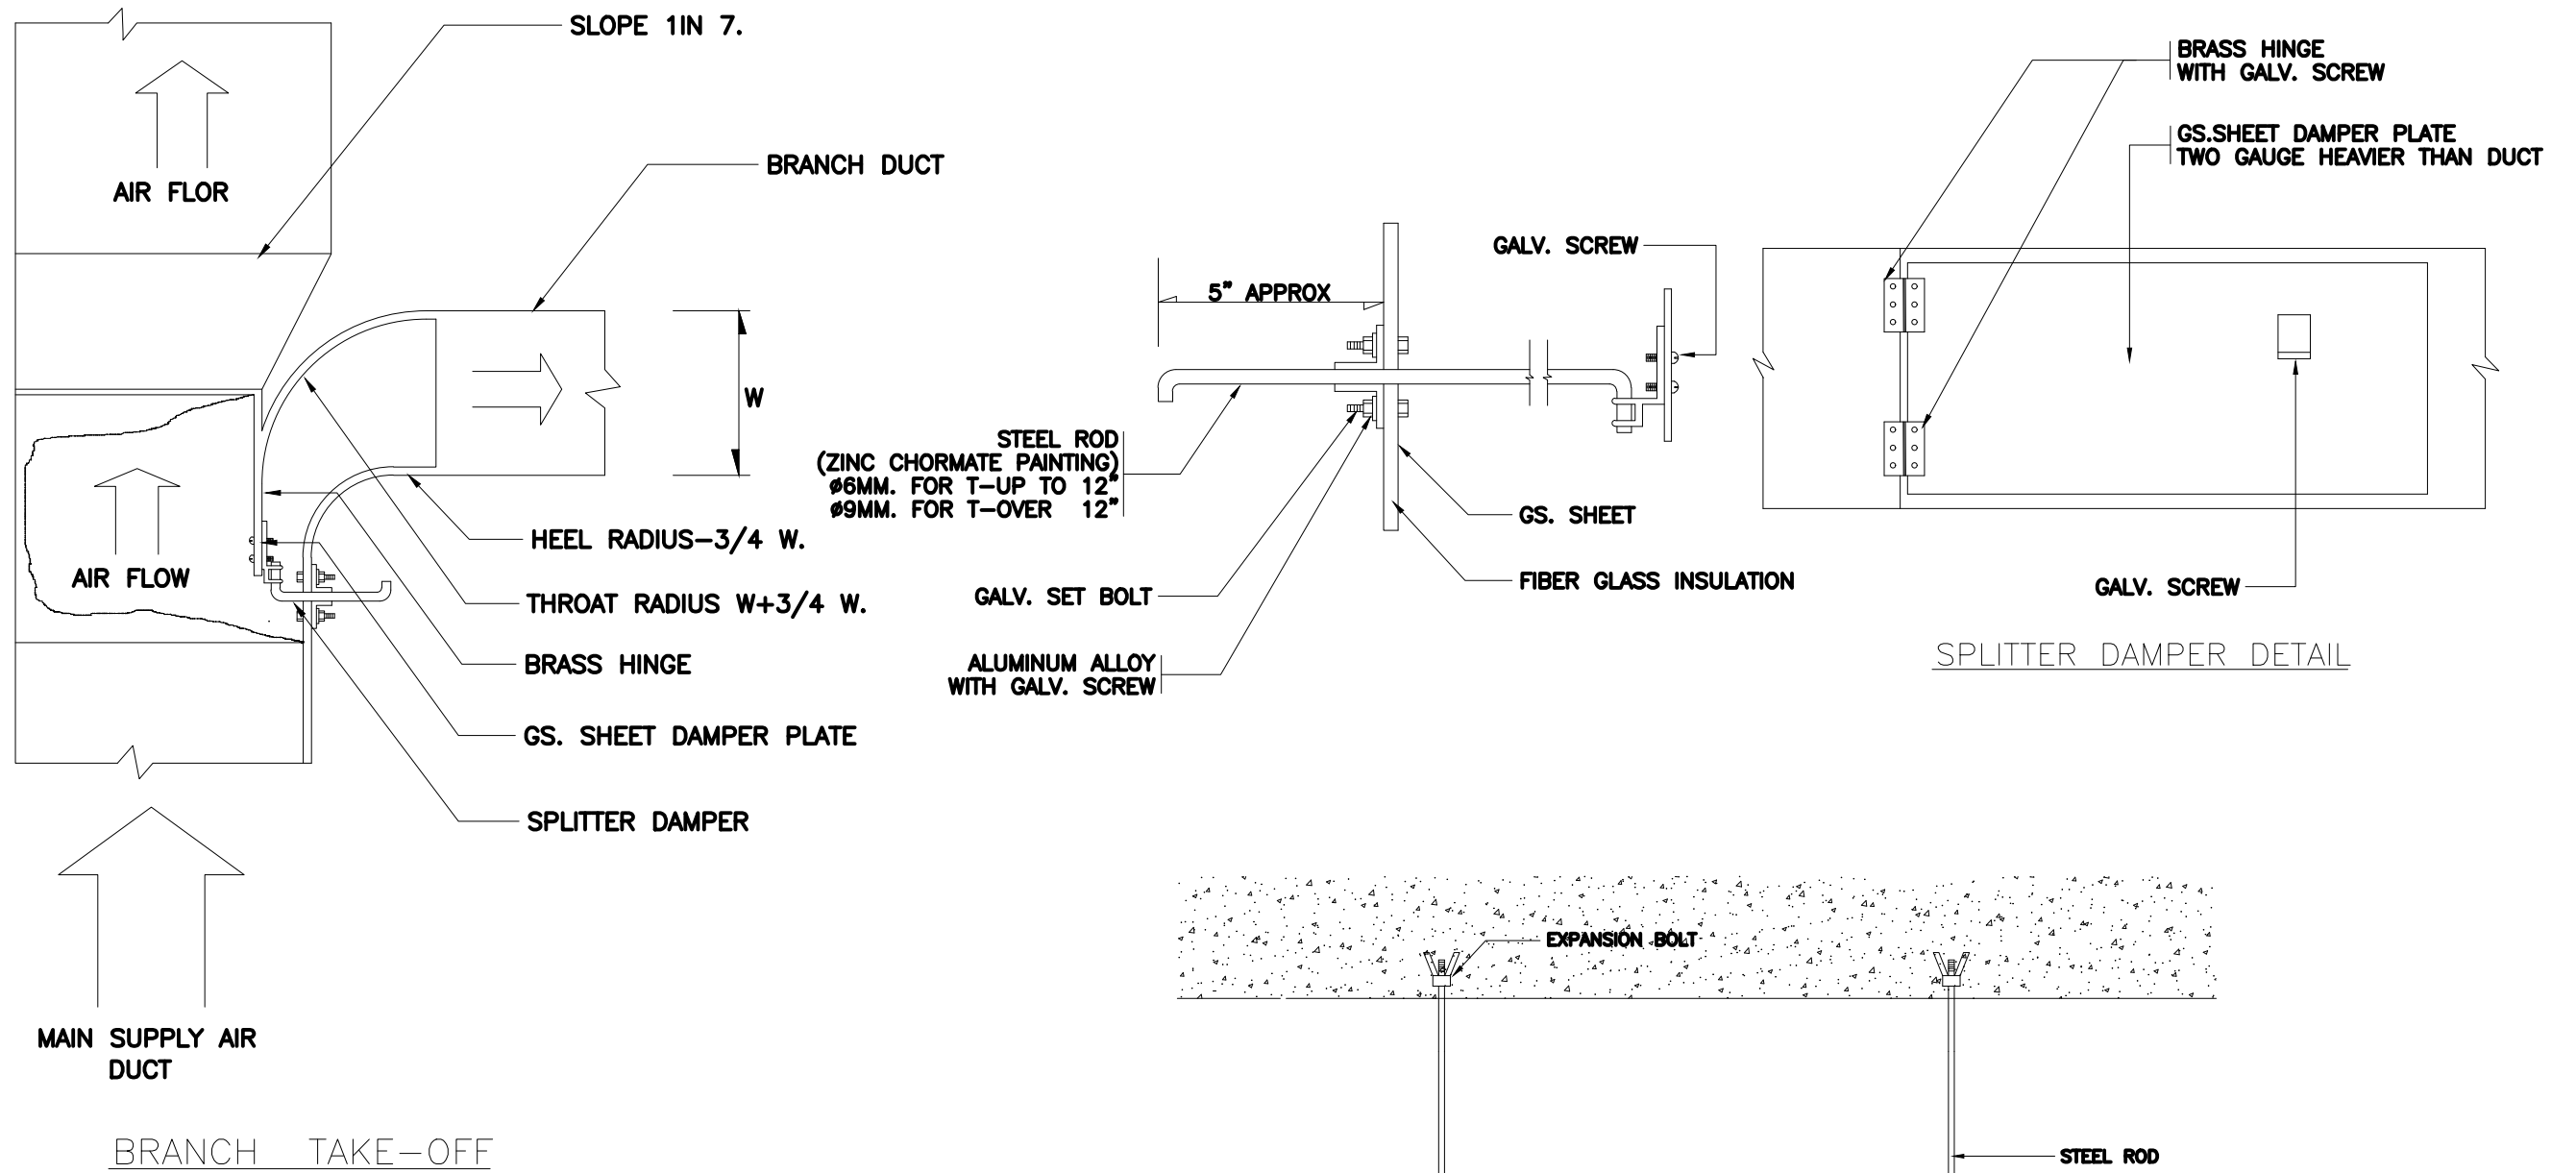

TYP. DUCT INSTALLATION


รายละเอียดประกอบารติดตั้ง 6
SCALE NTS

PROJECT.ปรับปรุงห้องจ่ายยาผู้ป่วยในและคลังน้ำเกลือ บริเวณชั้น ๑ อาคารเภสัชกรรม	ARCHITECT.พิทักษ์ สุทธิกุล 2-50 17101		DRAWING TITLE.รายละเอียดประกอบารติดตั้ง 6		GENERAL NOTES:DO NOT SCALE THIS DRAWING. USE FIGURED DIMENSIONS ONLY.		SCALE: NTS	
	INTERIOR.		DRAW BY.		REVISION.		DRAWING NO.	
	STRUCTURAL ENGINEER.		DATE.		No.		DRAWING SHEET.	
	MECHANICAL ENGINEER.นิพนธ์ สายกิจงาม 3ก.32442		06 / 06 / 2566		Description.		74	
LOCATION.7 ถนน ปทุมธานี - ลาดหลุมแก้ว ตำบล บางปรอก อำเภอ ปทุมธานี 12000	ELECTRICAL ENGINEER.สุทธิพันธ์ ปานคำ 3ก.160852				Date.			
OWNER.โรงพยาบาลปทุมธานี	SANITARY ENGINEER.							


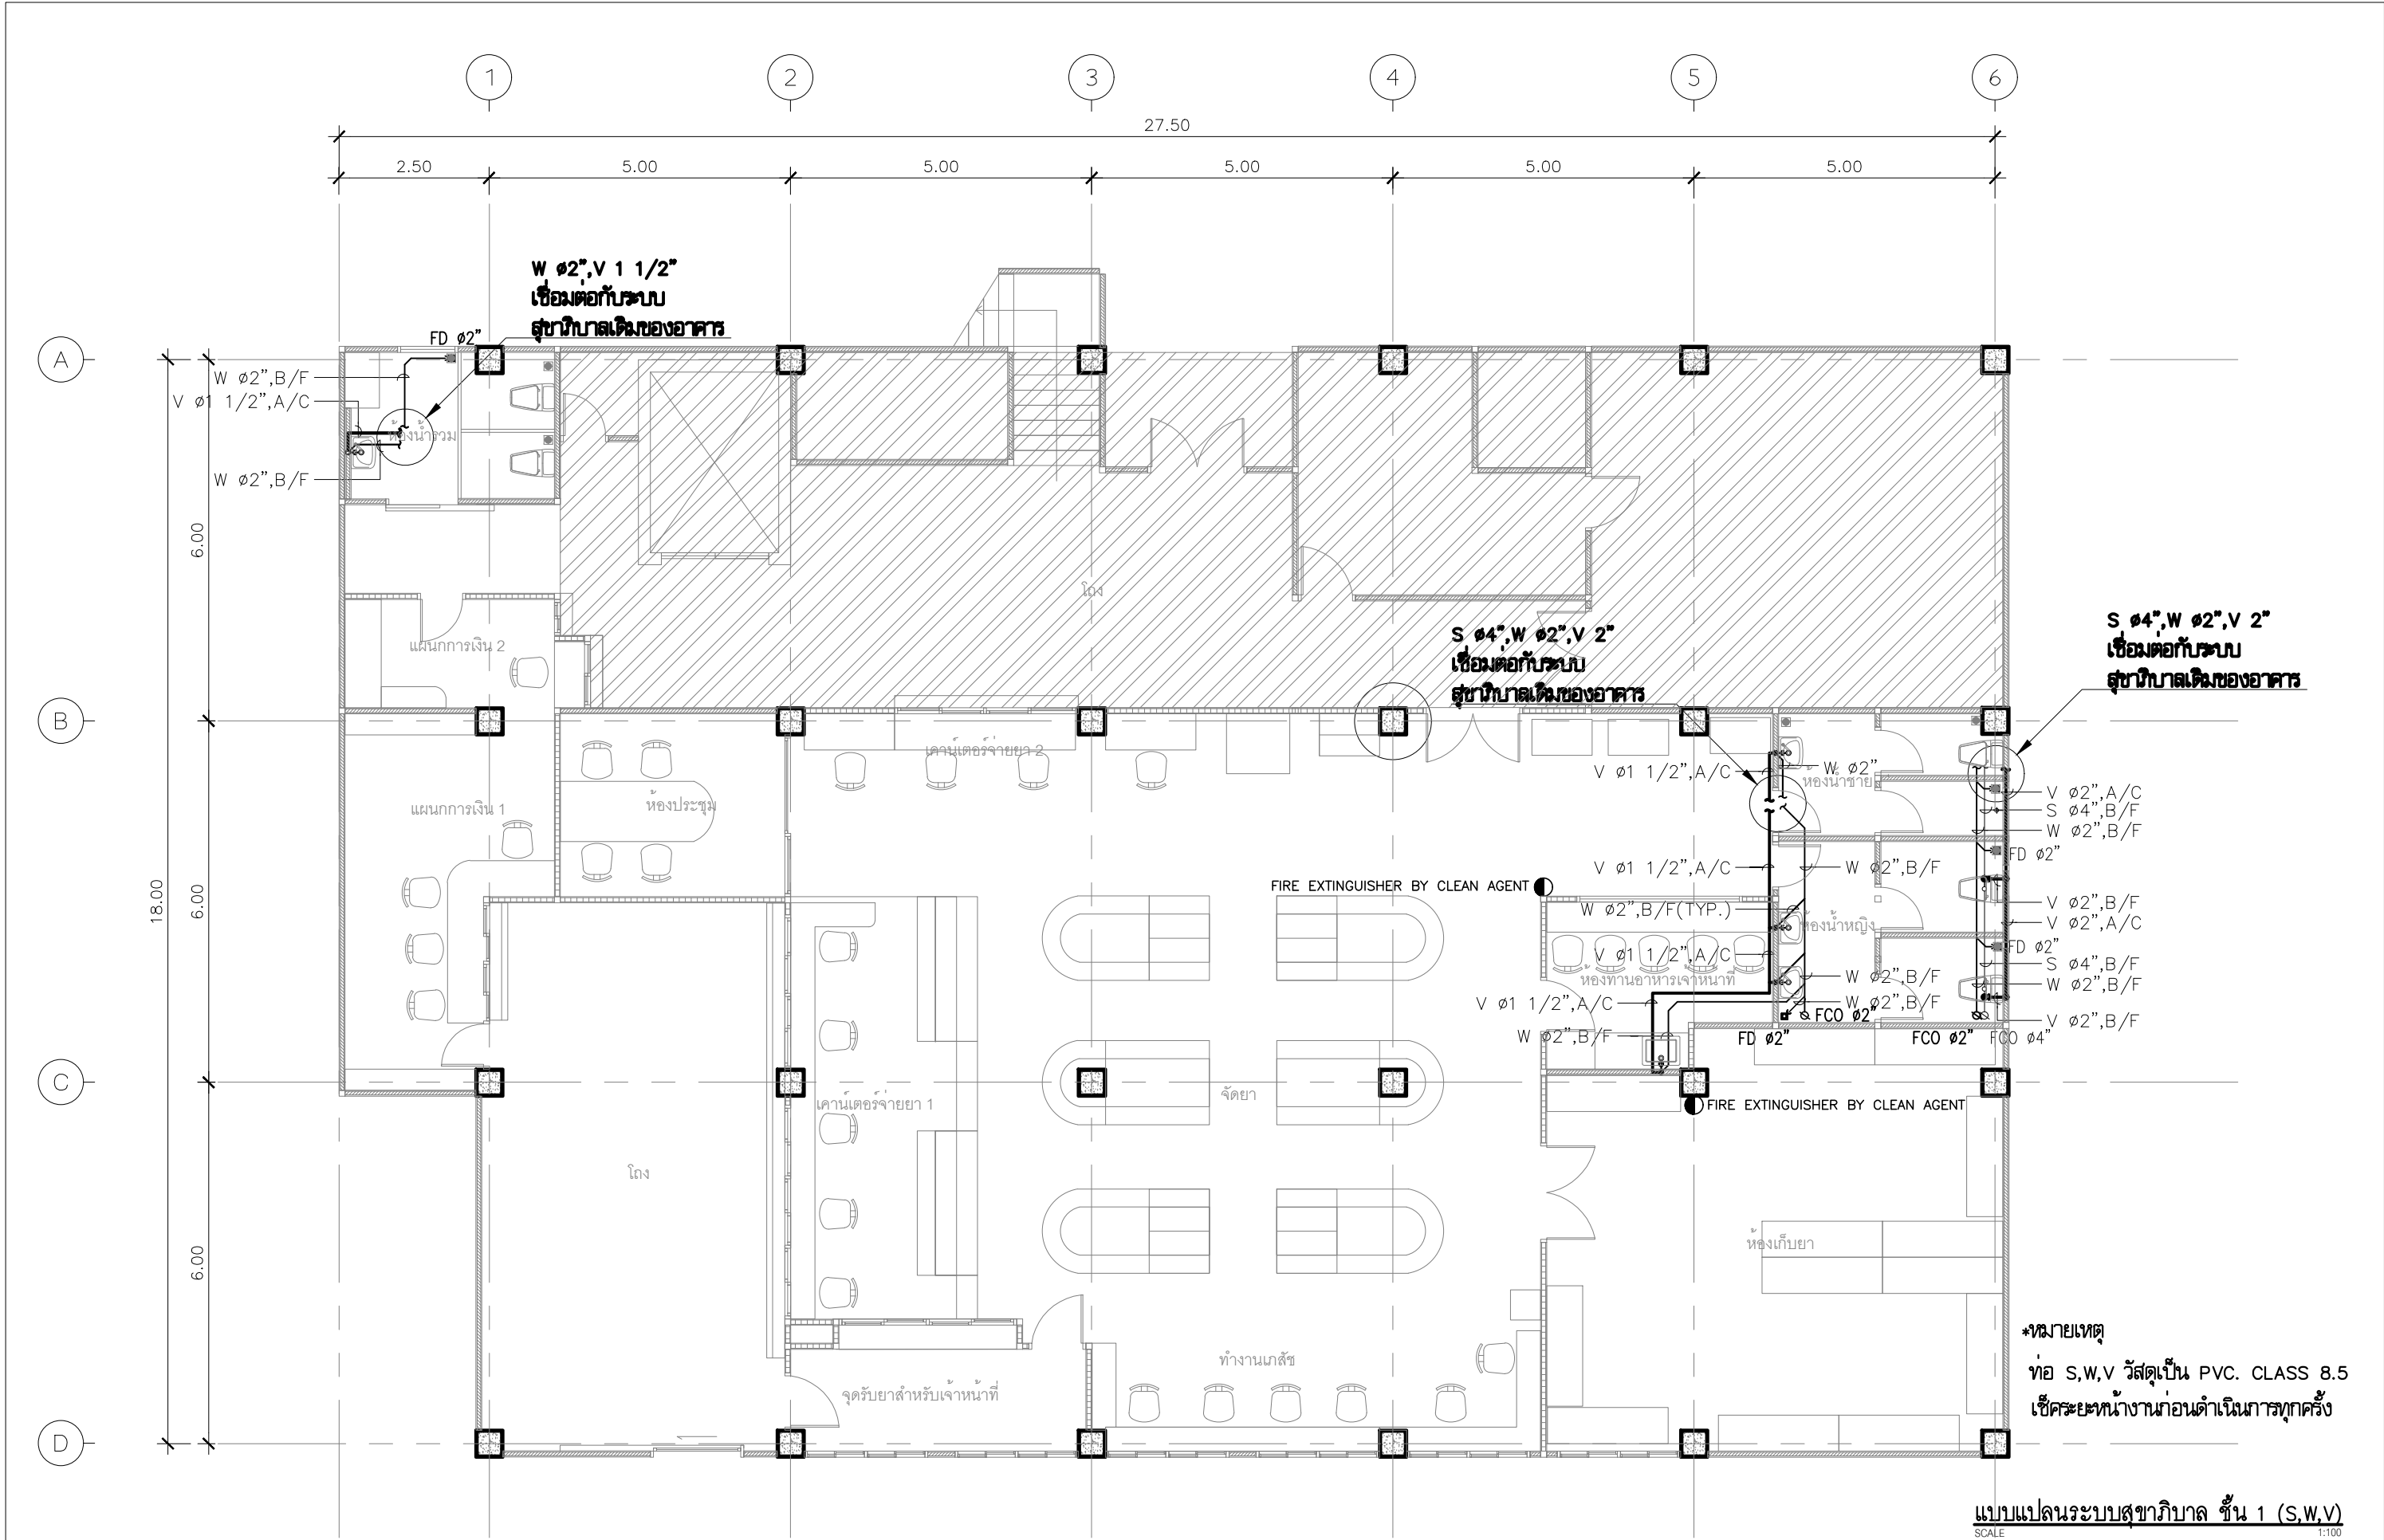


แบบแปลนระบบสุขาภิบาล ชั้น 1 (S,W,V)
SCALE 1:100


	PROJECT.	ปรับปรุงห้องจ่ายยาผู้ป่วยในและคลังน้ำเกลือ บริเวณชั้น ๑ อาคารเภสัชกรรม		ARCHITECT.	ทศิษ สุทธิกุล	ภ-สถ 17101		DRAWING TITLE.	แบบแปลนระบบสุขาภิบาล ชั้น 1 (S,W,V)		GENERAL NOTES:	DO NOT SCALE THIS DRAWING. USE FIGURED DIMENSIONS ONLY. ห้ามใช้แบบแปลนนี้เพื่อพิมพ์แบบก่อสร้าง		SCALE. 1:125																		
	LOCATION.	7 ถนน ปทุมธานี - ลาดหลุมแก้ว ตำบล บางปรอก อำเภอ เมืองปทุมธานี ปทุมธานี 12000		INTERIOR.				STRUCTURAL ENGINEER.		DRAW BY.		REVISION.	<table><tr><th>No.</th><th>Description.</th><th>Date.</th></tr><tr><td> </td><td> </td><td> </td></tr><tr><td> </td><td> </td><td> </td></tr><tr><td> </td><td> </td><td> </td></tr><tr><td> </td><td> </td><td> </td></tr></table>	No.	Description.	Date.													<table><tr><td>DRAWING NO.</td><td>DRAWING SHEET.</td></tr><tr><td>SN-03</td><td>77</td></tr></table>	DRAWING NO.	DRAWING SHEET.	SN-03
	No.	Description.	Date.																													
DRAWING NO.	DRAWING SHEET.																															
SN-03	77																															
OWNER.	โรงพยาบาลปทุมธานี		MECHANICAL ENGINEER.	นิพนธ์ สายบัวงาม	ภก.32442		APPROVE BY.		DATE.	06 / 06 / 2566																						
			ELECTRICAL ENGINEER.	สุทธิพันธ์ ปานดำ	ภพด.60852																											
			SANITARY ENGINEER.																													

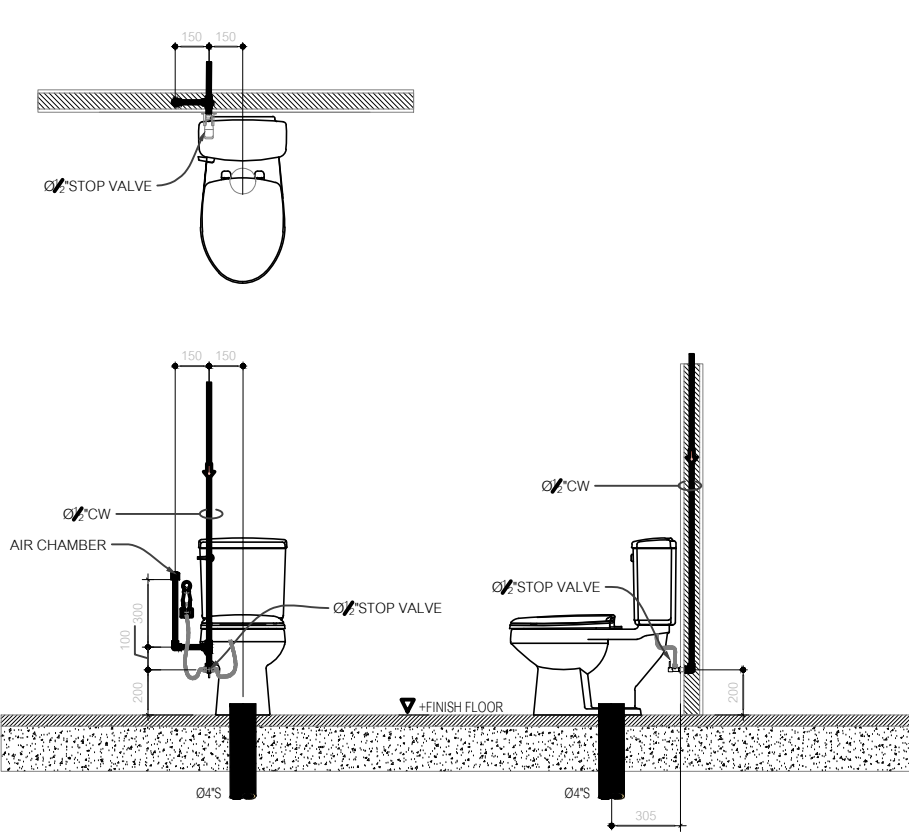

แบบขยายการติดตั้งส่วนถัง FLUSH TANK

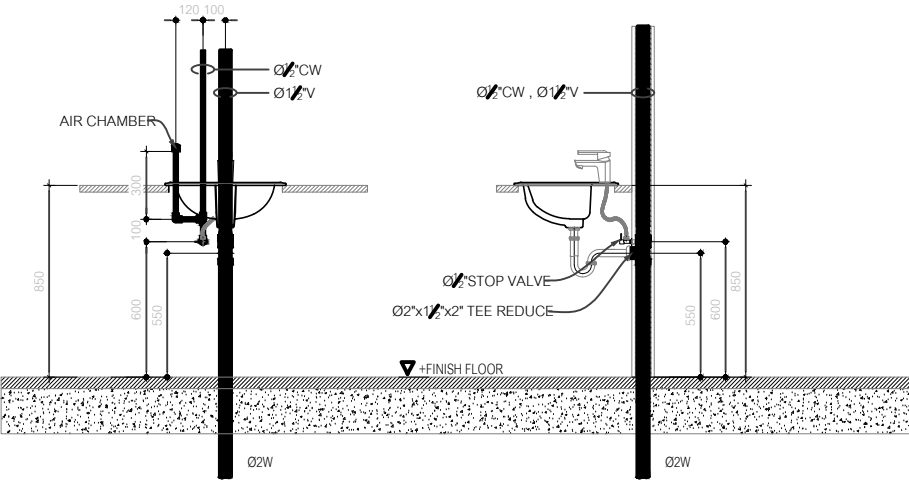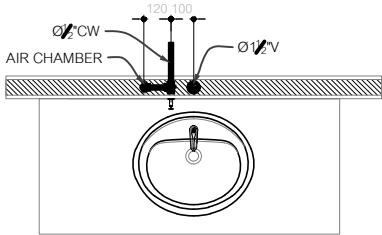

แบบขยายการติดตั้งอ่างล้างมือฝักบนเคาน์เตอร์ ก๊อกเดียวก้านโยก

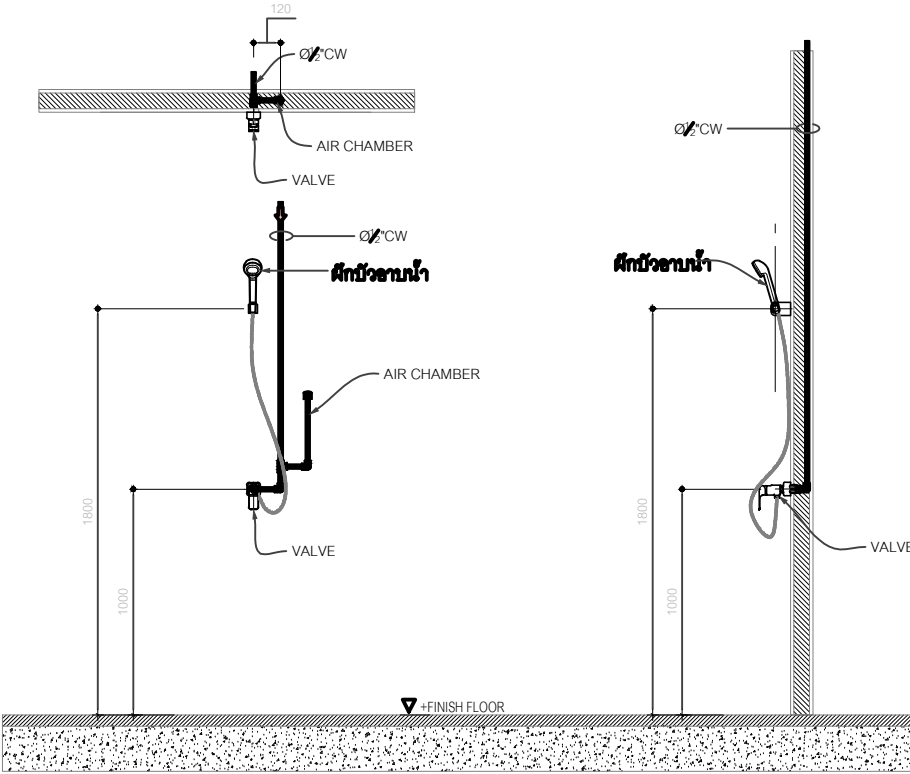

แบบขยายการติดตั้งฝักบัวอาบน้ำ

รายละเอียดประกอบารติดตั้ง 1
SCALE NTS

PROJECT.	ปรับปรุงห้องจ่ายยาผู้ป่วยในและคณาลงน้ำกลลือ บริเวณชั้น ๑ อาคารเภสัชกรรม
LOCATION.	7 ถนน ปทุมธานี - ลาดหลุมแก้ว ตำบล บางปรอก อำเภอ ปทุมธานี 12000
OWNER.	โรงพยาบาลปทุมธานี

ARCHITECT.	พิสิษ สุทธกุล	ภ-สถ 17101	
INTERIOR.			
STRUCTURAL ENGINEER.			
MECHANICAL ENGINEER.	นิพนธ์ สายบัวจวม	ภก.32442	กัทธ สำนวณ
ELECTRICAL ENGINEER.	สุทธพันธ์ ปานดำ	ภท160852	
SANITARY ENGINEER.			

DRAWING TITLE.	รายละเอียดประกอบารติดตั้ง 1
DRAW BY.	
APPROVE BY.	
DATE.	06 / 06 / 2566

GENERAL NOTES:	DO NOT SCALE THIS DRAWING. USE FIGURED DIMENSIONS ONLY. อย่าวัดขนาดจากภาพ ใช้ตัวเลขระบุขนาด														
REVISION.	<table><tr><th>No.</th><th>Description.</th><th>Date.</th></tr><tr><td> </td><td> </td><td> </td></tr><tr><td> </td><td> </td><td> </td></tr><tr><td> </td><td> </td><td> </td></tr></table>			No.	Description.	Date.									
No.	Description.	Date.													

SCALE.	NTS
DRAWING NO.	SN-04
DRAWING SHEET.	78